



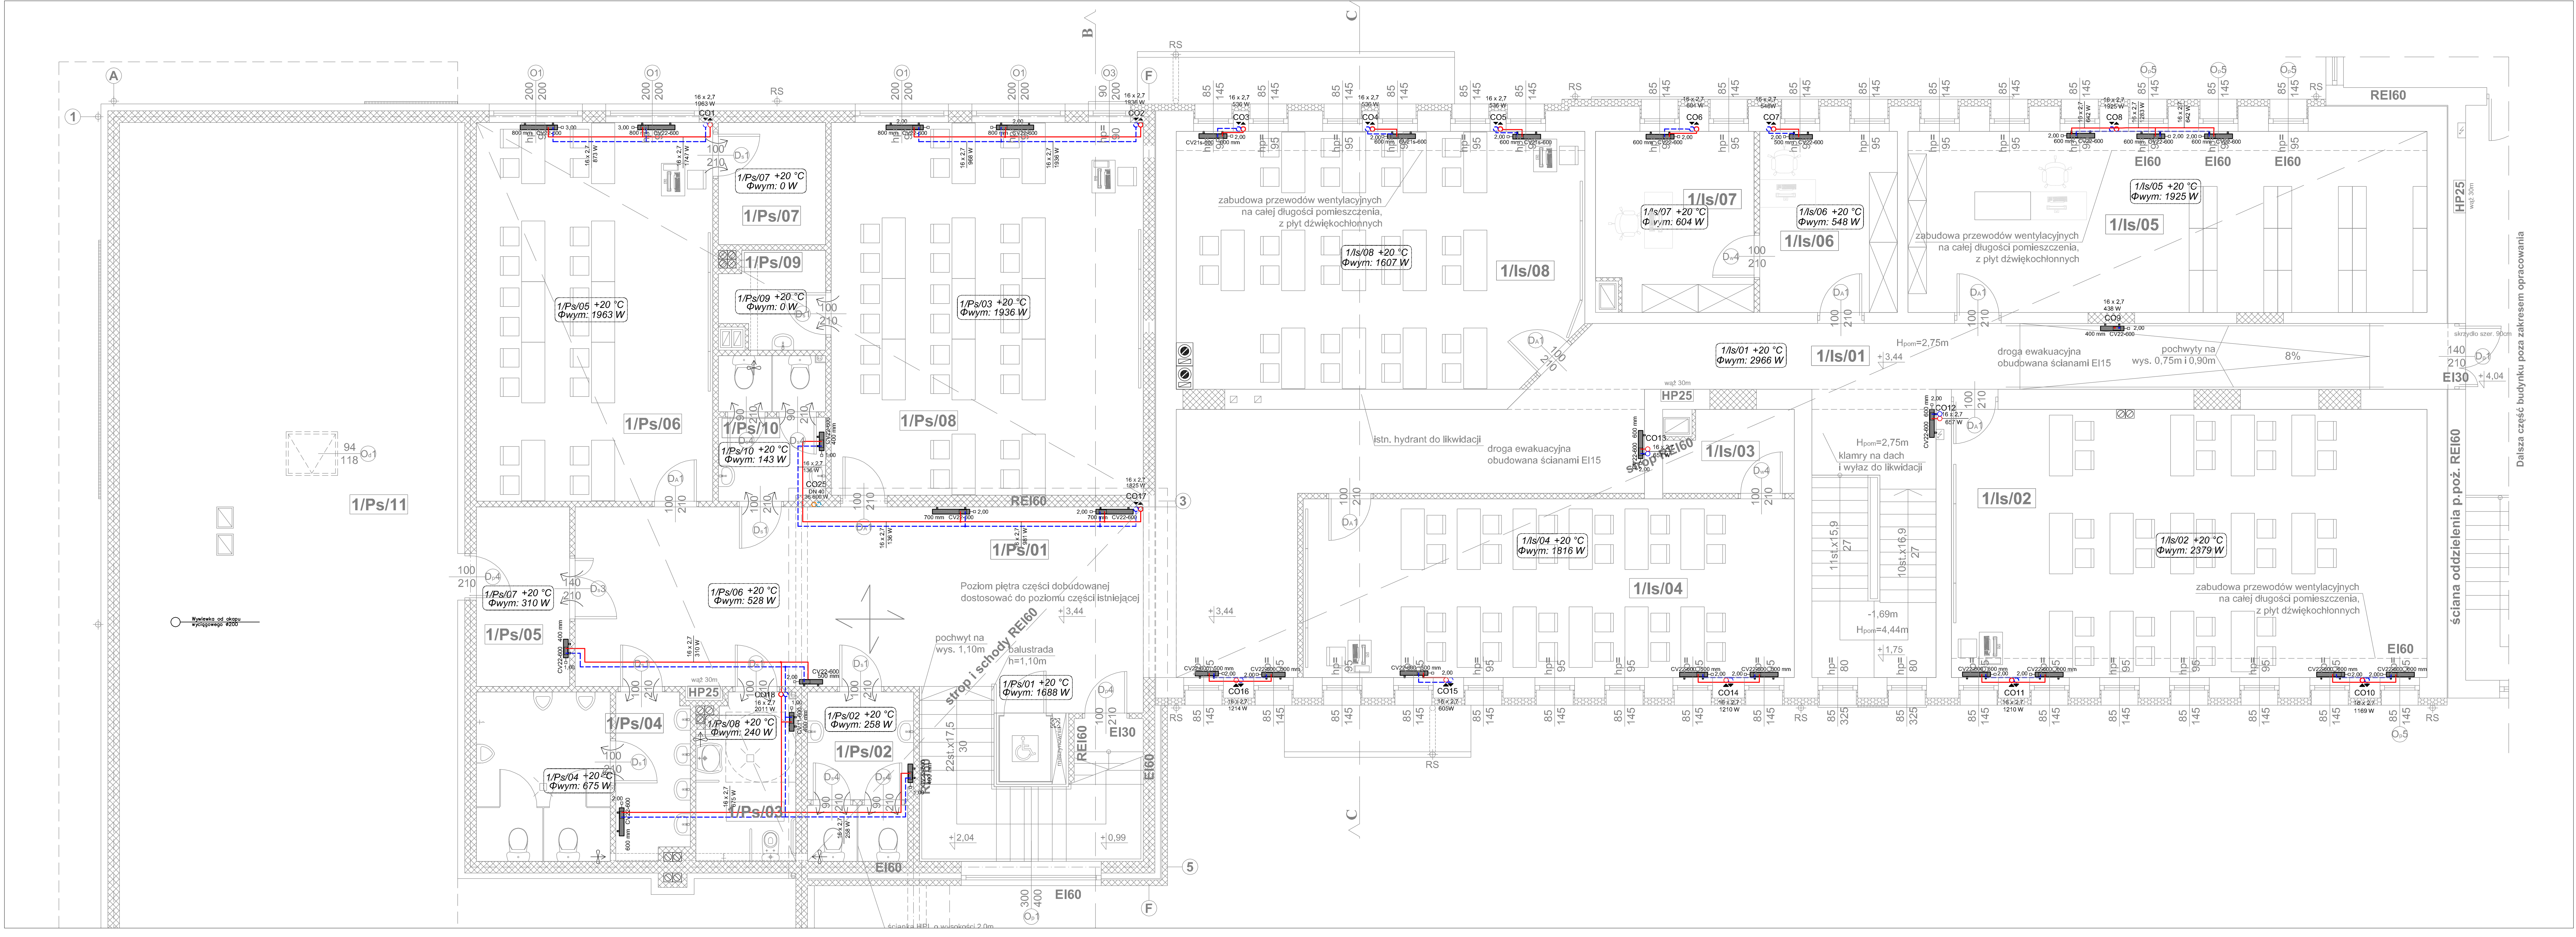

ZAKRES RYSUNKU

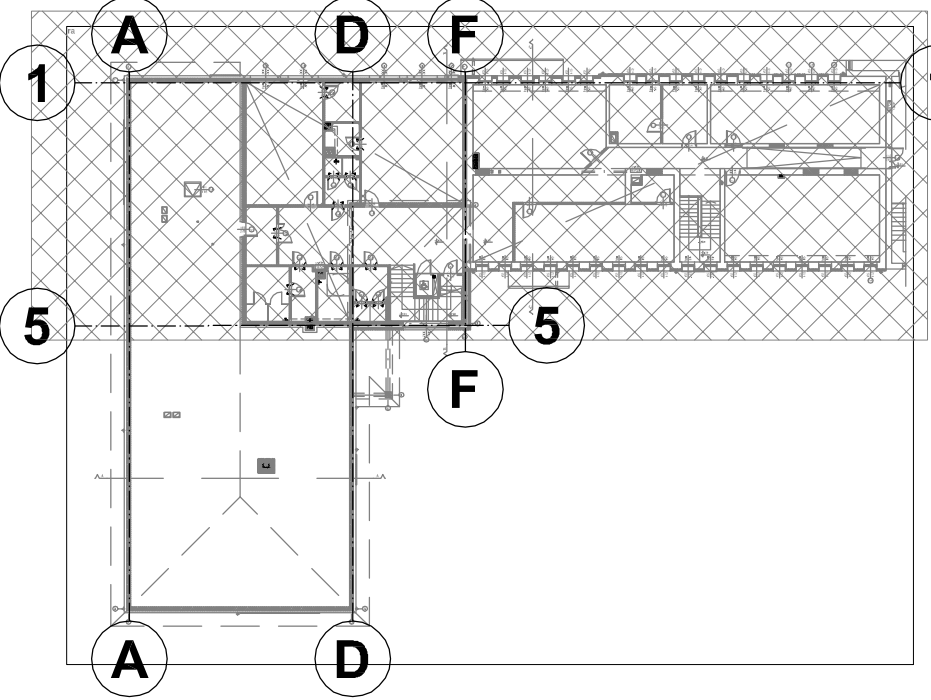

OZNACZENIA

- Projektowana instalacja CO prowadzona w posadzce lub w listwie ściennej wykonana w technologii rur PP-R o połączeniach grzewczych
- CV22-600 Oznaczenie grzejnika
- 2,00 Wielkość nastawy grzejnika
- CO1 Oznaczenie pionów instalacji CO

Jednostka projektowa:	Benita:	Stadium:
WW PROJEKT Wojciech Wolnicki ul. Próchnika 3/28; 97-300 Piotrków Tryb.	SANITARNIA	PW

Obiekt budowlany: **PROJEKT BUDOWLANY ZAMIENNY**
Rozbudowa i przebudowa budynku szkoły podstawowej (Szkoła Podstawowa im. Kornela Makuszyńskiego)

Instalacje: **PROJEKT ZAMIENNY**
INSTALACJI SANITARNYCH

Lokalizacja:	Inwestor:
obwód 11 KOWIESY, gm. Kowiesy działki nr ew. gr. 110/38, 110/39, 111/5, 111/4, 112/13, 112/15, 112/9, 110/49	Gmina Kowiesy z siedzibą: Kowiesy 85, 96-111 Kowiesy

Projektant:	Podpis:
mgr inż. Wojciech Wolnicki nr upr. LOD/2036/PWOS/12	
Asystent projektanta:	Podpis:
mgr inż. Edyta Śmiakowska	
Sprawdzający:	Podpis:
mgr inż. Bogdan Adamus nr upr. LOD/2035/PWOS/12	

Tytuł rys.: **RZUT PIĘTRA CZ. 1**
INSTALACJA CENTRALNEGO OGRZEWANIA

Utworzony: 12.2015. Zmiany: 04.2017. Skala: 1:50