



ZAKRES RYSUNKU

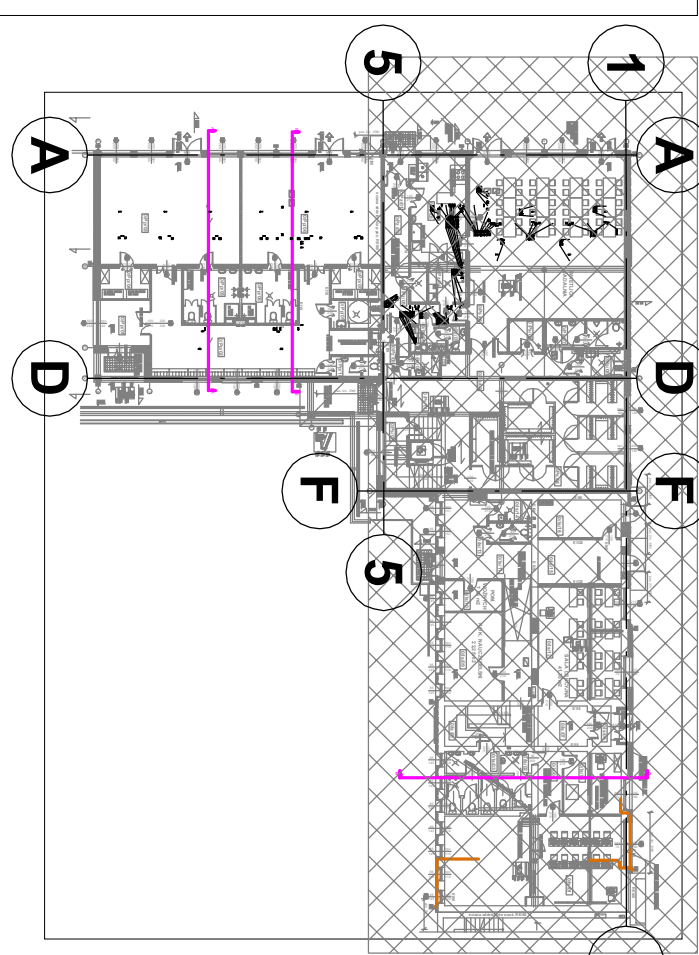

OZNACZENIA:

- Kanał nawiewny system N1
- Kanał wylotowy system W1
- Kanał nawiewny system N2
- Kanał nawiewny system W2
- Kanał nawiewny system N3
- Kanał nawiewny system N3
- Proj. klippa p.poż. EIS 120

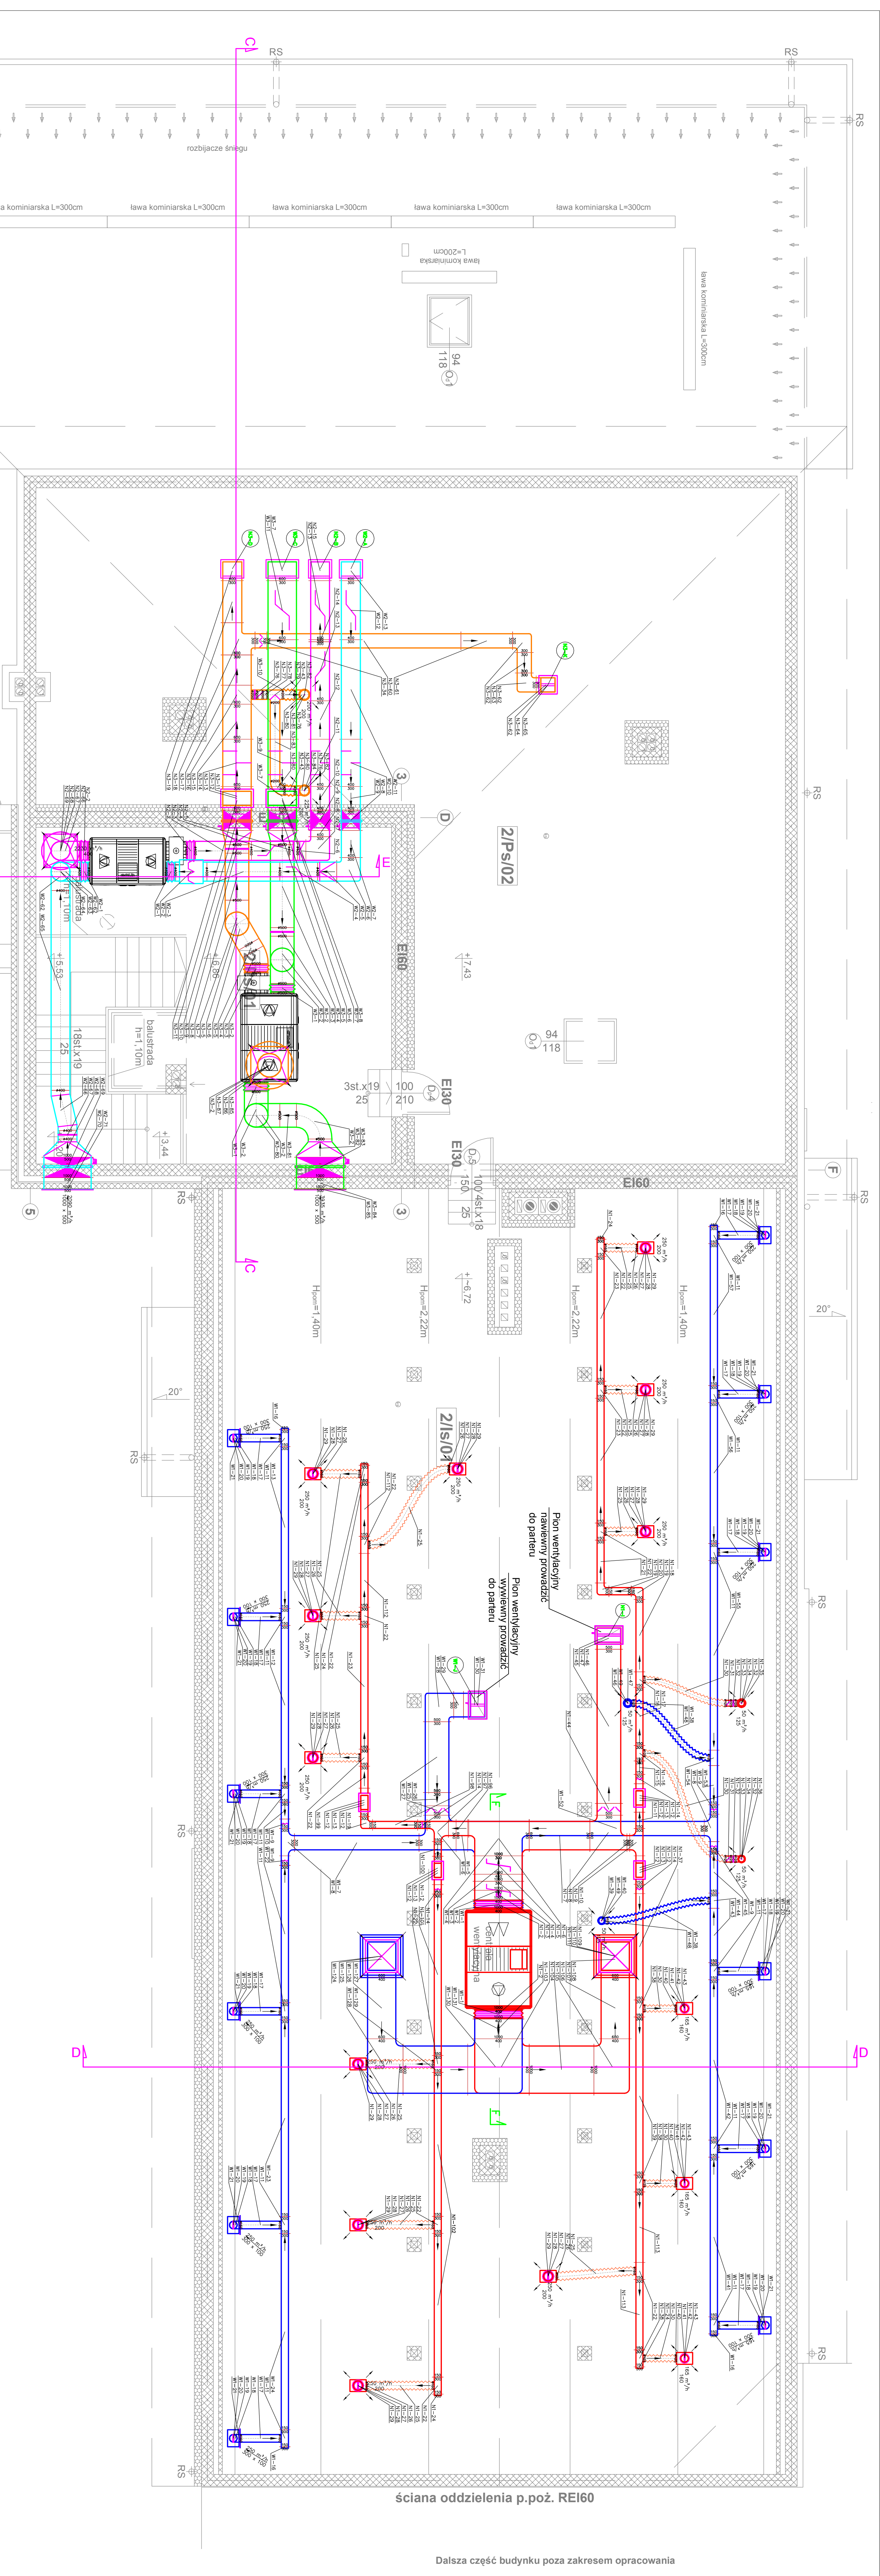

Dalsza część budynku poza zakresem opracowania

ściana oddzielenia p.poż. REI60

Założenie projektu:			Wykonanie projektu:
WW PROJEKT Wojciech Woniński ul. Pochimka 328-97-300 Piotrków Tryb.			SAINTARNA PW
Projektant:			
mgr inż. Wojciech Woniński nr upraw. LOD20356/PWOŚ12			Projektant
mgr inż. Eryka Szulcowa nr upraw. LOD20356/PWOŚ12			Projektant
mgr inż. Bogdan Adamus nr upraw. LOD20356/PWOŚ12			Projektant
mgr inż. Kornelia Maksużyńskiego (Skłosa Podstawowa Im. Kornelia Maksużyńskiego)			Projektant
Projektant:			
obrzeb 11 KOWIESY, gm. Kowiesy działki nr ew. gr. 110/28, 110/38, 111/5, 111/4, 112/13, 112/15, 112/8, 110/49			Gmina Kowiesy z siedzibą: Kowiesy 85-96-111 Kowiesy
Projektant:			
RZUT PODDASZA CZ. 1 INSTALACJA WENTYLACJI MECHANICZNEJ			17
Data: 12.2015			Skala: 1:50