

MAPA SYTUACYJNO - WYSOKOŚCIOWA
Skala 1 : 1000

Województwo: łódzkie
Powiat: skierniewicki
Gmina: Kowiesy
Objekt: Lisna, dz. nr 126, 130, 200 – drogi

Mapa niniejsza może służyć do celów projektowych.

Przedstawiona sytuacja w zakresie opracowania oznaczonym kolorem czarnym jest zgodna ze stanem faktycznym na gruncie na wzniesień 2010 r.

Nie wykazuje się istnienia w terenie innych nie wykazanych na niniejszej mapie urządzeń podziemnych, które nie były zgłoszone do inwentaryzacji, lub, o których brak jest informacji w instytucjach branżowych.

Wykazane na niniejszej mapie granice zostały wykonane według danych ewidencyjnych. Granice prawne nigdy nie były ustalone. W wyniku postępowania rozgraniczeniowego granice i powierzchnia nieruchomości może ulec zmianie.

Skierowanie dn. 15.10.2010 r.
WYKONAWCA:

inż. Bartłomiej Kozłowski
inż. inżynier architekt
ul. 15.10.2010 r.
tel. 91-420-1541
NIP 556-103-02-03 REGON 14267216
upr. MOPB nr 8847


GEODETA UPRAWNIONY
inż. Ireneusz Wąlikowski-Walikiewicz
upr. MOPB nr 8847

STAROSTWO POWIATOWE
w Skierniewicach
Wydział Geodezji, Katastru i Gospodarki
Nieruchomościami
W obszarze oznaczonym limit, Ciepłota
dokonano aktualizacji treści mapy zasadniczej.
Dokumenty z pomiaru uzupełniającego przetrzymano do
zasobu powiatowego w dniu 20.10.2010 r.
I zaewidencjonowano go w nr 926-2212010/1.
Niniejsza mapa może służyć do celów projektowych.
Projektowana obiekty wydane przez geodęzię na
budowę podlegają wydaniu przez geodęzię
przez jednostki uprawnione do wykonywania przez geodęzię
Skierniewice, dnia 20.10.2010 r.

Z up. STAROSTY
mgr inż. J. Kozłowski
GŁÓWNY SPECJALISTA
w Wydziale Geodezji, Katastru
i Gospodarki Nieruchomościami

- Legenda:
- proj. sieć wodociągowa
 - oznaczenie proj. wodociągu
 - punkt charakterystyczny sieci
 - rzędna terenu i rz. osi wodociągu
 - hydrant ppoż. podziemny
 - proj. rura dwudzielna

W-X
113
169,18
167,48
HP20

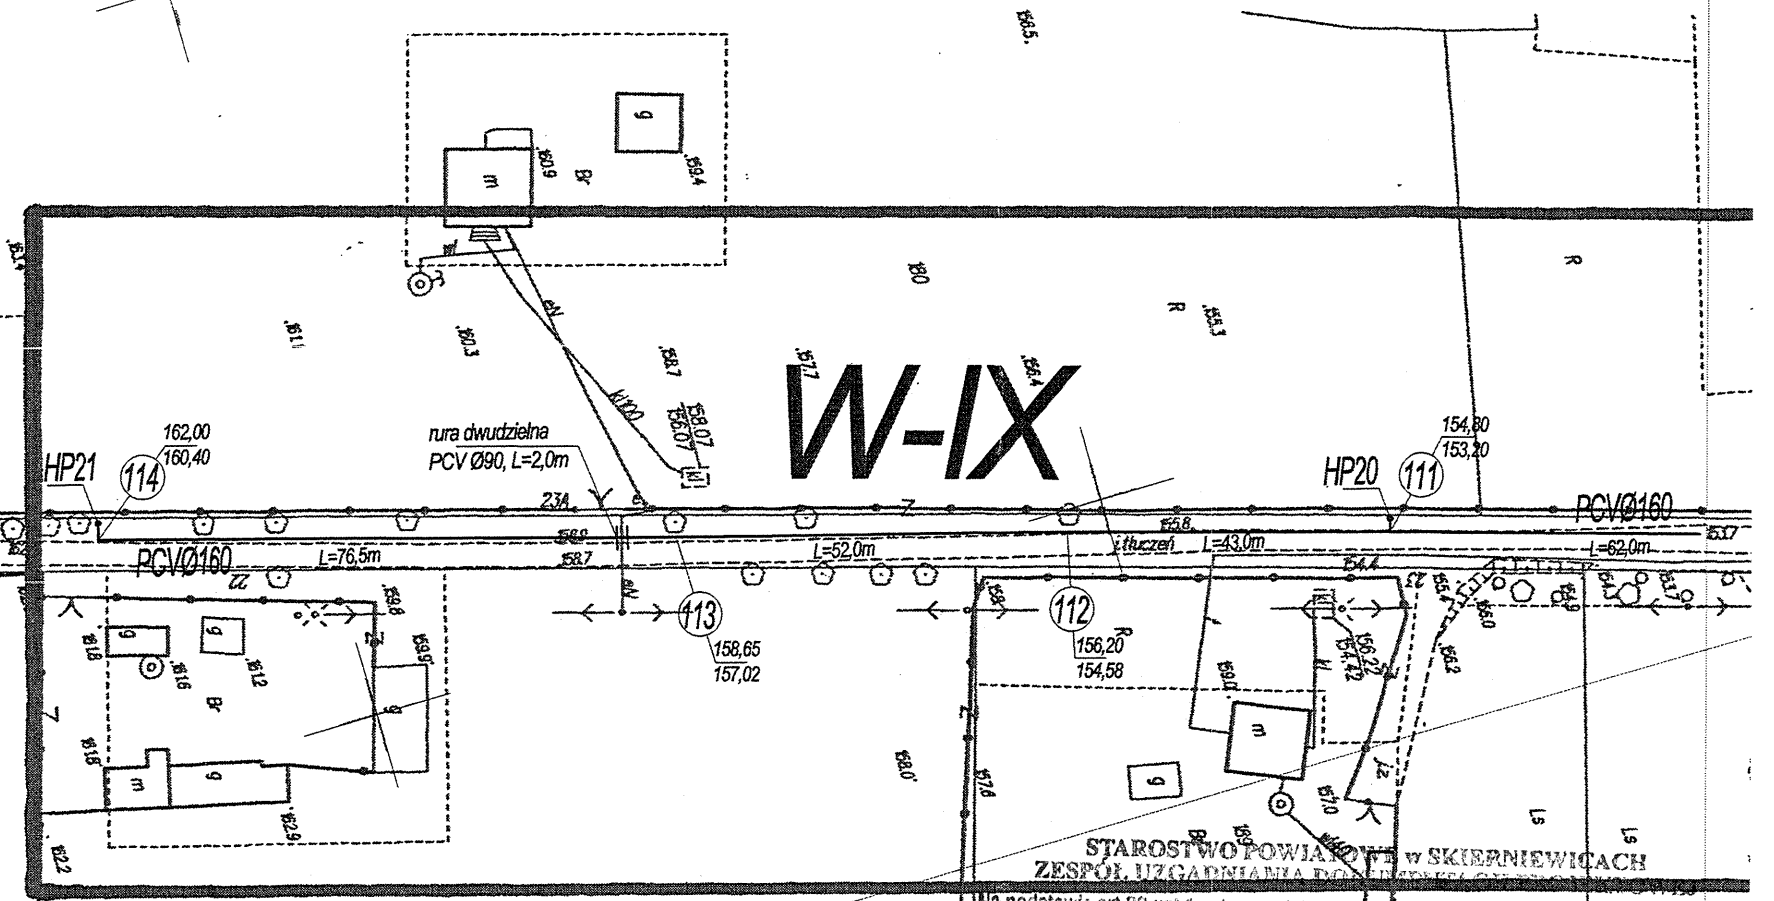

Niniejsza mapa stanowi fragment mapy w skali 1:1000
zaewidencjonowanej w PODGiK w Skierniewicach
w dniu 20.10.2010 pod numerem ewidencyjnym 926-22/2010.
mgr inż. Bartłomiej Kozłowski
Skierniewice, dn.....
upr. bud. nr LOD/1541/PWOS/10
do projektowania i kierowania robotami budowlanymi
za zgodność z oryginałem w specjalności sieci, instalacje i urządzenia sanitarne

Na podstawie art. 26 ust. 1 ustawy z dnia 17 maja 1994r. - Prawa geodety i kartografów
(Dz.U. z 2000r. nr 104, poz. 1088 i nr 120, poz. 1251) uprawniona do wystawiania projektów
i planów sytuacyjnych
mgr inż. J. Kozłowski
Uzgodniona usytuowania sieci uzbrojenia terenu i geodezyjnej inwentaryzacji
powyższej przez jednostki uprawnione do wykonywania przez geodęzię
W razie niezgodności realizacji sieci uzbrojenia terenu z uzgodnionym projektem inwestor
zobowiązany jest przekazać mapę z wytyczeniami granic powiatowych właściwych
organów administracji architektonicznej budowlanej
Uzgodnienie usytuowania projektowanych sieci uzbrojenia terenu zachowuje ważność przez
okres 3 lat od dnia wydania opinii w sprawie uzgadniania usytuowania projektowanych sieci
uzbrojenia terenu.
Uzgodnienie traci ważność w przypadku, o którym mowa w § 13 rozporządzenia Ministra
Rozwoju Regionalnego i Budownictwa z dnia 2 kwietnia 2001r. w sprawie geodezyjnej ewidencji
sieci uzbrojenia terenu oraz zespołów uzgadniania dokumentacji projektowej (Dz.U. Nr 38, poz. 435).

15-109/2012
/sygn. opinii/
Skierniewice, 20.04.2012.
Z up. STAROSTY
mgr inż. Teresa Sikora
Przewodniczący Zespołu Uzgadniania
Dokumentacji Projektowej

Zakład Projektowania i Realizacji Inwestycji			
KOMAS c.			
91-420 Łódź, ul. Północna 27/29, pok. 111 tel/fax (42)630 04 84			
Objekt: <i>Budowa sieci wodociągowej w m.: Paplin, Paplinek, Wędrogów, Lisna, Chrzczonowice, gmina Kowiesy</i>	Treść rys. :		Rodzaj proj. PB/PBW
	<i>Projekt zagospodarowania</i>		
	Upr. bud	Podpis	
Projektował: inż. J. Kozłowski	GP II 460 - 8/76		Data: 02.2012
Projektował: mgr inż. B. Kozłowski	LOD/1541/PWOS/10		Skala: 1:1000
Sprawdził: inż. H. Majewska	131/98/WŁ		Nr rys. 6