



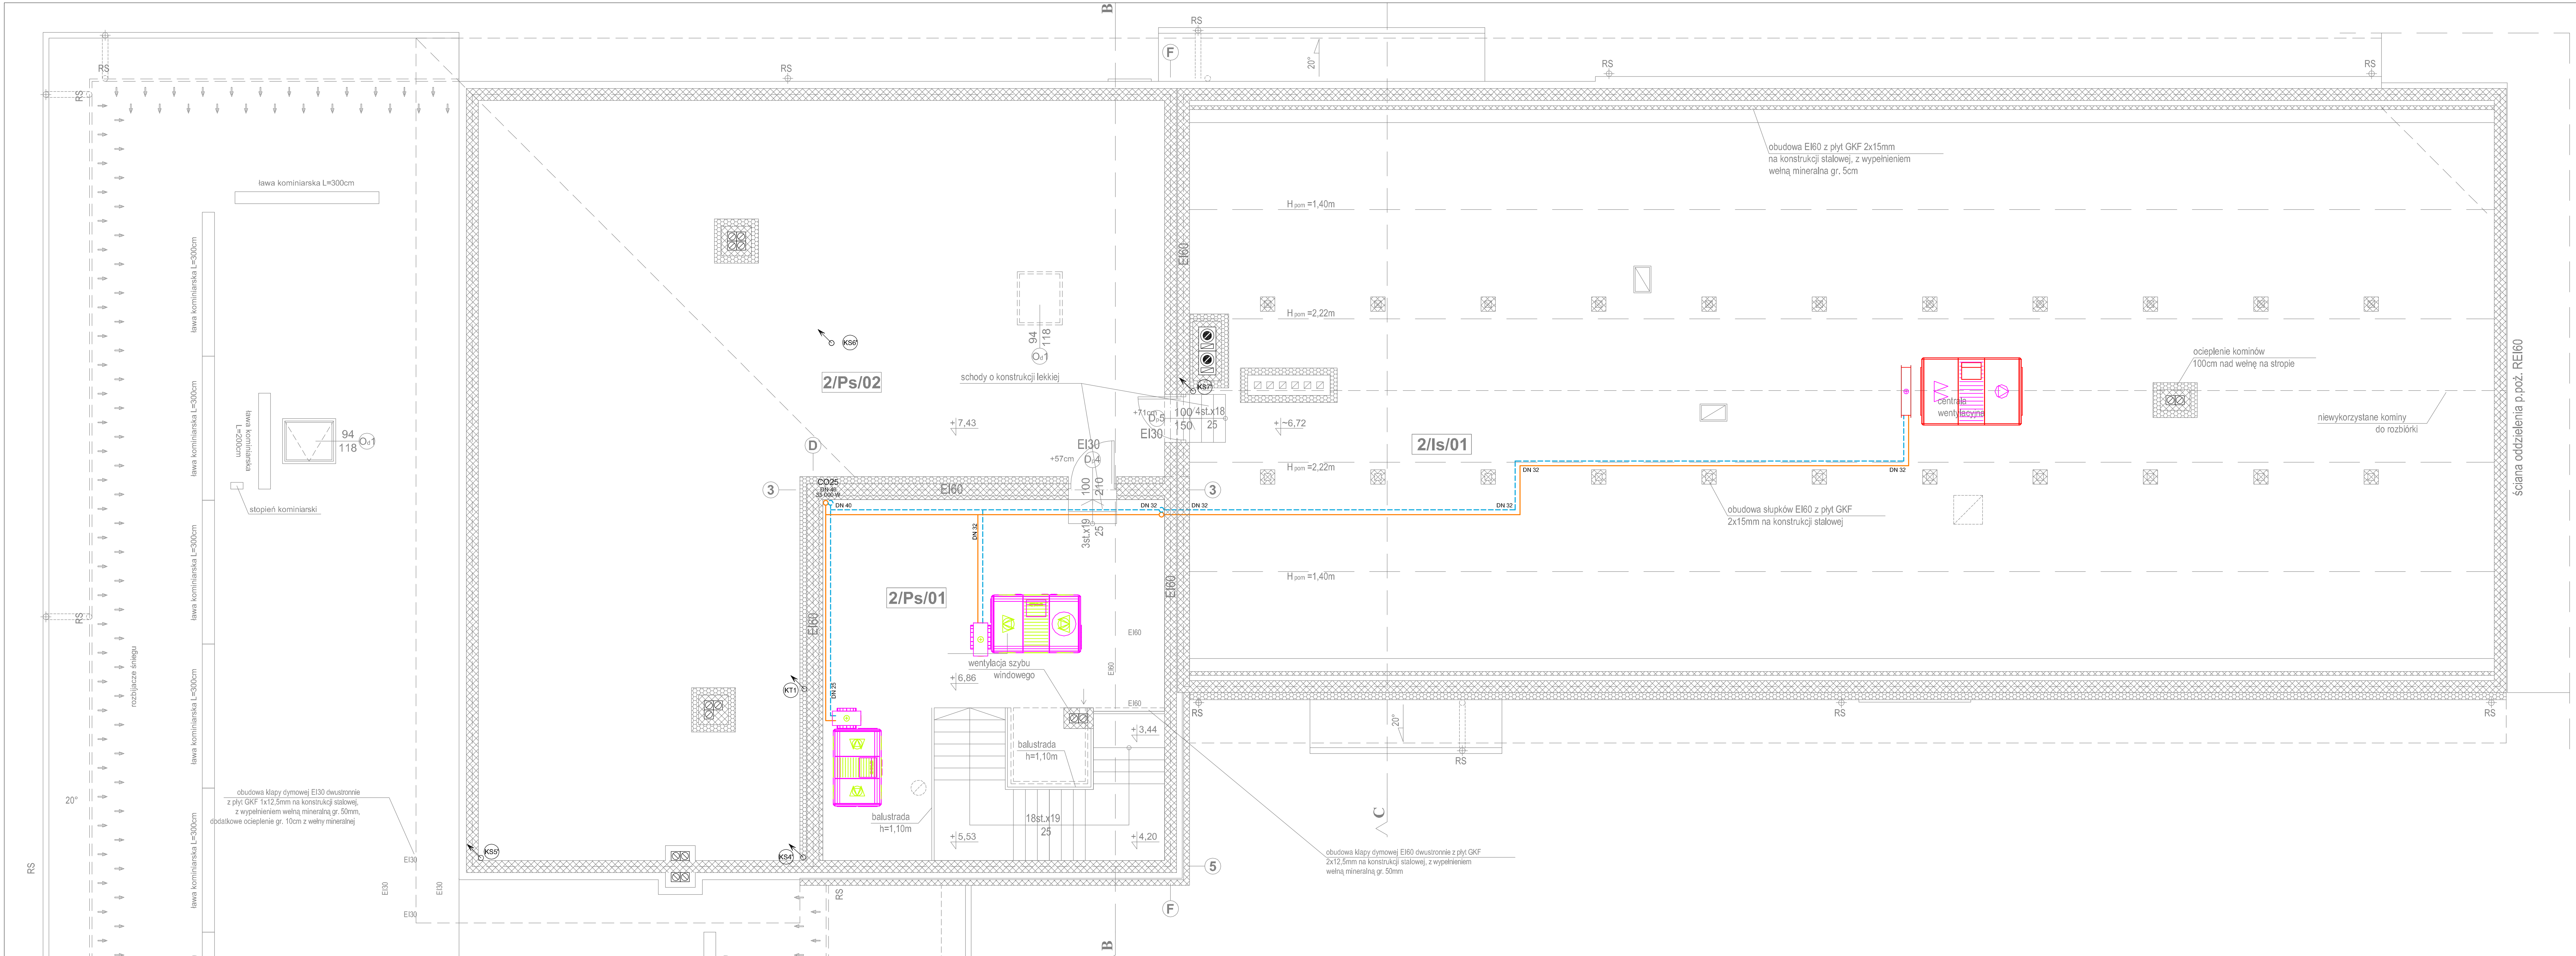

ZAKRES RYSUNKU

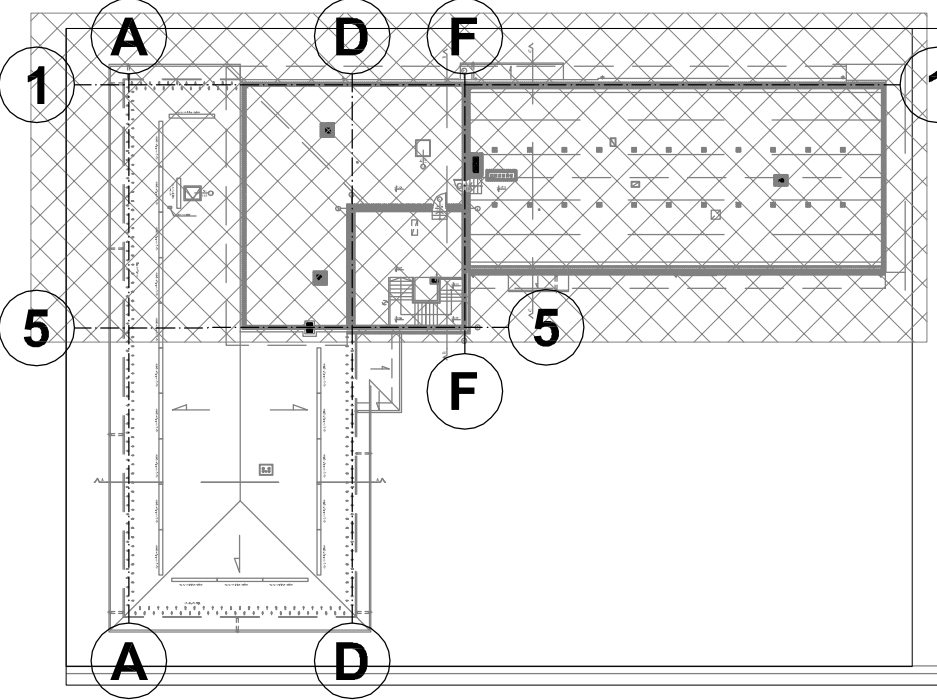

Jednostka projektowa: WW PROJEKT Wojciech Wolnicki ul. Próchnika 3/28; 97-300 Piotrków Tryb.		Strona: SANITARNIA	Stadium: PW
Opis budowlany: PROJEKT BUDOWLANY ZAMIENNY Rozbudowa i przebudowa budynku szkoły podstawowej (Szkoła Podstawowa im. Kornela Makuszyńskiego)			
Instalacje: PROJEKT ZAMIENNY INSTALACJI SANITARNYCH			
Lokalizacja: obwód 11 KOWIESY, gm. Kowiesy działki nr ew. gr. 110/38, 110/39, 111/5, 111/4, 112/13, 112/15, 112/9, 110/49	Inwestor: Gmina Kowiesy z siedzibą: Kowiesy 85, 96-111 Kowiesy		
Projektant: mgr inż. Wojciech Wolnicki nr upr. LOD/2036/PWOS/12	Podpis:		
Asystent projektanta: mgr inż. Edyta Śmiłkowska	Podpis:		
Opis budowlany: mgr inż. Bogdan Adamus nr upr. LOD/2035/PWOS/12	Podpis:		
Tytuł rys.: RZUT PIĘTRA CZ. 1 INSTALACJA CENTRALNEGO OGRZEWANIA ZASILANIE NAGRZEWNIC			Rysunek nr: 13
Utworzony: 12.2015.	Zmiany: 04.2017.	Skala: 1:50	