


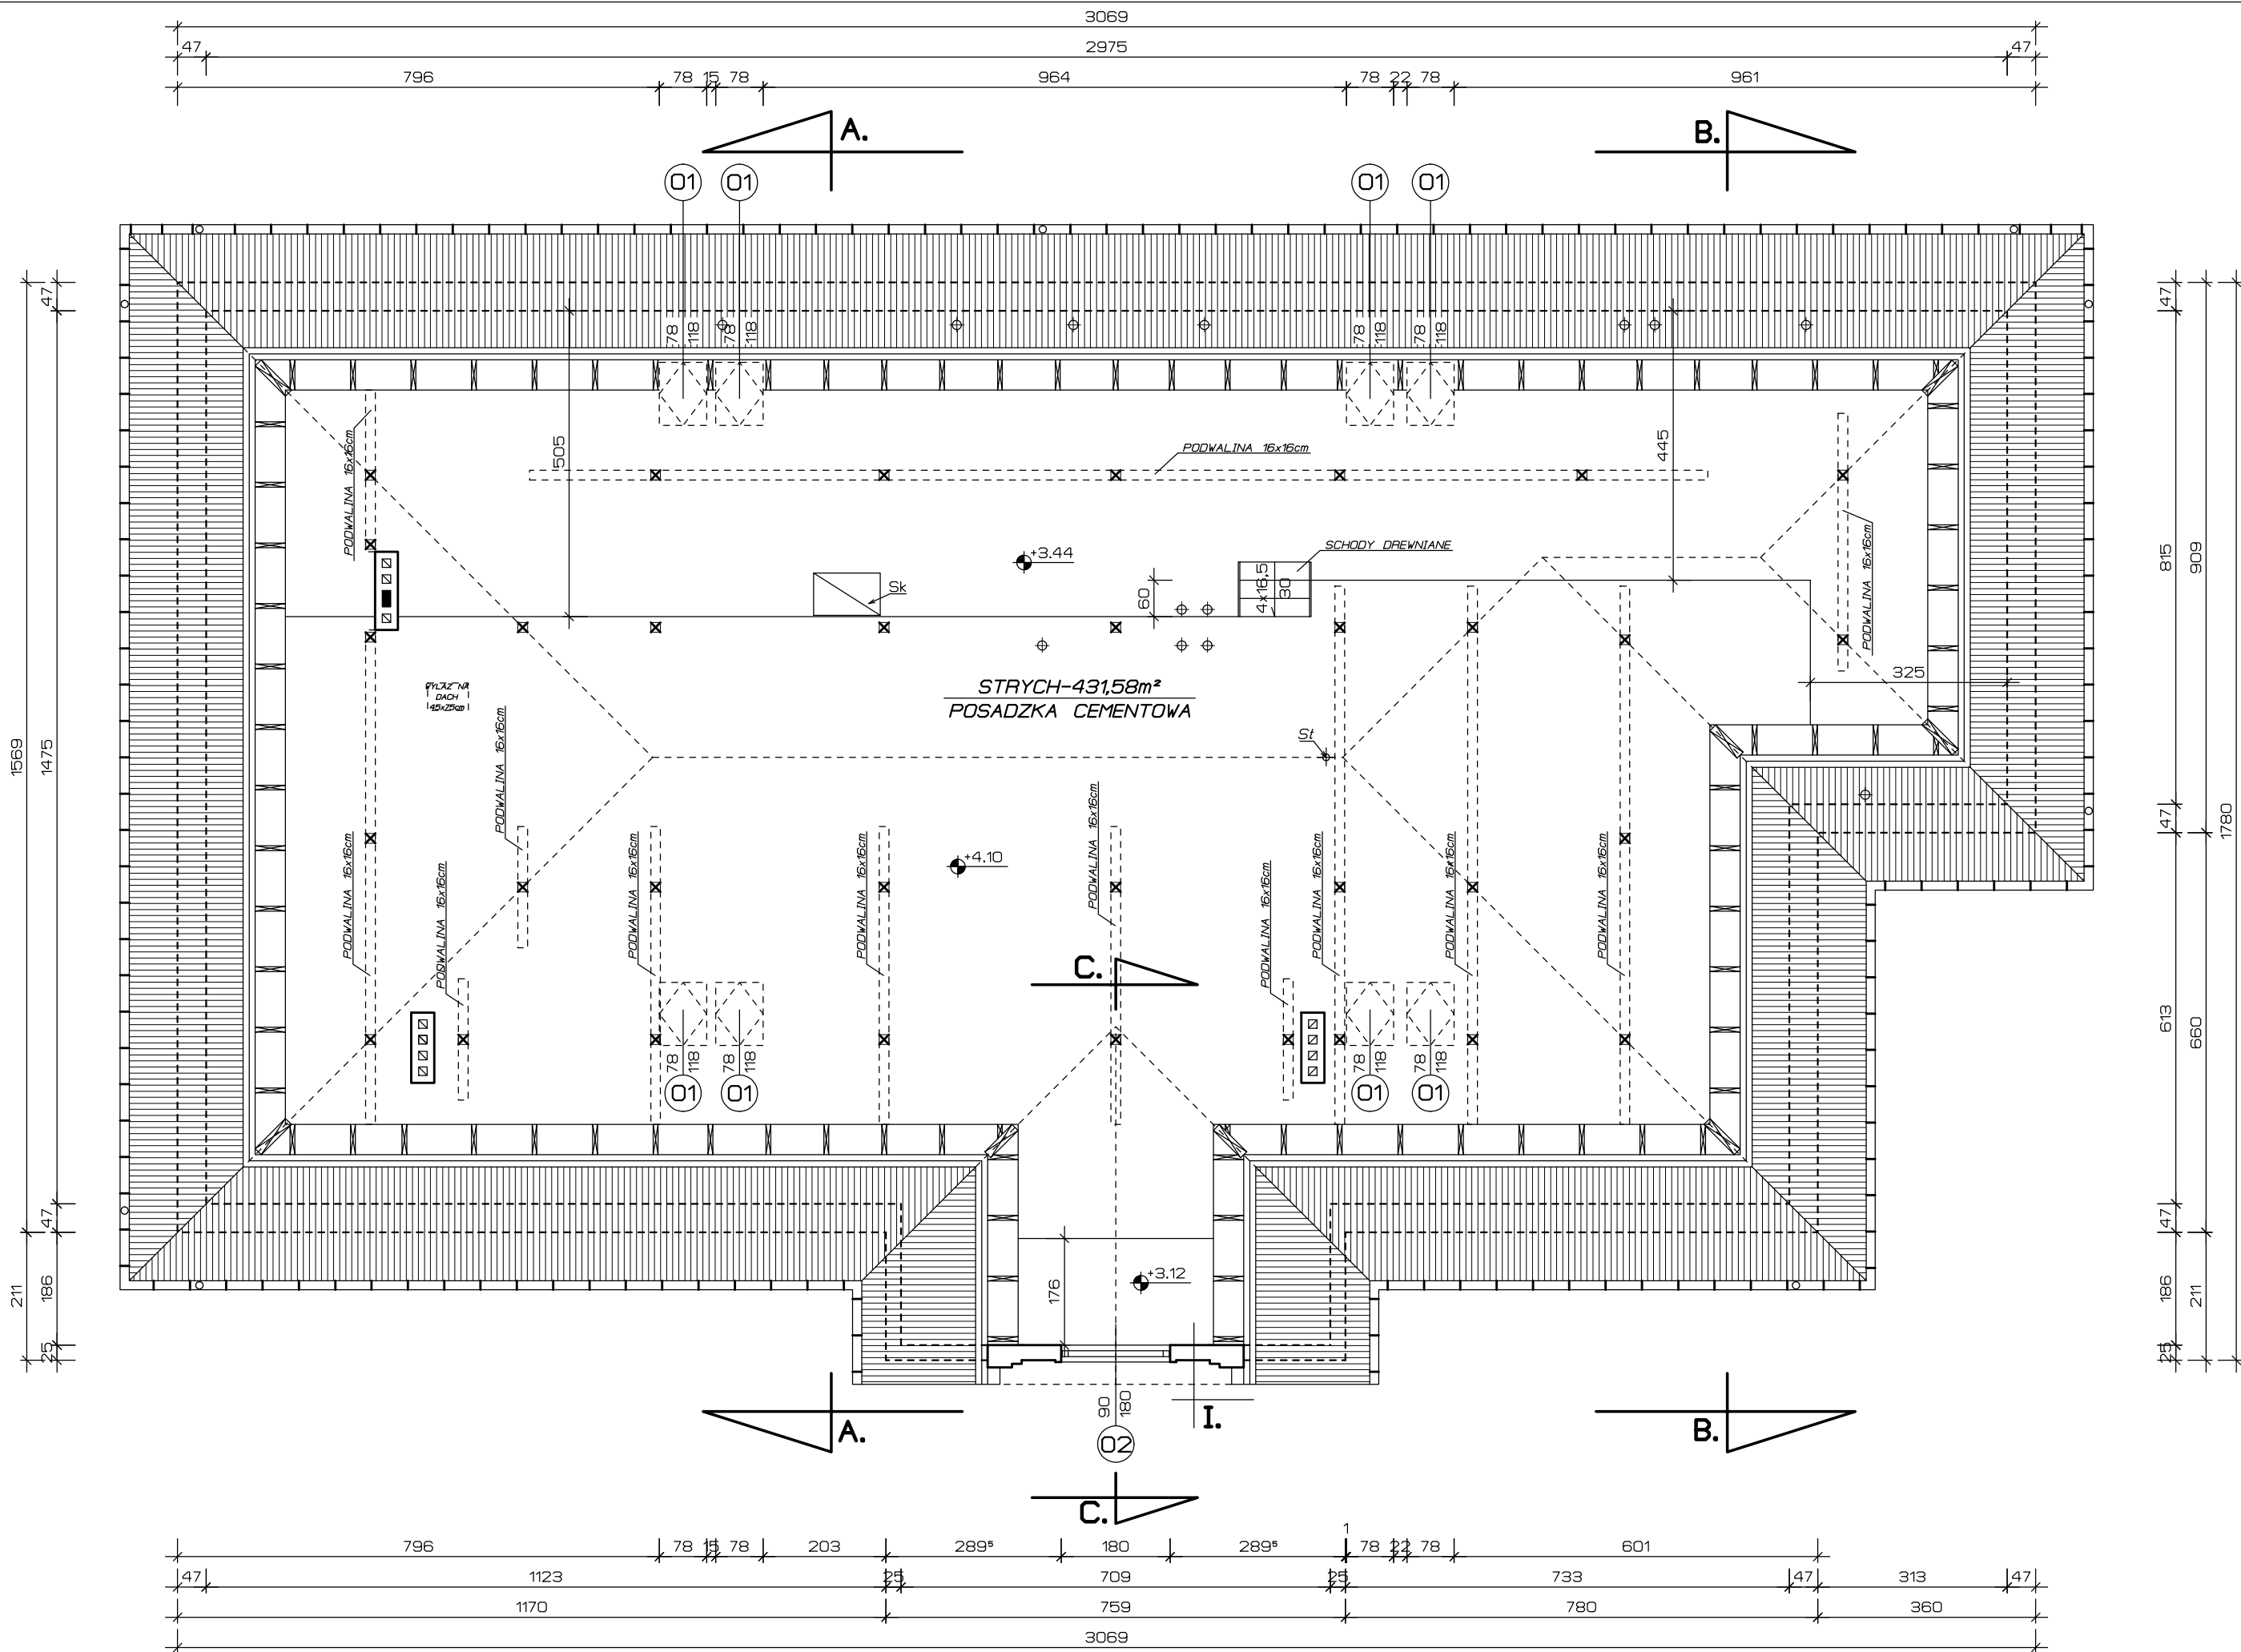

I.
SCIANA GRUB.-25cm
Z CEGLY CERAMICZNEJ PEŁNEJ KL-15
NA ZAPRAWIE CEM-WAP. Rz-3.0.

→Φ - WENTYLACJA WYWIEWNA ø15cm (JELWENT 150/225)

Sk - SCHODY SKŁADANE OCIEPLANE NA STRYCH
70x110cm
St - RURA STAŁOWA BEZ SZWU ø114,3mm gr.4mm
h=5,00m, ZAKOTWIONA DOŁEM W WIENCU ŻELBETOWYM,
GÓRĄ DO KONSTRUKCJI DACHU SŁUŻĄCA
DO ZAMOCOWANIA SYRENY ALARMOWEJ DLA OSP.

✕ - SLUP DREWNIANY 16x16cm

UWAGA
KANALY WENTYLACYJNE WYWIEWNE ø15cm
NA PODDASZU OCIEPŁONE WELNA MINERALNA
ŚREDNICA ZEWNĘTRZNA ø22,5cm
(JELWENT 150/225).

RZUT PODDASZA.

USŁUGI PROJEKTOWE I KOSZTORYSOWE			
96-206 Sadkowiec m.Bujale nr.5. tel. 0-46/815-66-89. e-mail: usprojekt@pro.onet.pl			
	Obiekt:	ŚWIETLICA WIEJSKA	Nr.
		Z CZĘŚCIĄ DLA OSP.	Rys. 5.
Adres:		WOLA PĘKOSZEWSKA gm. KOWIESY.	
SKALA 1:100		Inwestor: GMINA KOWIESY.	
DATA 02.09.2011r.		Przedmiot: RZUT PODDASZA.	
Projektant	JAN WYSOCKI	Nr. uprawnień	Podpis:
upr.techn.bud.		62/76	
Asyst.proj.	MARIUSZ WYSOCKI		Podpis:
arch.			