


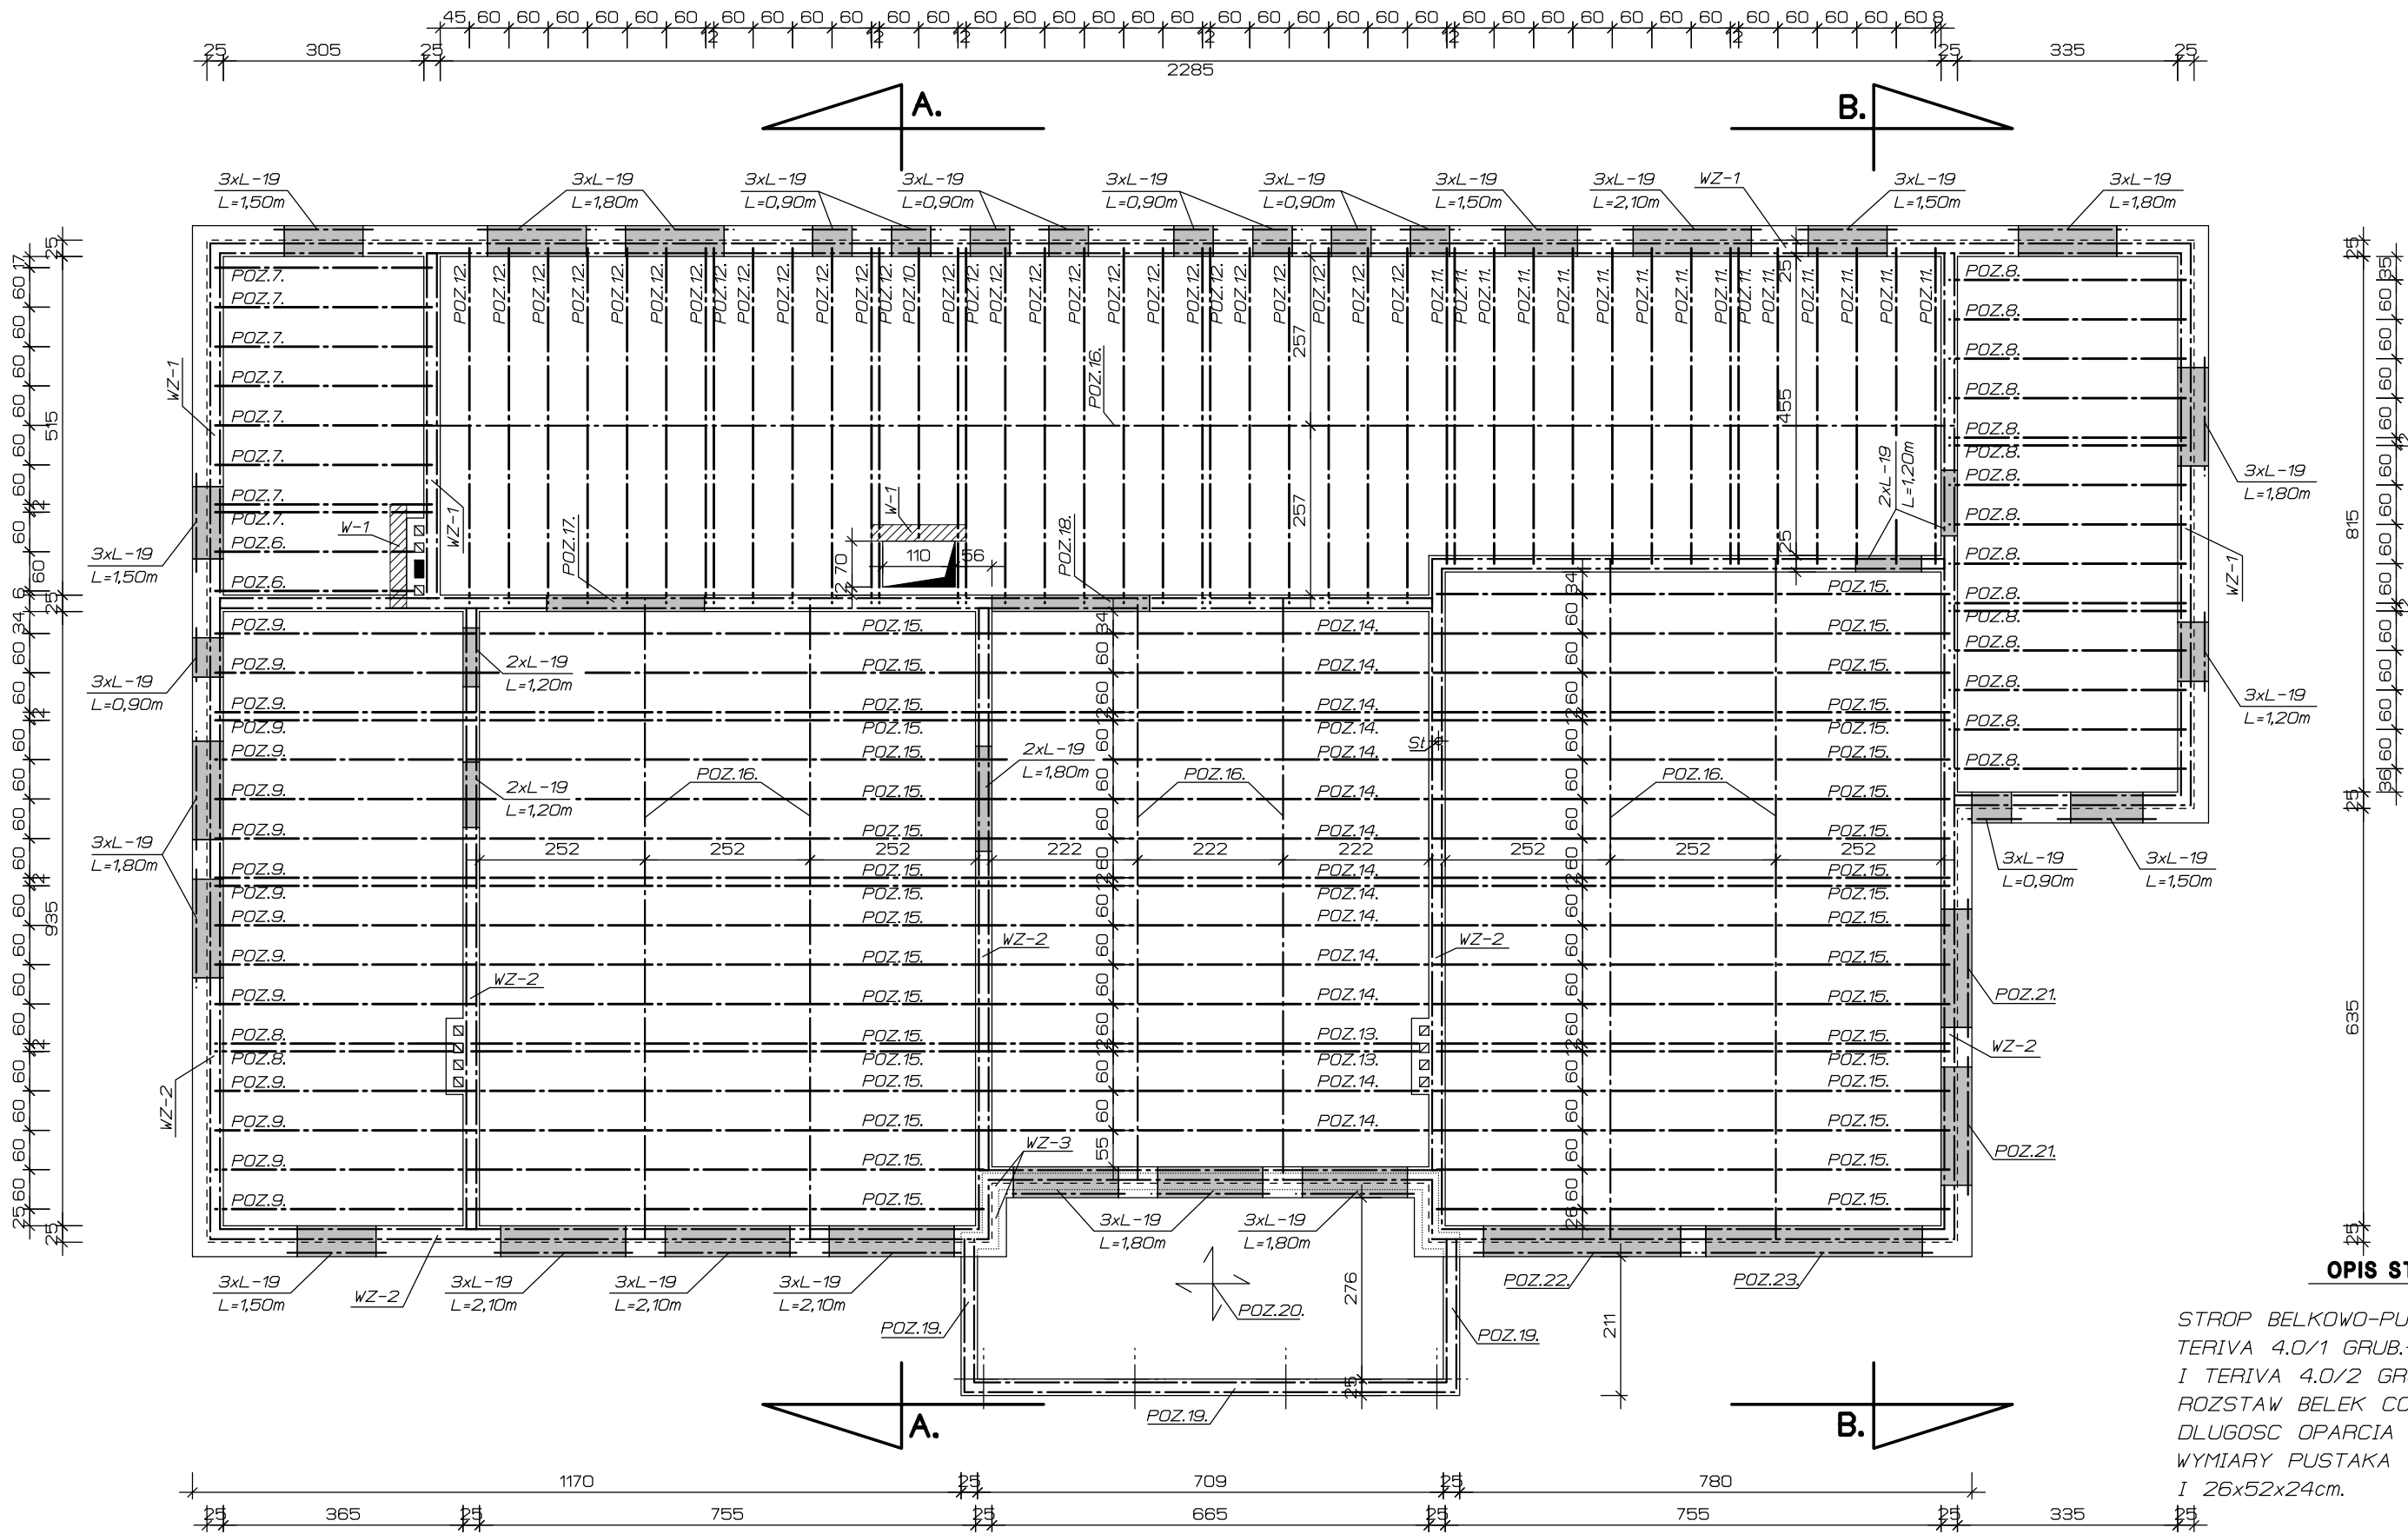

OPIS STROPU.

STROP BELKOWO-PUSTAKOWY
TERIVA 4.0/1 GRUB.-24cm
I TERIVA 4.0/2 GRUB.-30cm.
ROZSTAW BELEK CO 60cm.
DLUGOSC OPARCIA BELEK min.-8cm.
WYMIARY PUSTAKA (HxSxL) 21x52x24cm
I 26x52x24cm.

St - RURA STALOWA BEZ SZWU $\varnothing 114,3\text{mm}$ gr.4mm
h=5,00m, ZAKOTWIONA DOŁEM W WIENCIE ZELBETOWYM,
GÓRĄ DO KONSTRUKCJI DACHU SŁUŻĄCA
DO ZAMOCOWANIA SYRENY ALARMOWEJ DLA OSP.

UWAGA
OPARCIE NADPROZY PREFABRYKOWANYCH,
ZELBETOWYCH, WIENCÓW ORAZ PODCIAGÓW ZELBETOWYCH
NA SCIANACH NOSNYCH NALEŻY PODMURÓWAC
CEGLA CERAMICZNA PEŁNA.

POZ.6.	BELKA STROPOWA L=3,00m SZT.2.
POZ.7.	BELKA STROPOWA L=3,30m SZT.8.
POZ.8.	BELKA STROPOWA L=3,60m SZT.17.
POZ.9.	BELKA STROPOWA L=3,90m SZT.16.
POZ.10.	BELKA STROPOWA L=4,40m SZT.1.
POZ.11.	BELKA STROPOWA L=4,80m SZT.15.
POZ.12.	BELKA STROPOWA L=5,40m SZT.27.
POZ.13.	BELKA STROPOWA L=6,60m SZT.2.
POZ.14.	BELKA STROPOWA L=6,90m SZT.16.
POZ.15.	BELKA STROPOWA L=7,80m SZT.37.
POZ.16.	ZEBRO ROZDZIELCZE 2 $\varnothing$ 16mm STRZEMIIONA $\varnothing$ 6mm CO 30cm.
POZ.17.	NADPROŻE ZELBETOWE 25x40cm ZBROJENIE 6 $\varnothing$ 12mm.
POZ.18.	PODCIAG ZELBETOWY 25x45cm ZBROJENIE 9 $\varnothing$ 12mm.
POZ.19.	PODCIAG ZELBETOWY 25x40cm ZBROJENIE 6 $\varnothing$ 12mm.
POZ.20.	PLYTA ZELBETOWA GRUB.-12cm ZBROJENIE KRZYŻOWE $\varnothing$ 12mm CO 10cm.
POZ.21.	NADPROŻE ZELBETOWE WYLEWANE 25x49cm ZBROJENIE 8 $\varnothing$ 12mm. +NADPROŻE L-19 L=2,10m W SCIANIE OSŁONOWEJ.
POZ.22.	NADPROŻE ZELBETOWE WYLEWANE 25x49cm ZBROJENIE 8 $\varnothing$ 12mm. +NADPROŻE L-19 L=3,30m W SCIANIE OSŁONOWEJ.
POZ.23.	NADPROŻE ZELBETOWE WYLEWANE 25x49cm ZBROJENIE 8 $\varnothing$ 12mm. +NADPROŻE L-19 L=3,60m W SCIANIE OSŁONOWEJ.
WZ-1	WIENIEC ZELBETOWY 25x27cm ZBROJENIE 4 $\varnothing$ 12mm.
WZ-2	WIENIEC ZELBETOWY 25x34cm ZBROJENIE 4 $\varnothing$ 12mm.
WZ-3	WIENIEC ZELBETOWY 25x25cm ZBROJENIE 4 $\varnothing$ 12mm.
W-1	WYMIAN ZELBETOWY 24x24cm ZBROJENIE 4 $\varnothing$ 12mm.

RZUT STROPU NAD PARTEREM.

USŁUGI PROJEKTOWE I KOSZTORYSOWE			
96-206 Sadowice m.Bujaly nr.5. tel. 0-46/815-66-89. e-mail: usprojekt@pro.onet.pl			
	Obiekt:	ŚWIETLICA WIEJSKA Z CZĘŚCIĄ DLA OSP.	Nr. 3.
	Adres:	WOLA PĘKOSZEWSKA gm. KOWIESY.	Rys.
SKALA 1:100		Inwestor: GMINA KOWIESY.	
DATA 02.09.2011r.		Przedmiot: RZUT STROPU NAD PARTEREM.	
Projektant	JAN WYSOCKI	Nr. uprawnień	Podpis:
Asyst.proj.	MARIUSZ WYSOCKI	62/76	
arch.			Podpis: