


ŁĄCZY RYS. 15

ŁĄCZY RYS. 14

ŁĄCZY RYS. 11

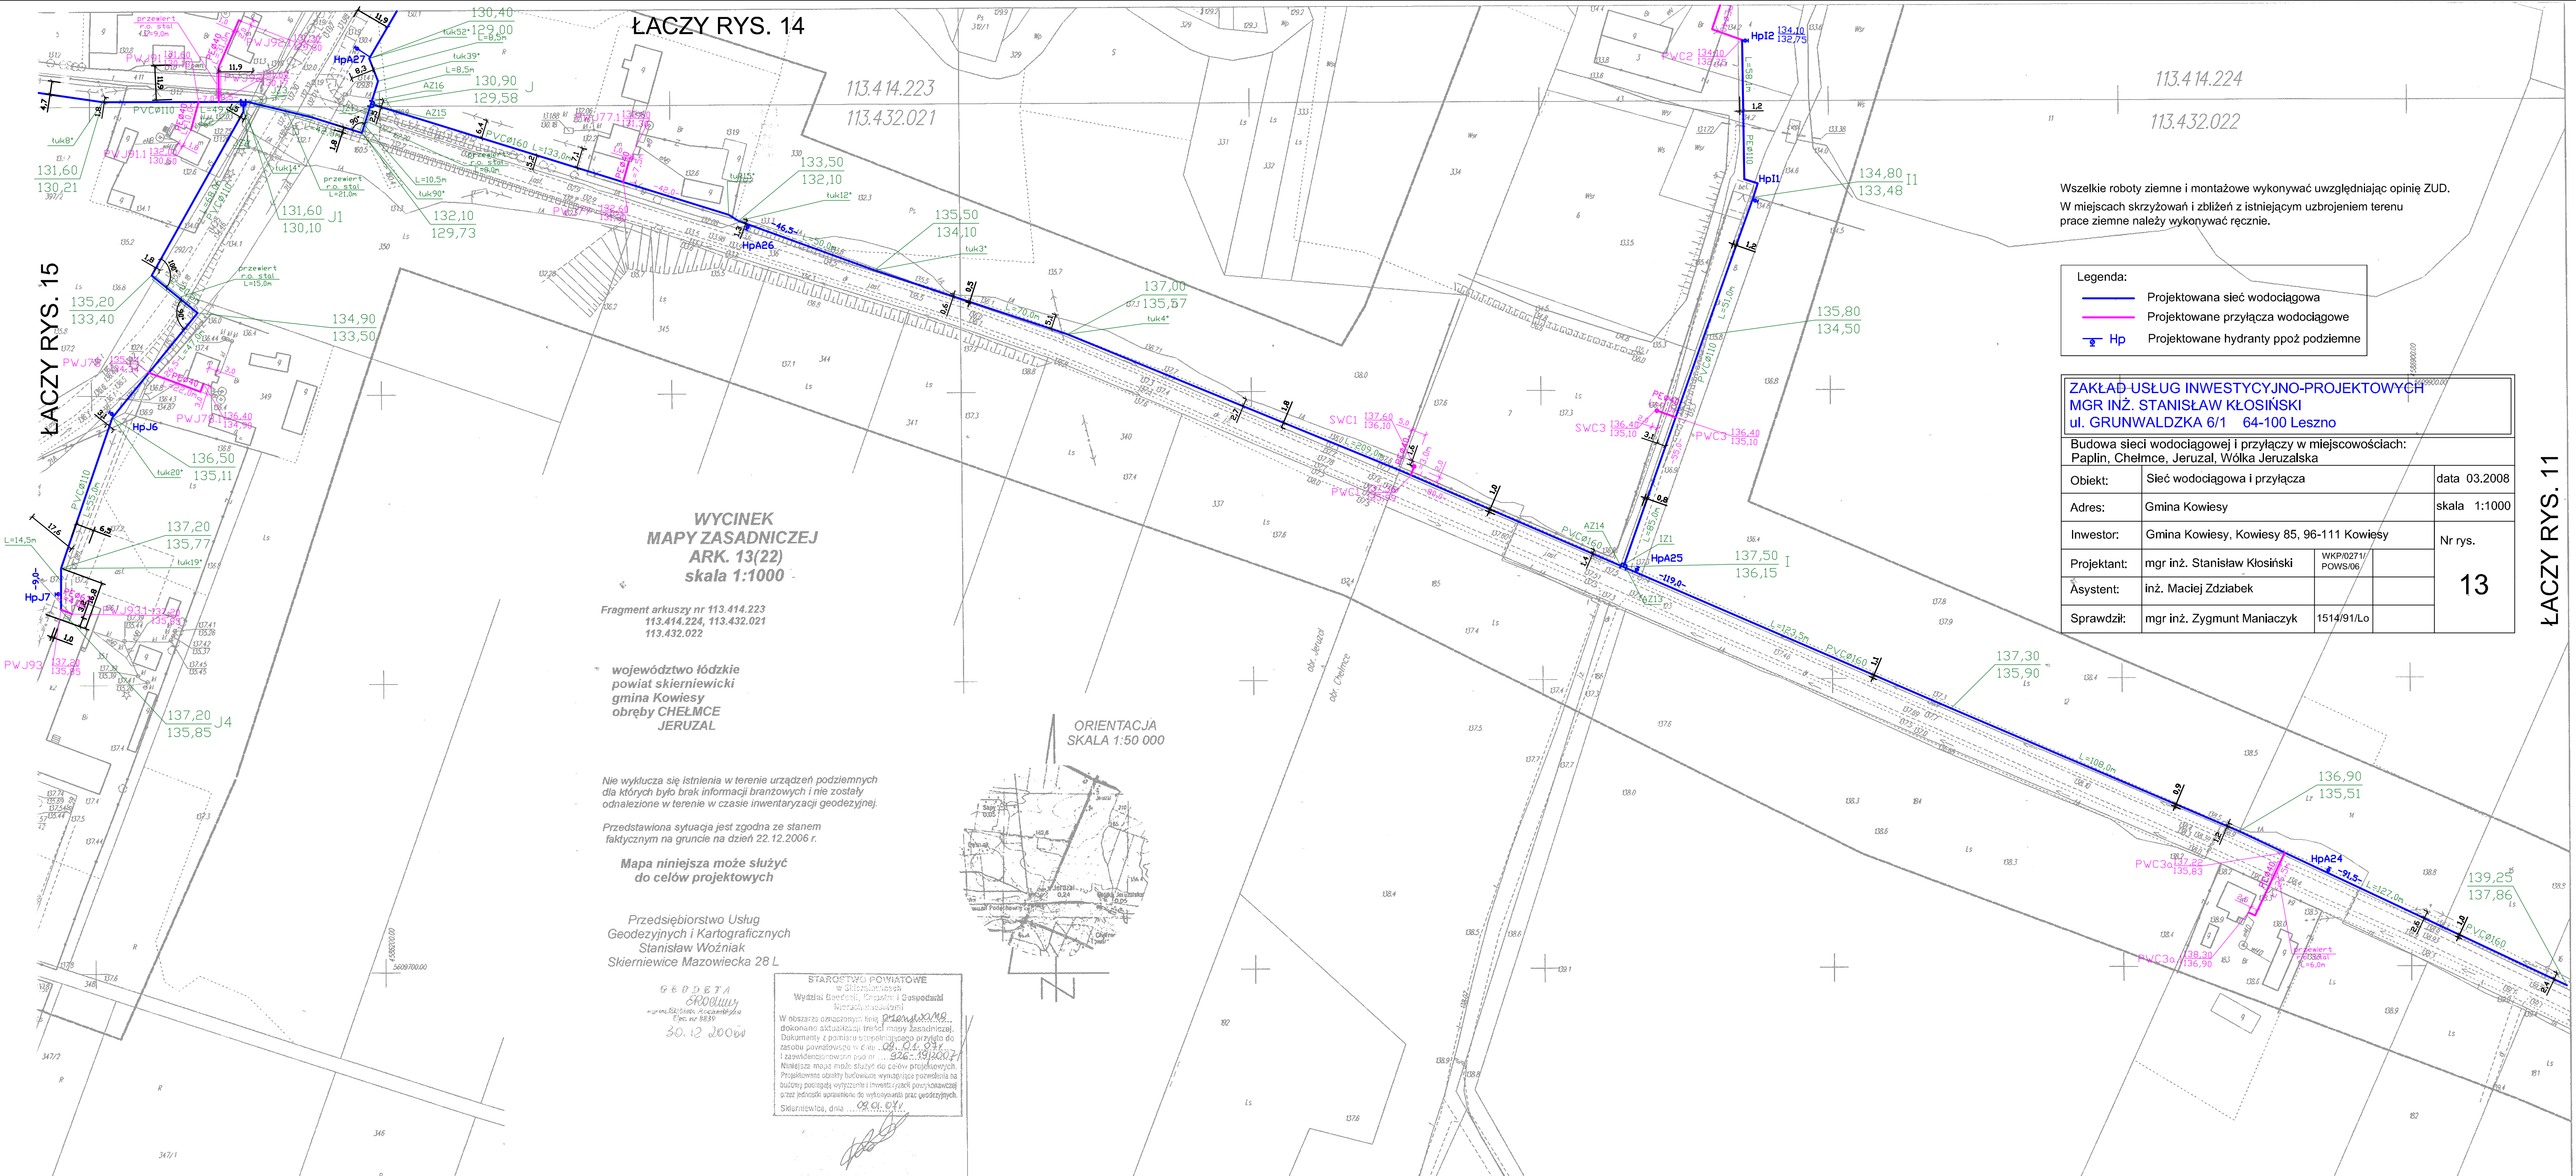

Wszelkie roboty ziemne i montażowe wykonywać uwzględniając opinię ZUD.
W miejscach skrzyżowań i zbliżeń z istniejącym uzbrojeniem terenu prace ziemne należy wykonywać ręcznie.

- Legenda:
- Projektowana sieć wodociągowa
 - Projektowane przyłącza wodociągowe
 - Projektowane hydranty ppoż. podziemne

ZAKŁAD USŁUG INWESTYCYJNO-PROJEKTOWYCH MGR INŻ. STANISŁAW KŁOŚIŃSKI ul. GRUNWALDZKA 6/1 64-100 Leszno			
Budowa sieci wodociągowej i przyłączy w miejscowościach: Paplin, Chelmce, Jeruzal, Wólka Jeruzalska			
Obiekt:	Sieć wodociągowa i przyłącza	data 03.2008	
Adres:	Gmina Kowiesy	skala 1:1000	
Inwestor:	Gmina Kowiesy, Kowiesy 85, 96-111 Kowiesy	Nr rys. 13	
Projektant:	mgr inż. Stanisław Kłosiński		
Asystent:	inż. Maciej Zdziabek		
Sprawdził:	mgr inż. Zygmunt Maniacyk	1514/91/Lo	

WYCINEK
MAPY ZASADNICZEJ
ARK. 13(22)
skala 1:1000

Fragment arkuszy nr 113.414.223
113.414.224, 113.432.021
113.432.022

województwo łódzkie
powiat skierniewicki
gmina Kowiesy
obręb CHELMCE
JERUZAL

Nie wyklucza się istnienia w terenie urządzeń podziemnych dla których było brak informacji branżowych i nie zostały odnalezione w terenie w czasie inwentaryzacji geodezyjnej.

Przedstawiona sytuacja jest zgodna ze stanem faktycznym na gruncie na dzień 22.12.2006 r.

Mapa niniejsza może służyć
do celów projektowych

Przedsiębiorstwo Usług
Geodezyjnych i Kartograficznych
Stanisław Woźniak
Skierniewice Mazowiecka 28 L

30.12.2006

STAROSTWO POWIATOWE
w Skierniewicach
Wydział Gospodarki
Kierownik: ...
W obszarze oznaczonym na planie ...
dokonano aktualizacji treści mapy zasadniczej.
Dokumenty z pomiaru uzupełniającego przyjęto do
zasobu powiatowego w dniu ...
i zawiadomiono o tym ...
Niniejsze może mieć służyć do celów projektowych.
Projektowane obiekty budowlane wymagające pozwolenia na
budowę podlegają wyliczeniu i inwentaryzacji porównawczej
przez jednostki uprawnione do wykonywania prac geodezyjnych.
Skierniewice, dnia ...

