


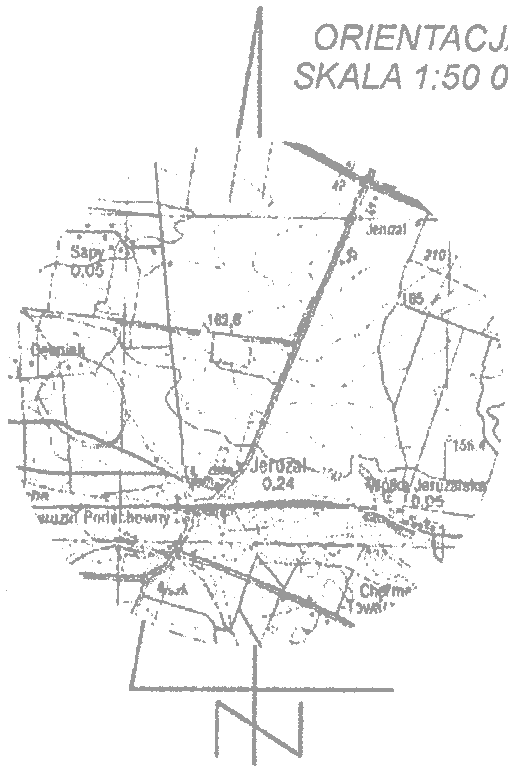

WYCINEK  
MAPY ZASADNICZEJ  
ARK. 15(22)  
skala 1:1000

Fragment arkusza nr 113.414.223  
113.432.021

województwo łódzkie  
powiat skierniewicki  
gmina Kowiesy  
obręb JERUZAL

Nie wyklucza się istnienia w terenie urządzeń podziemnych  
dla których było brak informacji branżowych i nie zostały  
odnalezione w terenie w czasie inwentaryzacji geodezyjnej.

Przedstawiona sytuacja jest zgodna ze stanem  
faktycznym na gruncie na dzień 22.12.2006 r.

Mapa niniejsza może służyć  
do celów projektowych

Przedsiębiorstwo Usług  
Geodezyjnych i Kartograficznych  
Stanisław Woźniak  
Skierniewice Mazowiecka 28 L

Geodeta  
nr 1239  
30.12.2006

STAROSTWO POWIATOWE  
w Skierniewicach  
Wydział Geodezji, Katastru i Gospodarki  
Nieruchomościami  
W obszarze oznaczonym linią przerywaną  
dokonano aktualizacji treści mapy zasadniczej.  
Dokumenty z pomiaru uzgodniono przy użyciu do  
zasobu powiatowego w dniu 09.01.2007 r.  
i zatwierdzono pod nr 326.153.120.67.  
Niniejsza mapa może służyć do celów projektowych.  
Projektowane obiekty budowlane wymagają pozwolenia na  
budowę podlegającego wyliczeniu i inwentaryzacji powykonawczej  
przez jednostki uprawnione do wykonywania prac geodezyjnych.  
Skierniewice, dnia 09.01.2007 r.

|                                                                                                                                               |                                           |              |
|-----------------------------------------------------------------------------------------------------------------------------------------------|-------------------------------------------|--------------|
| Adres:                                                                                                                                        | Gmina Kowiesy                             | skala 1:1000 |
| Investor:                                                                                                                                     | Gmina Kowiesy, Kowiesy 85, 96-111 Kowiesy | N rys.       |
| Projektant:                                                                                                                                   | mgr inż. Stanisław Kosiński               | WP0207/1     |
| Asystent:                                                                                                                                     | inż. Maciej Zdziałek                      | PWS006       |
| Sprawdził:                                                                                                                                    | mgr inż. Zygmunt Mańkaczyk                | 15149/1/L    |
| Objekt:                                                                                                                                       | Ściek wodociągowa i przyłącza             | data 02.2008 |
| Budowa ścieku wodociągowej i przyłączy w miejscowości:<br>ul. GRUNWALDZKA 6/1 - 64-100 Łęszno.<br>Fajfów, Chętnice, Jeruzal, Wólka Jeruzalska |                                           |              |

- Legenda:
- Projektowana sieć wodociągowa
  - Projektowane przyłącza wodociągowe
  - Projektowane hydranty podziemne

Wszelkie roboty ziemne i montażowe wykonawca uwzględniając opinię ZUD.  
W miejscach skrzyżowań i zbliżeń z istniejącym uzbrojeniem terenu  
prace ziemne należy wykonywać ręcznie.

LACZY RYS. 13