


113.432.024

ORIENTACJA
SKALA 1:50 000

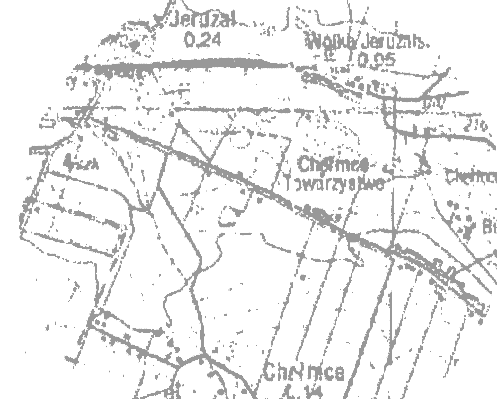

WYCINEK
MAPY ZASADNICZEJ
ARK. 10(22)
skala 1:1000

Fragment arkusza nr 113.432.033

województwo łódzkie
powiat skierniewicki
gmina Kowiesy
obręb CHELMCE

Nie wyklucza się istnienia w terenie urządzeń podziemnych
dla których było brak informacji branżowych i nie zostały
odnalezione w terenie w czasie inwentaryzacji geodezyjnej.

Przedstawiona sytuacja jest zgodna ze stanem
faktycznym na gruncie na dzień 22.12.2006 r.

Mapa niniejsza może służyć
do celów projektowych


Przedsiębiorstwo Usług
Geodezyjnych i Kartograficznych
Stanisław Woźniak
Skierniewice Mazowiecka 28 L

03.12.2006

STAROSTWO POWIATOWE
w Skierniewicach
Wydział Geodezji, Rejestru i Gospodarki
Nieruchomościami
W obszarze oznaczonym linią przerywaną
dokonano aktualizacji treści mapy zasadniczej.
Dokumenty z pomiaru uzupełniającego przysto do
zasobu powiatowego w dniu 09.01.2007 r.
i zaewidencjonowano pod nr 326-19/2007
Niniejsza mapa może służyć do celów projektowych.
Projektowane obiekty budowlane wymagające pozwolenia na
budowę podlegają wytyczeniu i inwentaryzacji powyższej
przez jednostki uprawnione do wykonywania prac geodezyjnych.
Skierniewice, dnia 09.01.07

ŁĄCZY RYS. 11

113.432.033

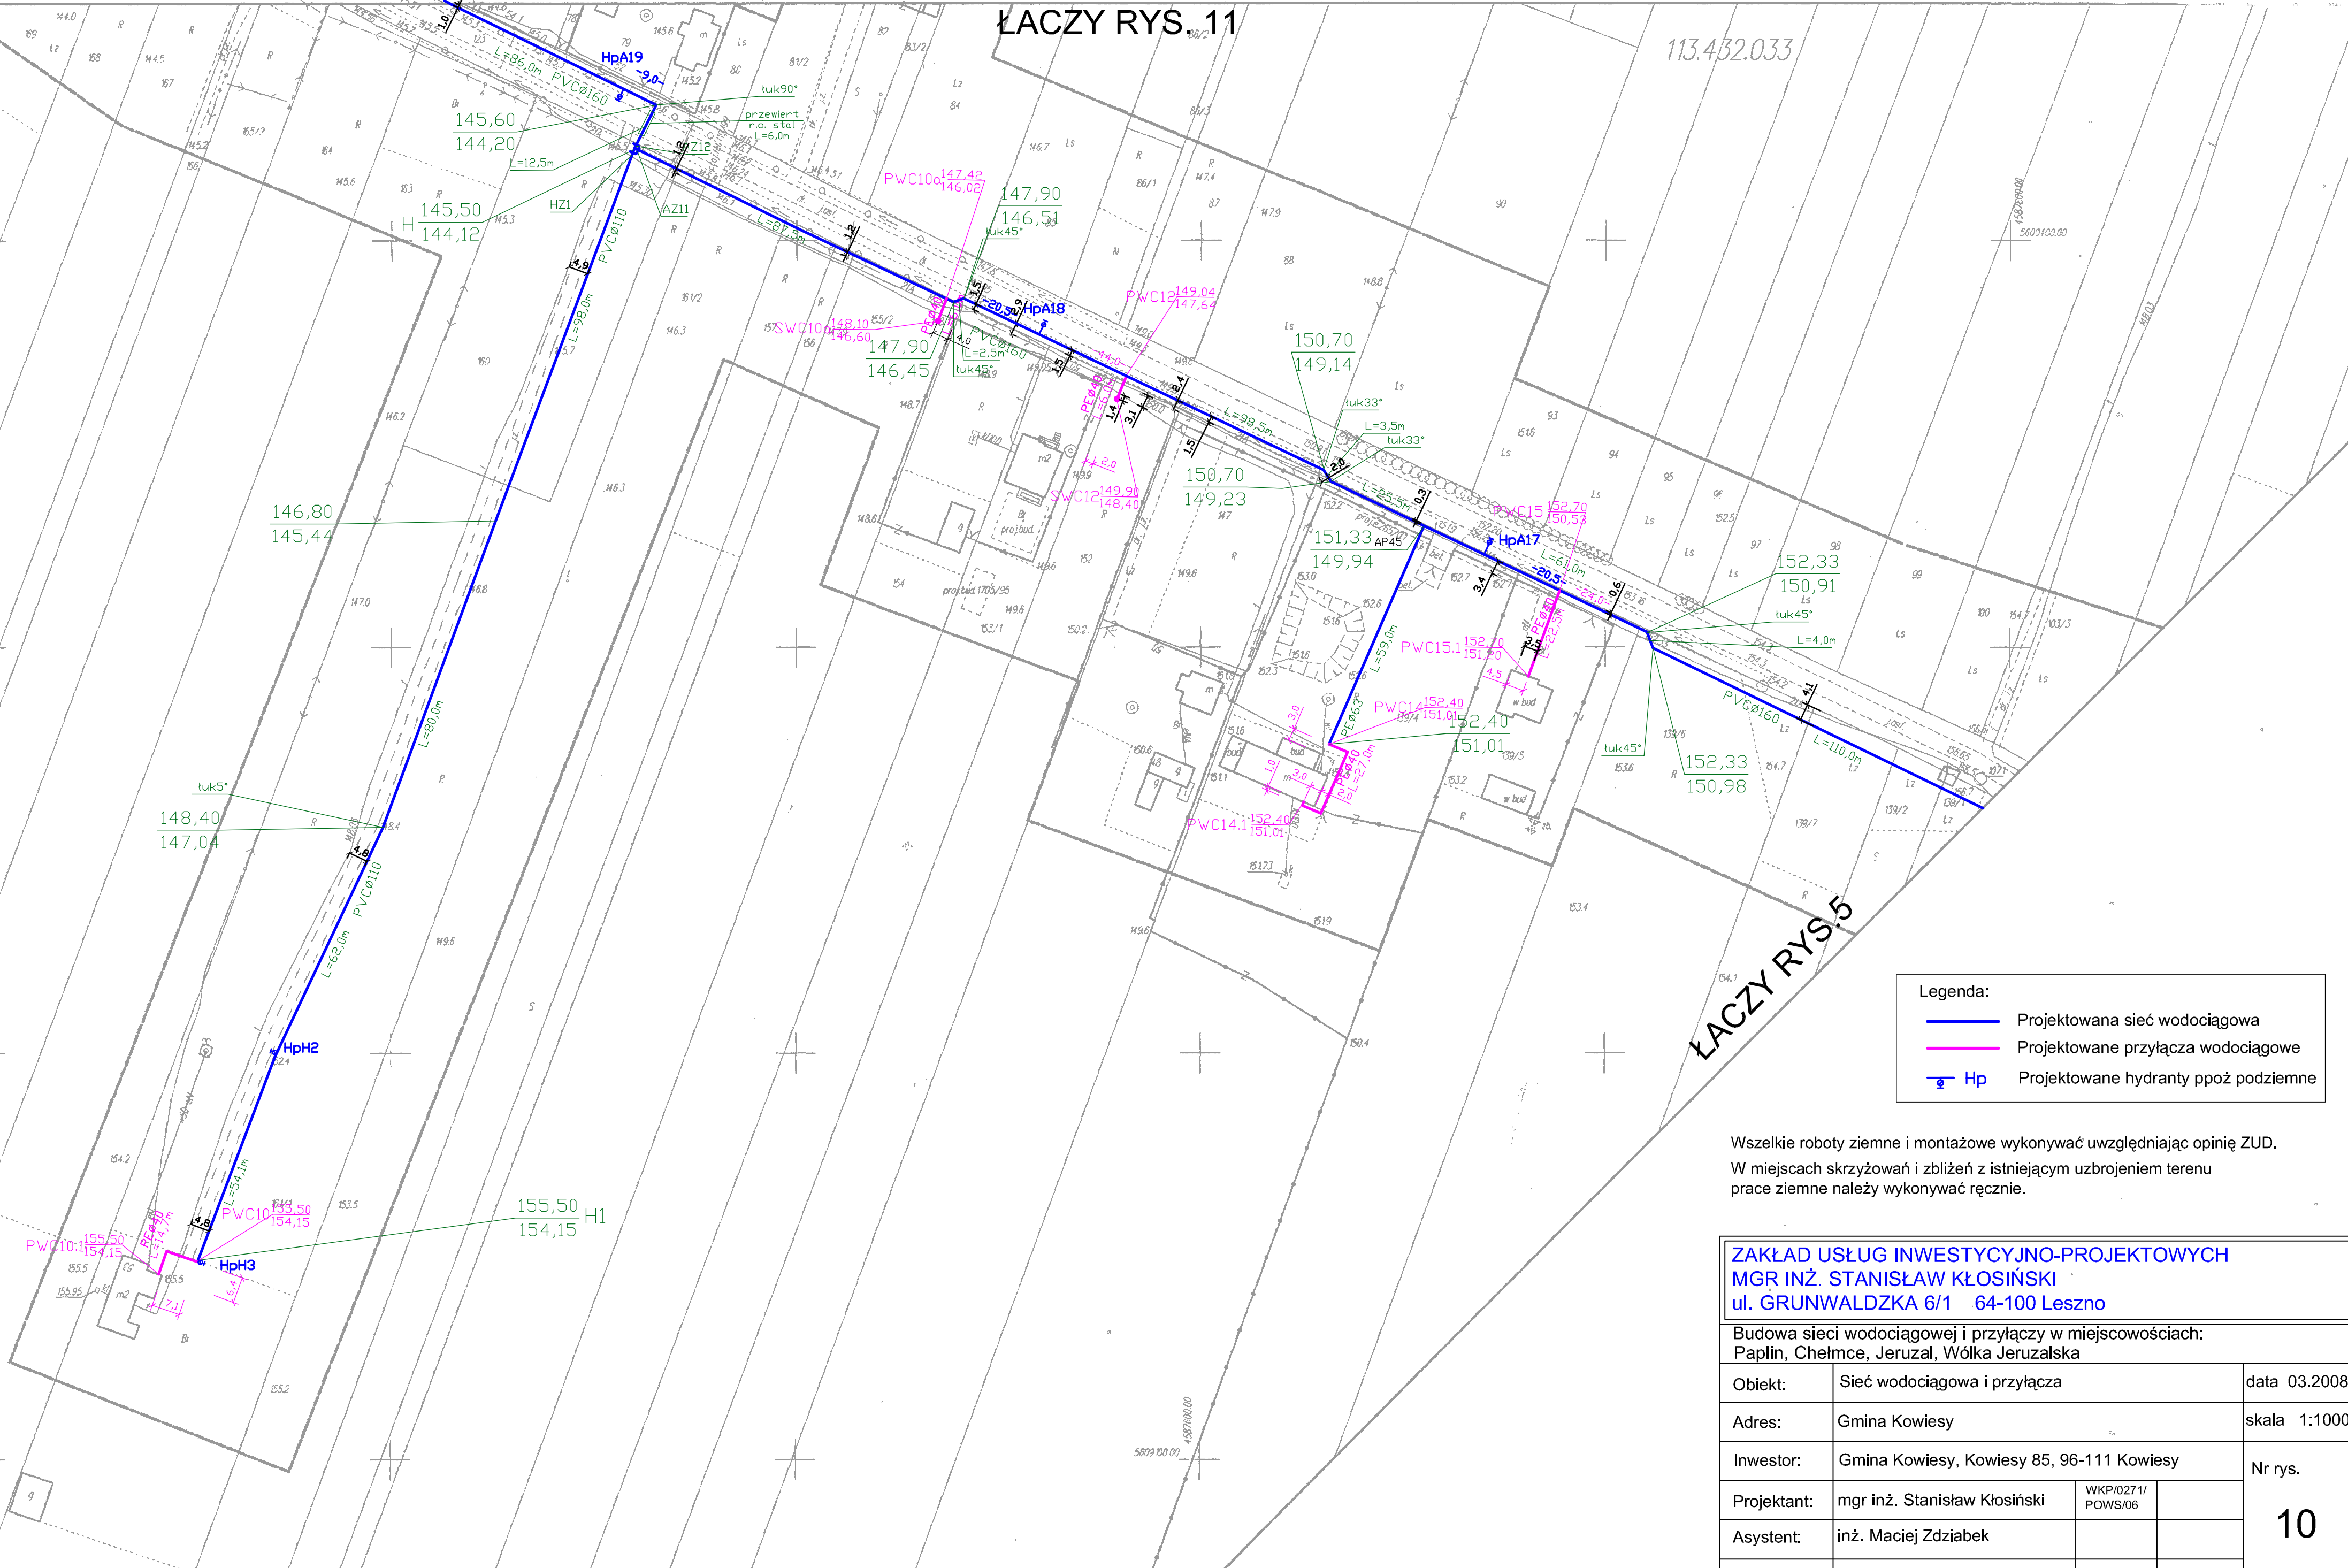

- Legenda:
- Projektowana sieć wodociągowa
 - Projektowane przyłącza wodociągowe
 - Hp Projektowane hydranty ppoż. podziemne

Wszelkie roboty ziemne i montażowe wykonywać uwzględniając opinię ZUD.
W miejscach skrzyżowań i zbliżeń z istniejącym uzbrojeniem terenu
prace ziemne należy wykonywać ręcznie.

ZAKŁAD USŁUG INWESTYCYJNO-PROJEKTOWYCH
MGR INŻ. STANISŁAW KŁOŚIŃSKI
ul. GRUNWALDZKA 6/1 64-100 Leszno

Budowa sieci wodociągowej i przyłączy w miejscowościach:
Paplin, Chelmce, Jeruzal, Wólka Jeruzalska

Objekt:	Sieć wodociągowa i przyłącza	data	03.2008
Adres:	Gmina Kowiesy	skala	1:1000
Inwestor:	Gmina Kowiesy, Kowiesy 85, 96-111 Kowiesy	Nr rys.	10
Projektant:	mgr inż. Stanisław Kłosiński	WKPI/0271/ POWS/06	
Asystent:	inż. Maciej Zdziabek		
Sprawdził:	mgr inż. Zygmunt Maniacyk	1514/91/Lo	