


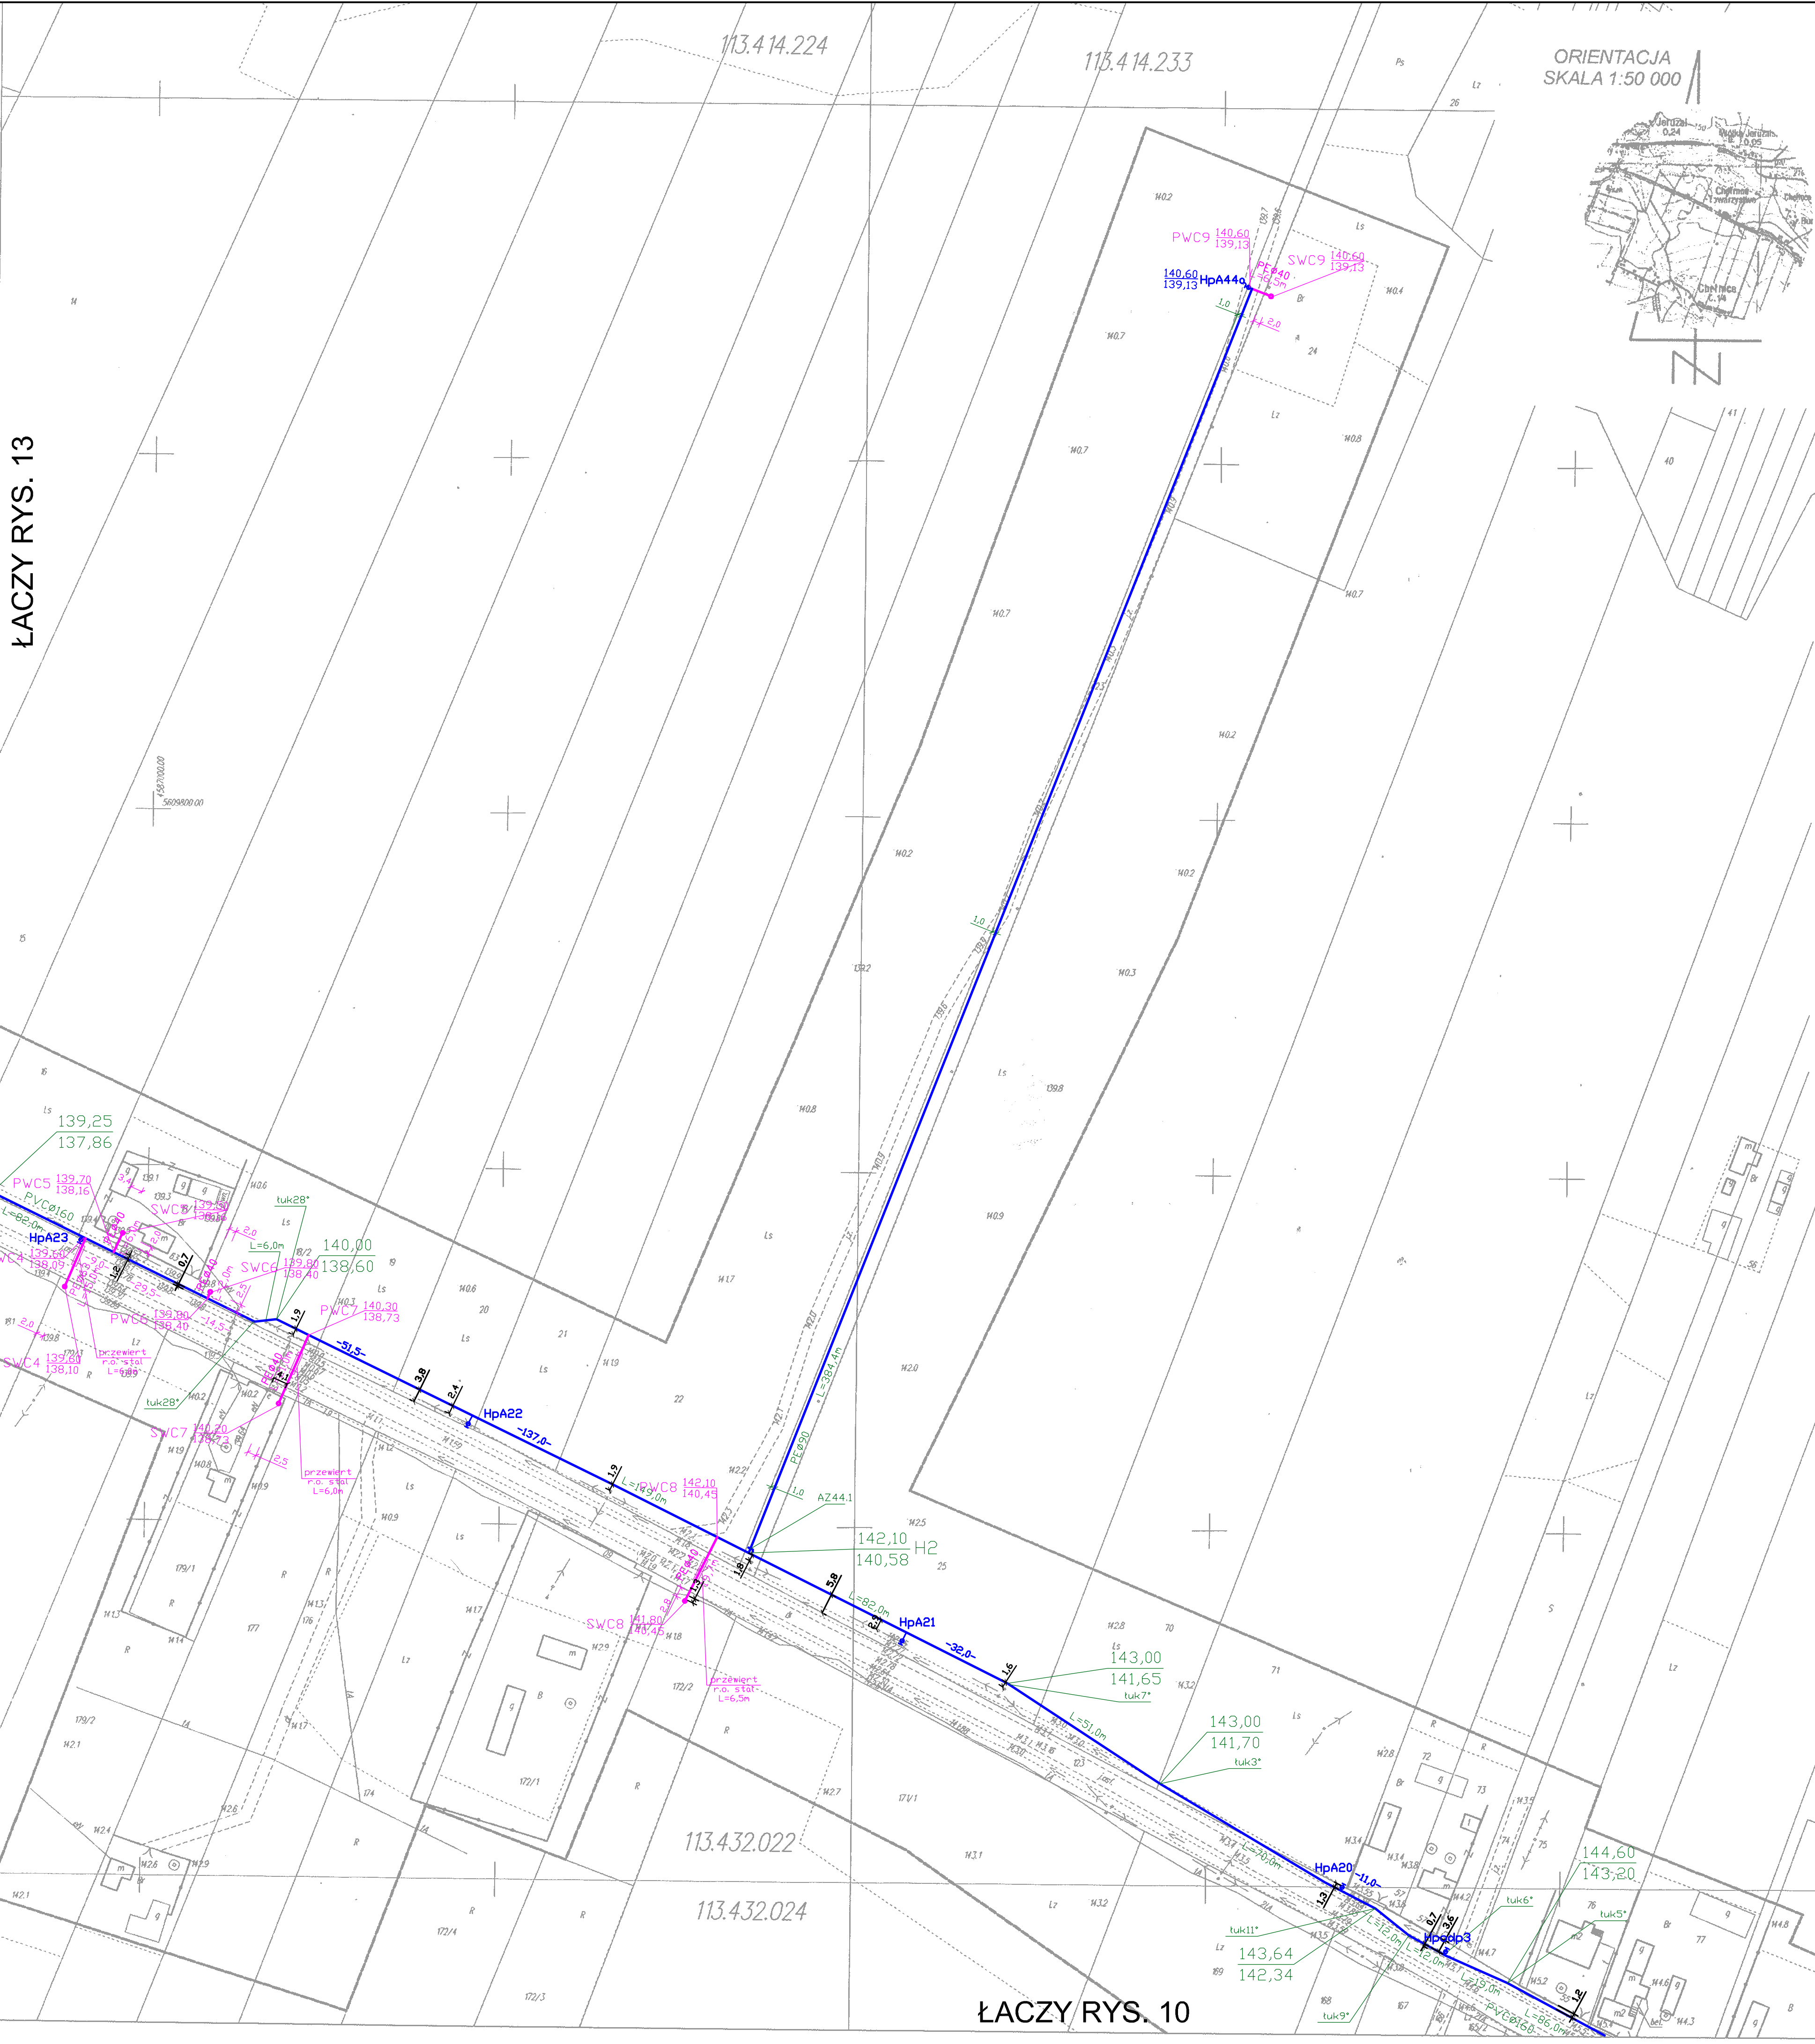

ORIENTACJA
SKALA 1:50 000

WYCINEK
MAPY ZASADNICZEJ
ARK. 11(22)
skala 1:1000

Fragment arkusza nr 113.432.022
113.432.024, 113.432.031
113.432.033

województwo łódzkie
powiat skierniewicki
gmina Kowiesy
obręb CHELMCE

Nie wydłuża się istnienia w terenie urządzeń podziemnych
dla których było brak informacji branżowych i nie zostały
odnależone w terenie w czasie inwentaryzacji geodezyjnej.

Przedstawiona sytuacja jest zgodna ze stanem
faktycznym na gruncie na dzień 22.12.2006 r.

Mapa niniejsza może służyć
do celów projektowych

Przedsiębiorstwo Usług
Geodezyjnych i Kartograficznych
Stanisław Woźniak
Skierniewice Mazowiecka 28 L

GEODETA
Stanisław Woźniak
mgr inż. Stanisław Woźniak
Długość nr 8839
20.12.2006

STAROSTWO POWIATOWE
w Skierniewicach
Wydział Geodezji, Katastru i Gospodarki
Miejscowości
W obszarze oznaczonym linią przerywaną...
dokonano aktualizacji treści mapy zasadniczej.
Dokumenty z pomiaru uzupełniającego tego do
zasobu powiatowego w dniu 22.12.2006 r.
i zatwierdzono pod nr... 248.19/2006...
niniejsza mapa może służyć do celów projektowych.
Projektowane obiekty budowlane wyrażają się w kolorze na
budowni podległej wykreśleniu i uwzględnieniu poligonizacji
przez jednostki uprawnione do wykonywania prac geodezyjnych.
Skierniewice, dnia 22.12.2006 r.

Zap. 67.1.1.1
mgr inż. Stanisław Woźniak
GEODETA
w Skierniewicach
w Wydziale Geodezji, Katastru
i Gospodarki Miejscowości

Wszelkie roboty ziemne i montażowe wykonywać uwzględniając opinię ZUD.
W miejscach skrzyżowań i zbliżeń z istniejącym uzbrojeniem terenu
prace ziemne należy wykonywać ręcznie.

Legenda:	
	Projektowana sieć wodociągowa
	Projektowane przyłącza wodociągowe
	Projektowane hydranty ppoż. podziemne

ZAKŁAD USŁUG INWESTYCYJNO-PROJEKTOWYCH MGR INŻ. STANISŁAW KŁOŚIŃSKI ul. GRUNWALDZKA 6/1 64-100 Leszno			
Budowa sieci wodociągowej i przyłączy w miejscowościach: Paplin, Chelmce, Jeruzal, Wólka Jeruzalska			
Objekt:	Sieć wodociągowa i przyłącza	data:	03.2008
Adres:	Gmina Kowiesy	skala:	1:1000
Inwestor:	Gmina Kowiesy, Kowiesy 85, 96-111 Kowiesy	Nr rys.	
Projektant:	mgr inż. Stanisław Kłosiński	WKP/0271/ POWS/06	
Asystent:	inż. Maciej Zdziałek		
Sprawdził:	mgr inż. Zygmunt Maniacyk	1514/91/Lo	