


ŁĄCZY RYS. 8

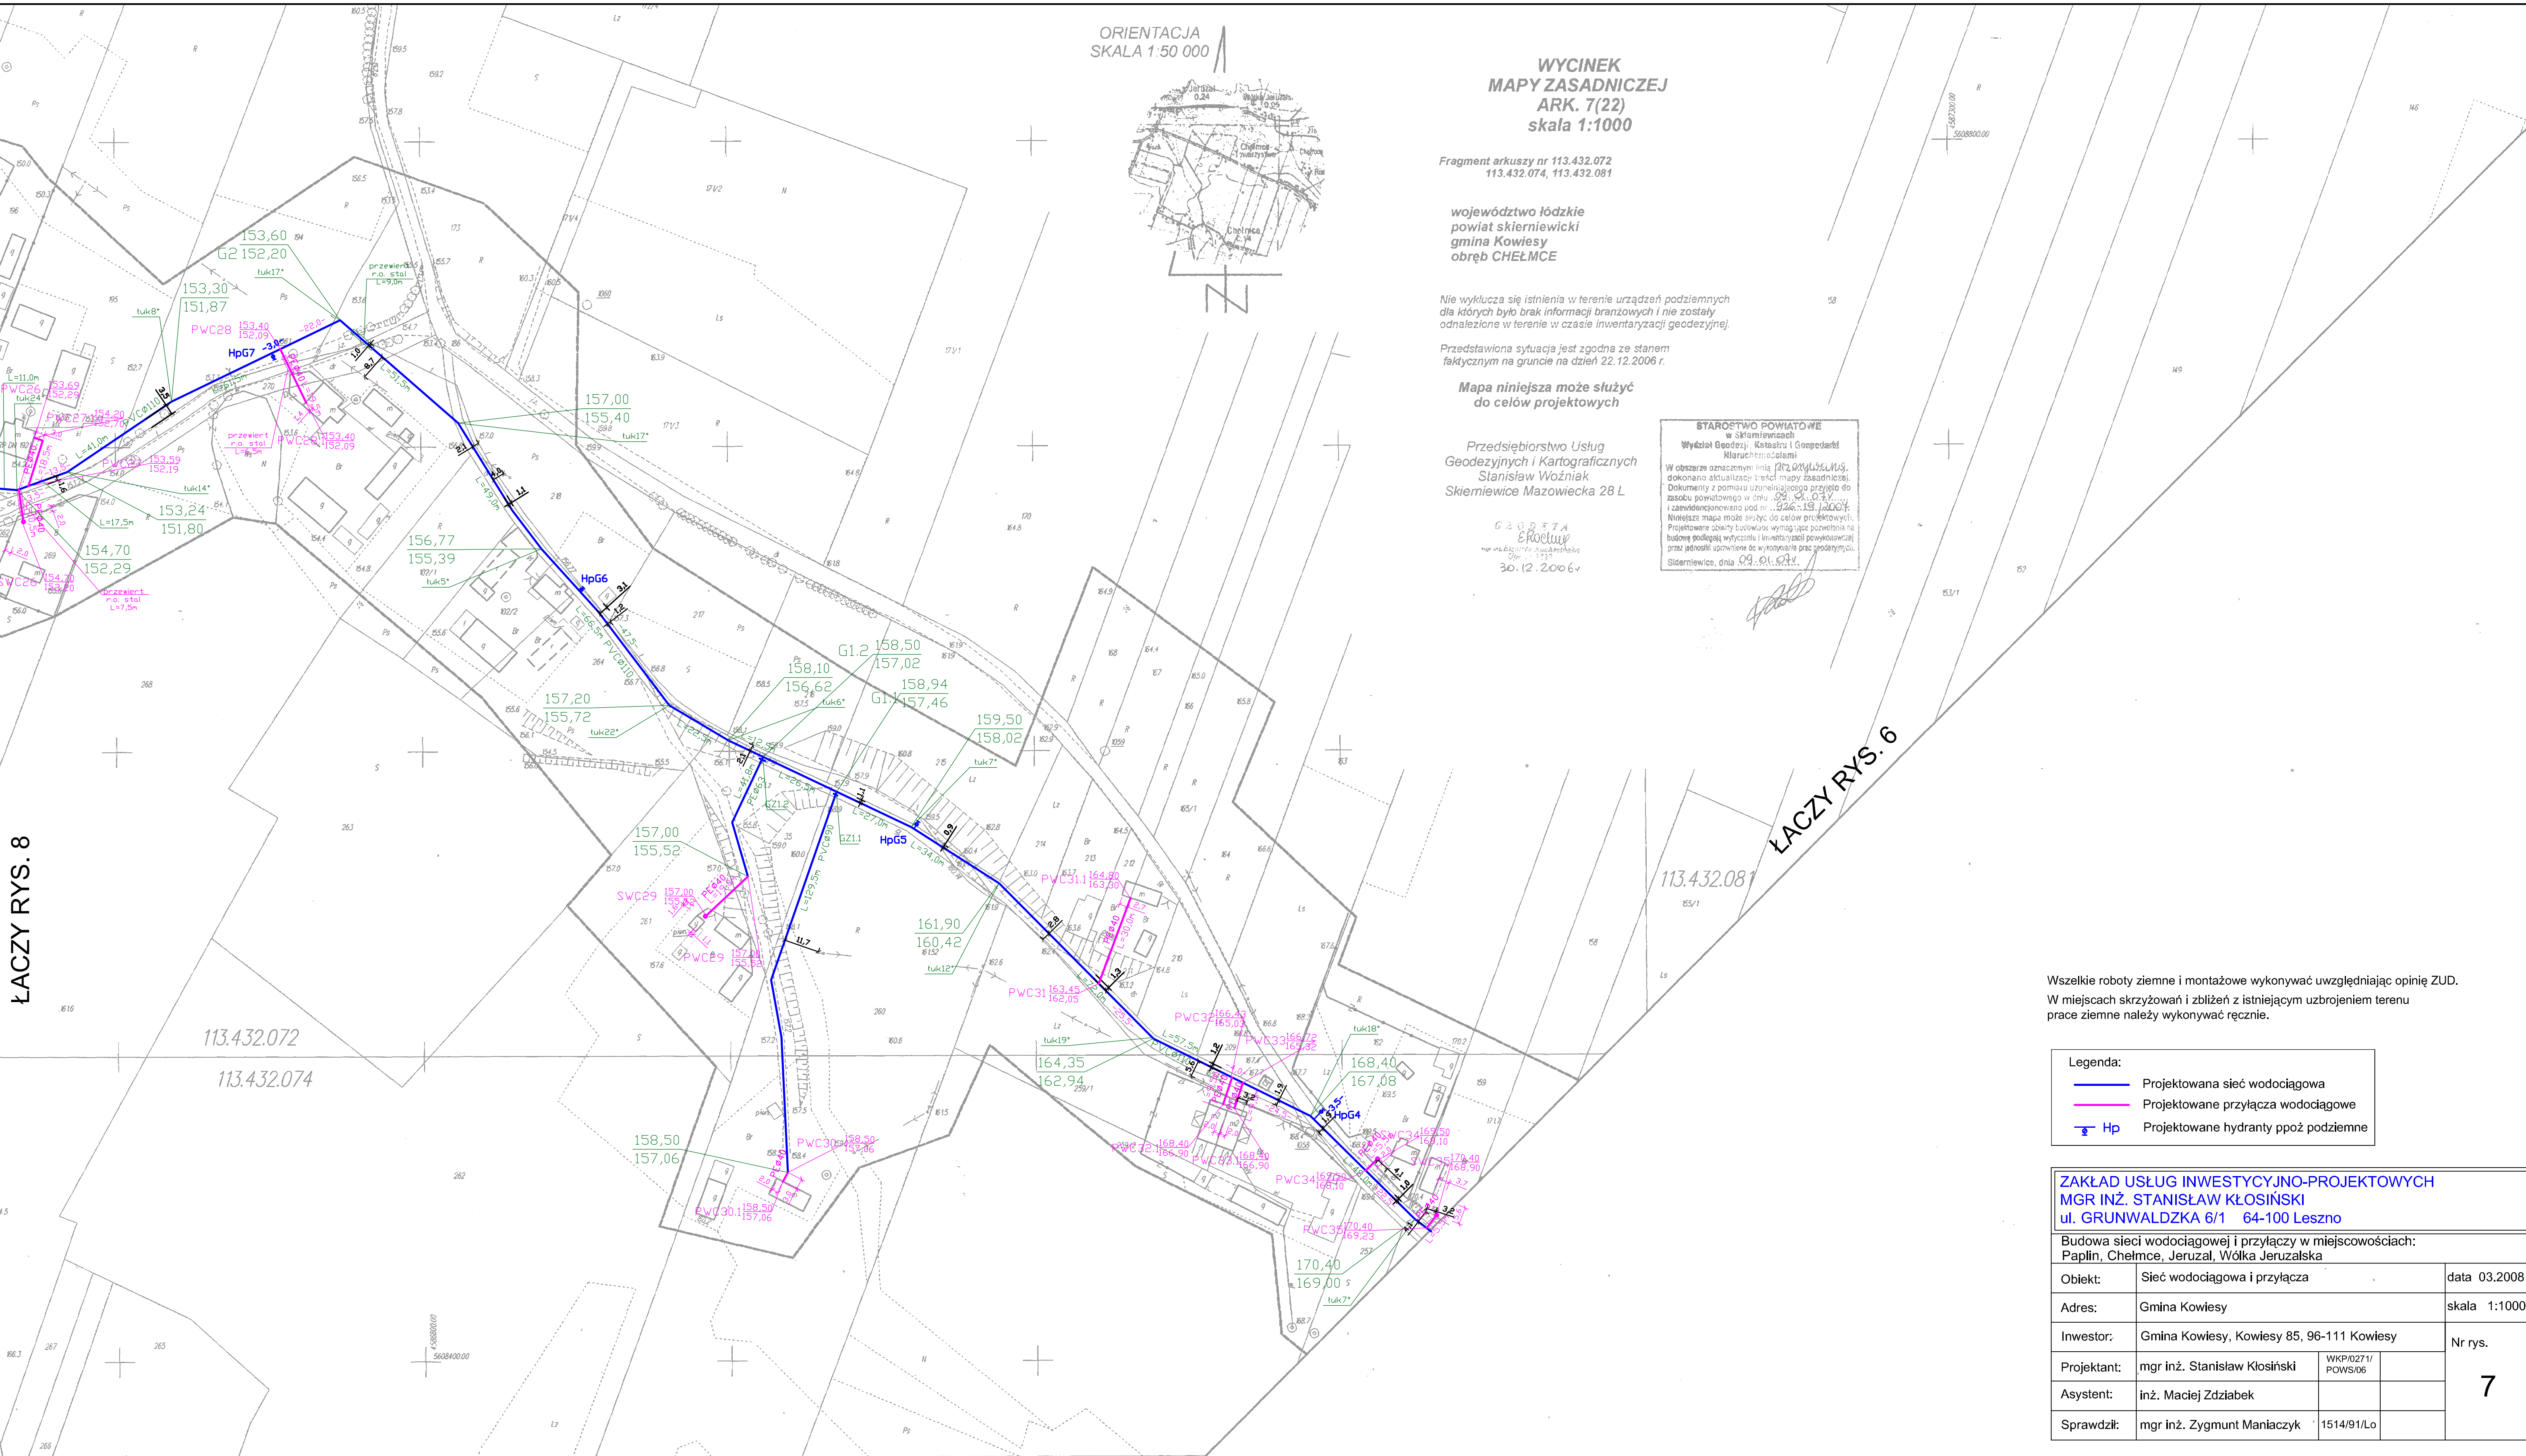

ORIENTACJA
SKALA 1:50 000

WYCINEK
MAPY ZASADNICZEJ
ARK. 7(22)
skala 1:1000

Fragment arkuszy nr 113.432.072
113.432.074, 113.432.081

województwo łódzkie
powiat skierniewicki
gmina Kowiesy
obręb CHEŁMCE

Nie wyklucza się istnienia w terenie urządzeń podziemnych
dla których było brak informacji branzowych i nie zostały
odnalezione w terenie w czasie inwentaryzacji geodezyjnej.

Przedstawiona sytuacja jest zgodna ze stanem
faktycznym na gruncie na dzień 22.12.2006 r.

Mapa niniejsza może służyć
do celów projektowych

Przedsiębiorstwo Usług
Geodezyjnych i Kartograficznych
Stanisław Woźniak
Skierniewce Mazowiecka 28 L

GŁÓWNA
EKOLOGIA
mgr inż. Stanisław Woźniak
30.12.2006 r.

STAROSTWO POWIATOWE
w Skierniewicach
Wydział Geodezji, Kartografii i Geopedologii
Wzrostu i rozwoju
W obszarze oznaczonym linią przerywaną
dokonano aktualizacji treści mapy zasadniczej.
Dokumenty z pomiaru uznieśli się do przyjęcia do
zasady pomiarowej w dniu 22.12.2006 r.
i zaewidencjonowano pod nr 113.432.072.
Niniejsza mapa może służyć do celów projektowych.
Projektowane obiekty budowlane wymagają pozwolenia na
budowę podlegającego wytyczeniu i inwentaryzacji powyższej
przez jednostki uprawnione do wytyczenia prac geodezyjnych.
Skierniewice, dnia 09.01.2007 r.

ŁĄCZY RYS. 6

Wszelkie roboty ziemne i montażowe wykonywać uwzględniając opinię ZUD.
W miejscach skrzyżowań i zbliżeń z istniejącym uzbrojeniem terenu
prace ziemne należy wykonywać ręcznie.

Legenda:	
	Projektowana sieć wodociągowa
	Projektowane przyłącza wodociągowe
	Projektowane hydranty ppoż. podziemne

ZAKŁAD USŁUG INWESTYCYJNO-PROJEKTOWYCH MGR INŻ. STANISŁAW KŁOŚIŃSKI ul. GRUNWALDZKA 6/1 64-100 Leszno			
Budowa sieci wodociągowej i przyłączy w miejscowościach: Paplin, Chelmce, Jeruzal, Wólka Jeruzalska			
Obiekt:	Sieć wodociągowa i przyłącza	data 03.2008	
Adres:	Gmina Kowiesy	skala 1:1000	
Inwestor:	Gmina Kowiesy, Kowiesy 85, 96-111 Kowiesy	Nr rys. 7	
Projektant:	mgr inż. Stanisław Kłosiński		
Asystent:	inż. Maciej Zdziabek		
Sprawdził:	mgr inż. Zygmunt Maniarczyk		