

WYCINEK
MAPY ZASADNICZEJ
ARK. 19(22)
skala 1:1000

Fragment arkuszy nr 113.414.163
113.414.164, 113.414.212


województwo łódzkie
powiat skierniewicki
gmina Kowiesy
obwód JERUZAL

Nie wyklucza się istnienia w terenie urządzeń podziemnych
dla których było brak informacji branżowych i nie zostały
odnalezione w terenie w czasie inwentaryzacji geodezyjnej.


Przedstawiona sytuacja jest zgodna ze stanem
faktycznym na gruncie na dzień 22.12.2006 r.

Mapa niniejsza może służyć
do celów projektowych

Przedsiębiorstwo Usług
Geodezyjnych i Kartograficznych
Stanisław Woźniak
Skierniewice Mazowiecka 28 L

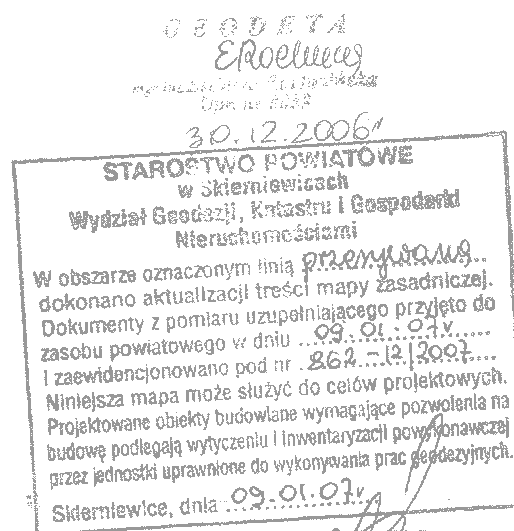

ORIENTACJA
SKALA 1:50 000

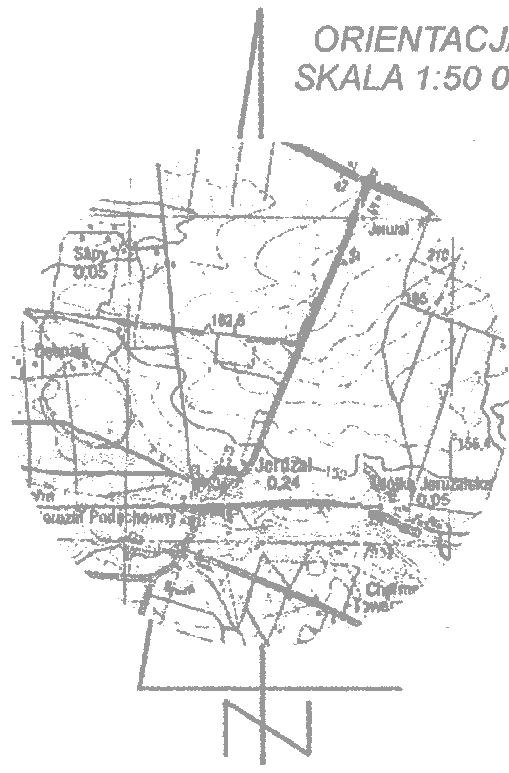

ŁACZY RYS. 18

Wszelkie roboty ziemne i montażowe wykonywać uwzględniając opinię ZUD.
W miejscach skrzyżowań i zbliżeń z istniejącym uzbrojeniem terenu
prace ziemne należy wykonywać ręcznie.

ZAKŁAD USŁUG INWESTYCYJNO-PROJEKTOWYCH
MGR INŻ. STANISŁAW KŁOSIŃSKI
ul. GRUNWALDZKA 6/1 64-100 Leszno

Budowa sieci wodociągowej i przyłączy w miejscowościach:
Paplin, Chelmce, Jeruzal, Wólka Jeruzalska

Objekt:	Sieć wodociągowa i przyłącza	data	03.2008
Adres:	Gmina Kowiesy	skala	1:1000
Inwestor:	Gmina Kowiesy, Kowiesy 85, 96-111 Kowiesy	Nr rys.	19
Projektant:	mgr inż. Stanisław Kłosiński	WKP/0271/ POWS/06	
Asystent:	inż. Maciej Zdziabek		
Sprawdził:	mgr inż. Zygmunt Maniacyk	1514/91/Lo	

Legenda:
— Projektowana sieć wodociągowa
— Projektowane przyłącza wodociągowe
— Hp Projektowane hydranty ppoż. podziemne