



ŁACZY RYS. 17.00

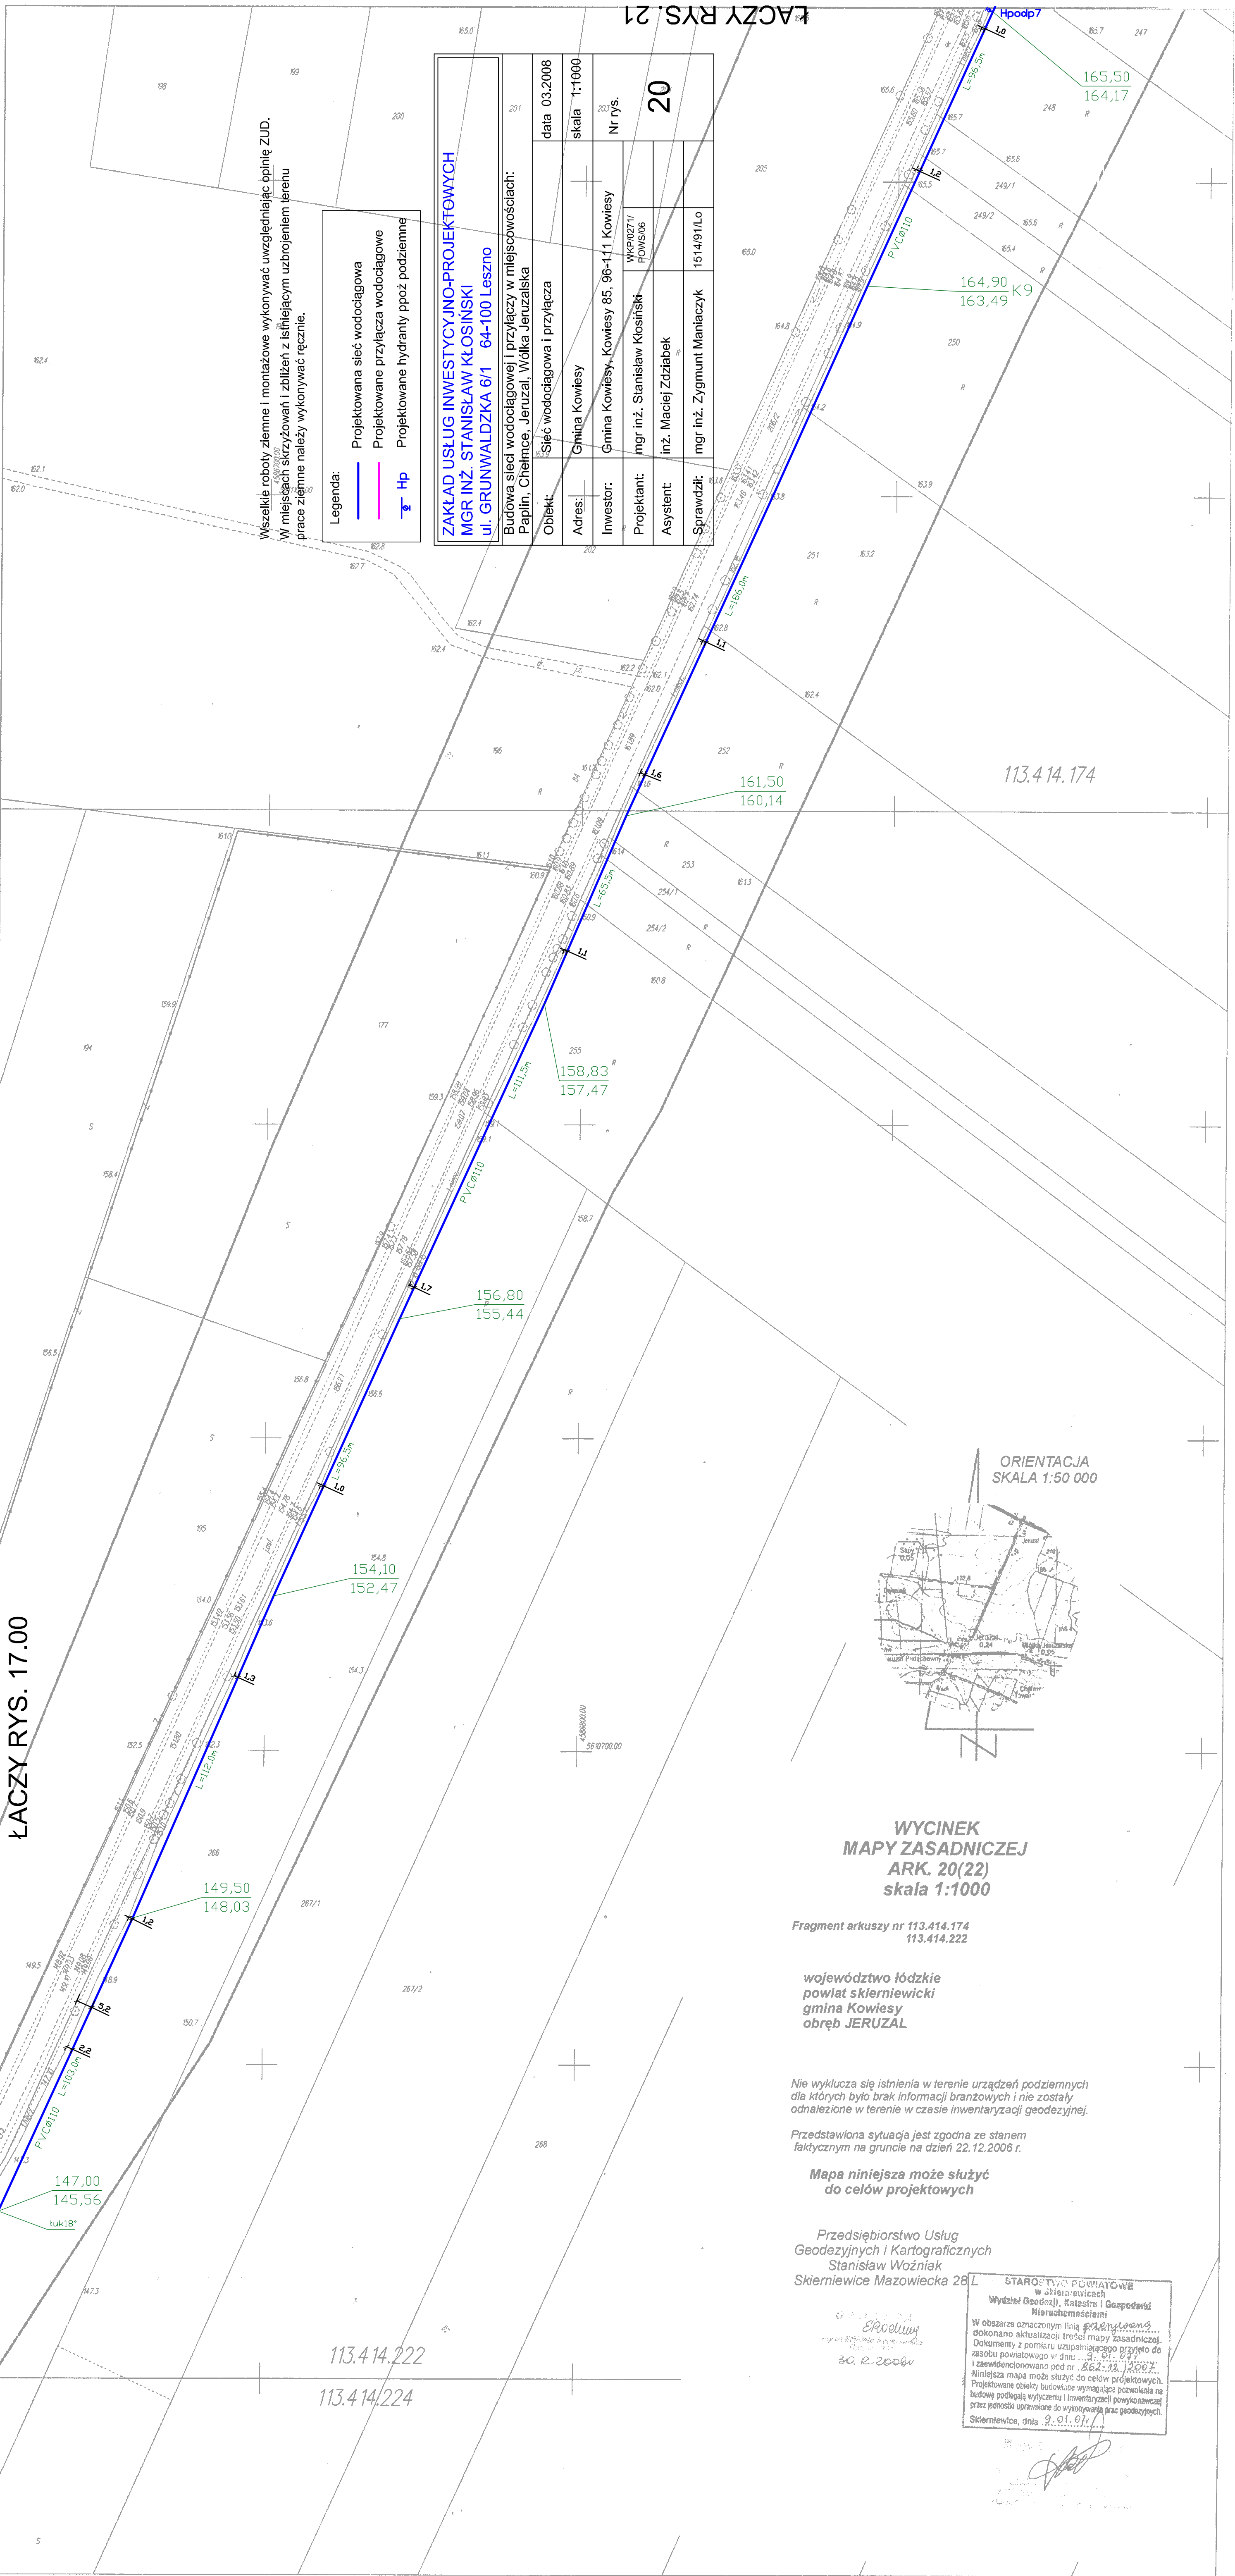

Wszelkie roboty ziemne i montażowe wykonywać uwzględniając opinię ZUD.
W miejscach skrzyżowań i zbliżeń z istniejącym uzbrojeniem terenu
prace ziemne należy wykonywać ręcznie.

Legenda:		Projektowana sieć wodociągowa
		Projektowane przyłącza wodociągowe
		Projektowane hydranty ppoż. podziemne

ZAKŁAD USŁUG INWESTYCYJNO-PROJEKTOWYCH			
MGR INŻ. STANISŁAW KŁOSIŃSKI			
ul. GRUNWALDZKA 6/1 64-100 Leszno			
Budowa sieci wodociągowej i przyłączy w miejscowościach: Paplin, Chelmce, Jeruzal Wólka Jeruzalska			
Obiekt:	Sieć wodociągowa i przyłącza		
Adres:	Gmina Kowiesy		
Investor:	Gmina Kowiesy, Kowiesy 85, 96-111 Kowiesy		
Projektant:	mgr inż. Stanisław Kłosiński		
Asystent:	inż. Maciej Zdziabeł		
Sprawdził:	mgr inż. Zygmunt Maniacyk		
data 03.2008		skala 1:1000	Nr rys. 20

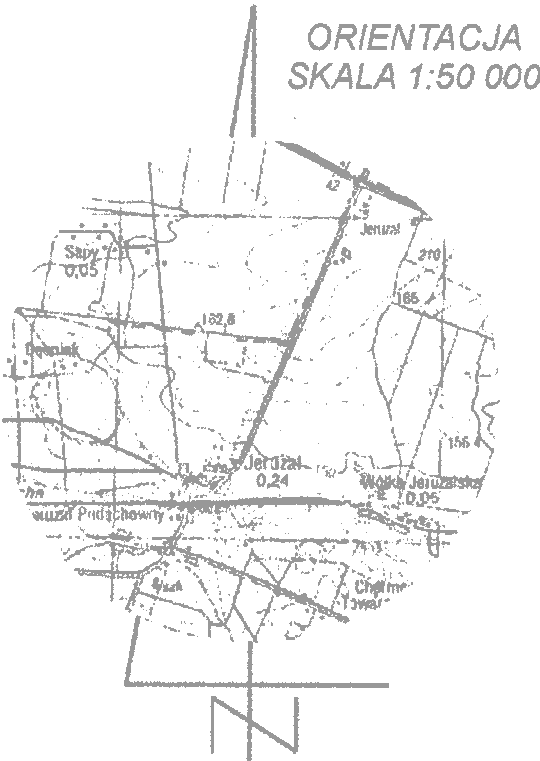

WYCINEK
MAPY ZASADNICZEJ
ARK. 20(22)
skala 1:1000

Fragment arkusza nr 113.414.174
113.414.222

województwo łódzkie
powiat skierniewicki
gmina Kowiesy
obręb JERUZAL

Nie wyklucza się istnienia w terenie urządzeń podziemnych
dla których było brak informacji branżowych i nie zostały
odnalezione w terenie w czasie inwentaryzacji geodezyjnej.

Przedstawiona sytuacja jest zgodna ze stanem
faktycznym na gruncie na dzień 22.12.2006 r.

Mapa niniejsza może służyć
do celów projektowych

Przedsiębiorstwo Usług
Geodezyjnych i Kartograficznych
Stanisław Woźniak
Skierniewice Mazowiecka 28/L

30.12.2006

STAROSTWO POWIATOWE
w Skierniewicach
Wydział Geodezji, Katastru i Gospodarki
Nieruchomościami
W obszarze oznaczonym linią przerywaną
dokonano aktualizacji treści mapy zasadniczej.
Dokumenty z pomiaru uzupełniającego przyjęto do
zasobu powiatowego w dniu 30.12.2006 r.
i zalewionym do celów projektowych.
Niniejsza mapa może służyć do celów projektowych.
Projektowane obiekty budowlane wymagające pozwolenia na
budowę podlegają wytyczeniu i inwentaryzacji powykonawczej
przez jednostki uprawnione do wykonywania prac geodezyjnych.
Skierniewice, dnia 9.01.07.