



ŁACZY RYS.6

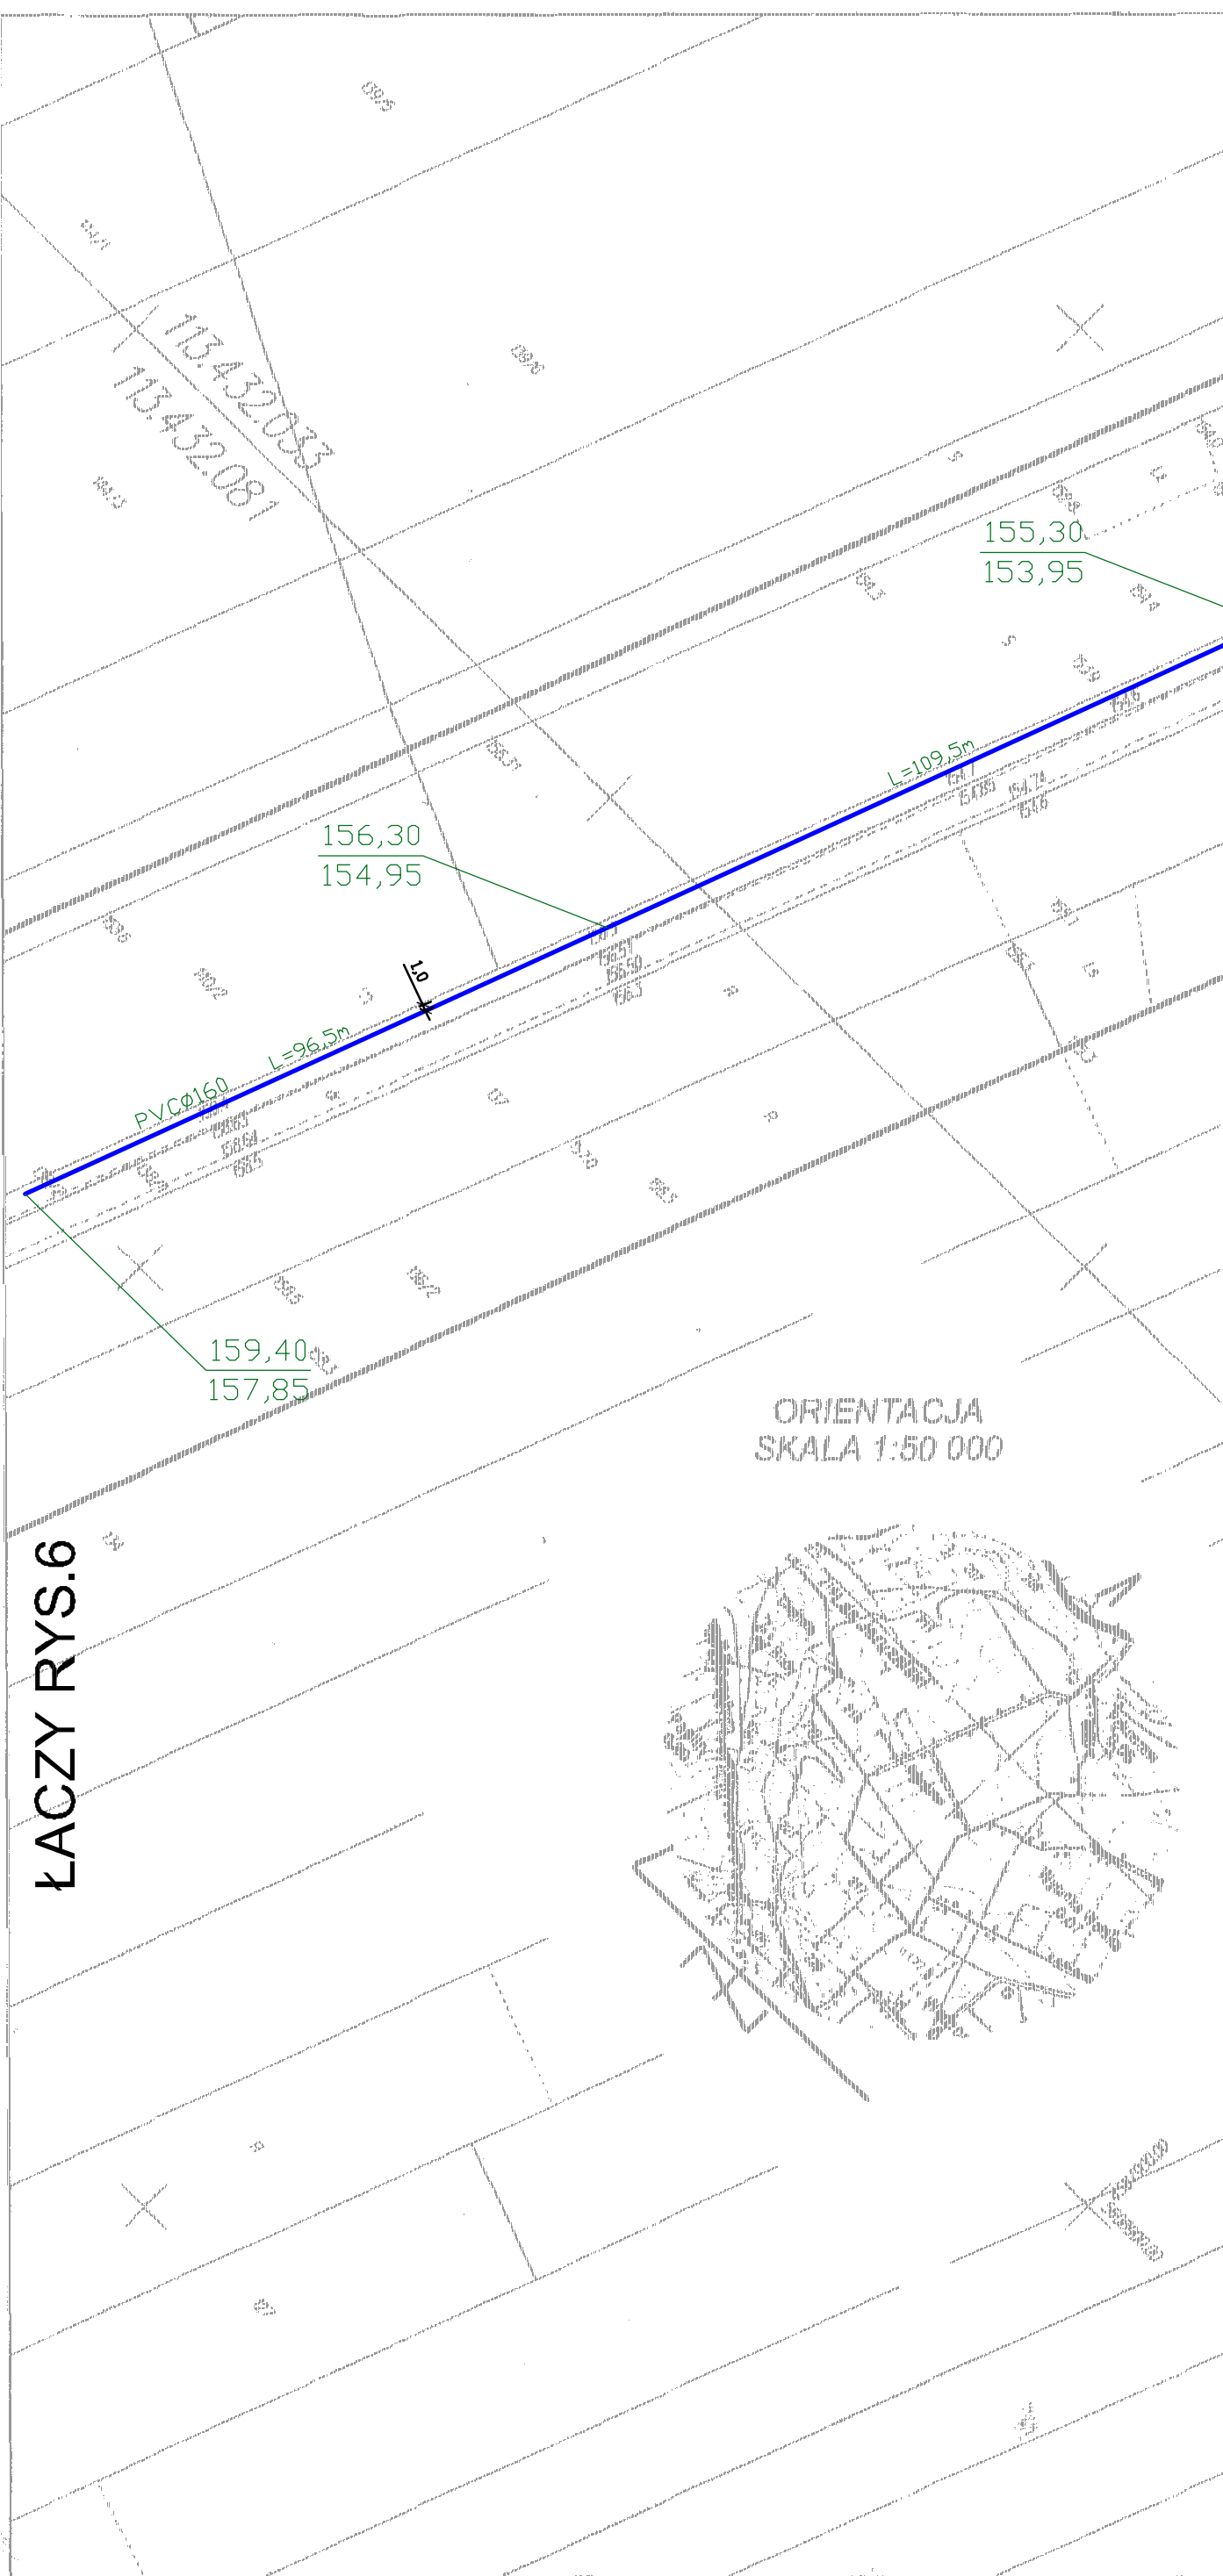

ORIENTACJA
SKALA 1:50 000

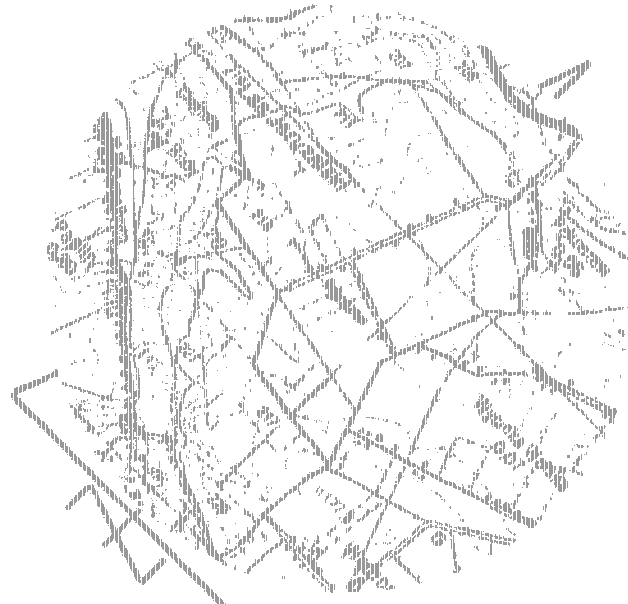

**WYCINEK
MAPY ZASADNICZEJ
ARK. 5(22)
skala 1:1000**

Fragment arkuszy nr 113.432.032
113.432.033, 113.432.034
113.432.081

województwo łódzkie
powiat skierniewicki
gmina Kowiesy
obręb CHELMCE
PAPLIN

Nie wyklucza się istnienia w terenie urządzeń podziemnych
dla których było brak informacji branżowych i nie zostały
odnotowane w terenie w czasie inwentaryzacji geodezyjnej.


Przedstawiona sytuacja jest zgodna ze stanem
faktycznym na gruncie na dzień 22.12.2006 r.

Mapa niniejsza może służyć
do celów projektowych

Przedsiębiorstwo Usług
Geodezyjnych i Kartograficznych
Stanisław Woźniak
Skierniewice Mazowiecka 28 L


STANOWISKO POWIATOWE
w Skierniewicach
Wydział Budowlany, Komunikacji i Gospodarki
Miejscowości
W obszarze oznaczonym linią przerywaną
dokonano aktualizacji treści mapy zasadniczej.
Dokumenty z pominięciem uzupełniających przynajmniej do
stanu powiatowego w dniu 02.01.2007 r.
I zarejestrowano pod nr 02.01.2007 r.
Niniejsza mapa może służyć do celów projektowych.
Projektowane obręby budowlane wyznaczone są na podstawie
dokumentacji technicznej i mapy zasadniczej.
Prace geodezyjne wykonano i zaakceptowano przez
przez jednostkę uprawnioną do wykonywania prac geodezyjnych
Skierniewice, dnia 02.01.2007 r.

ŁACZY RYS. 10

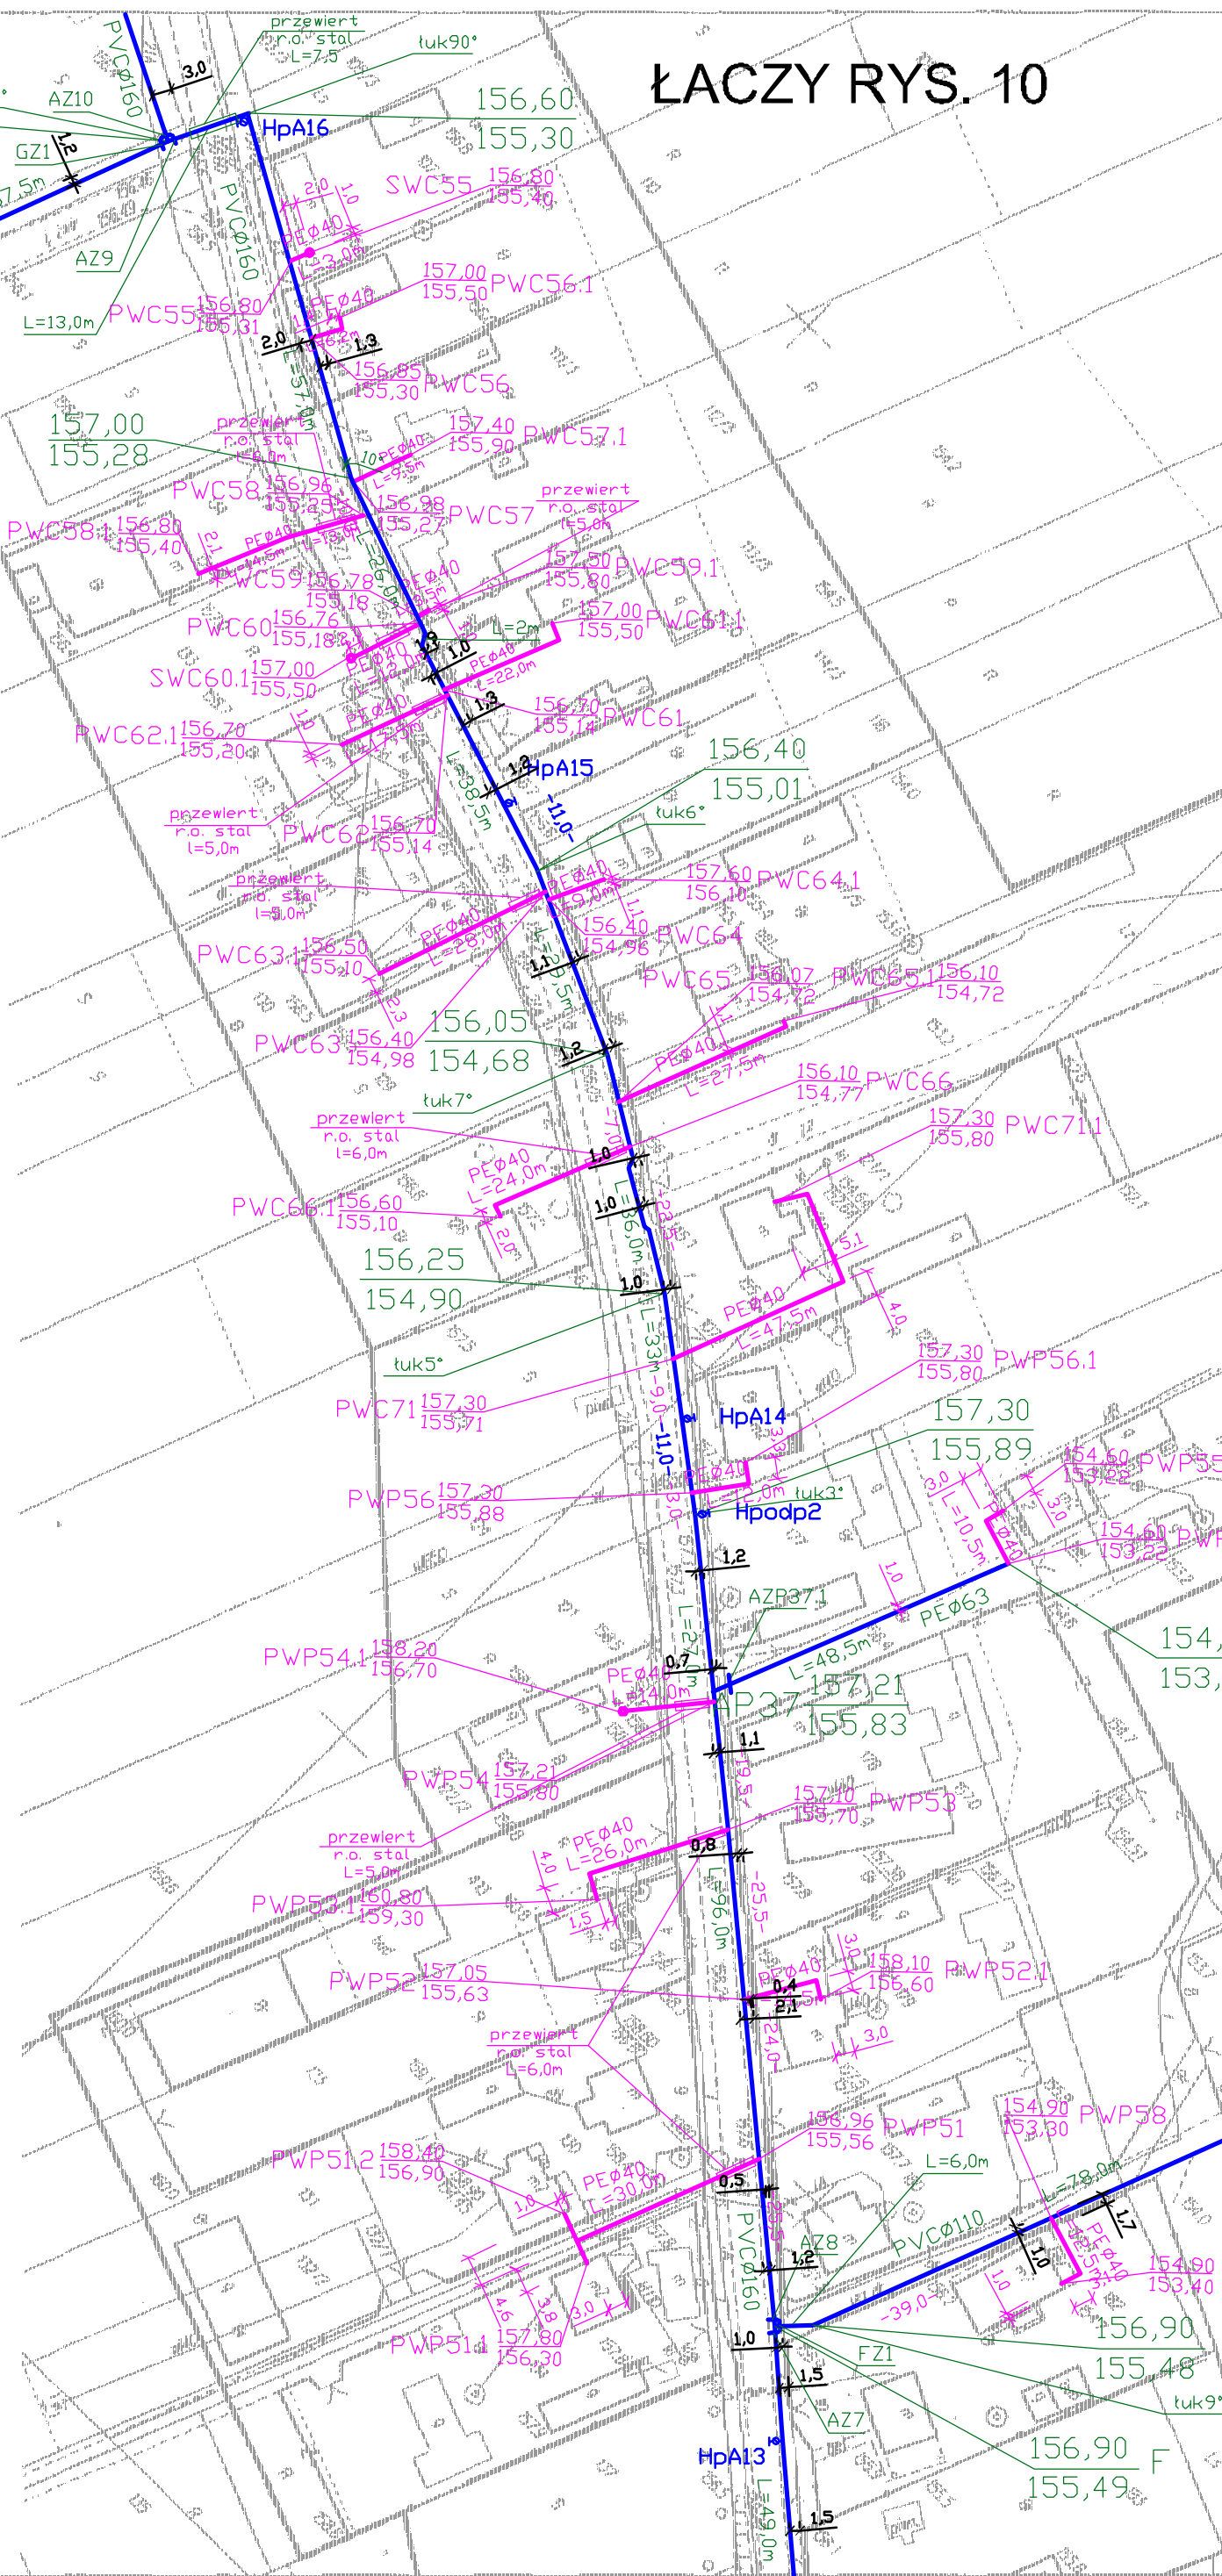

ŁACZY RYS. 4

ŁACZY RYS. 9

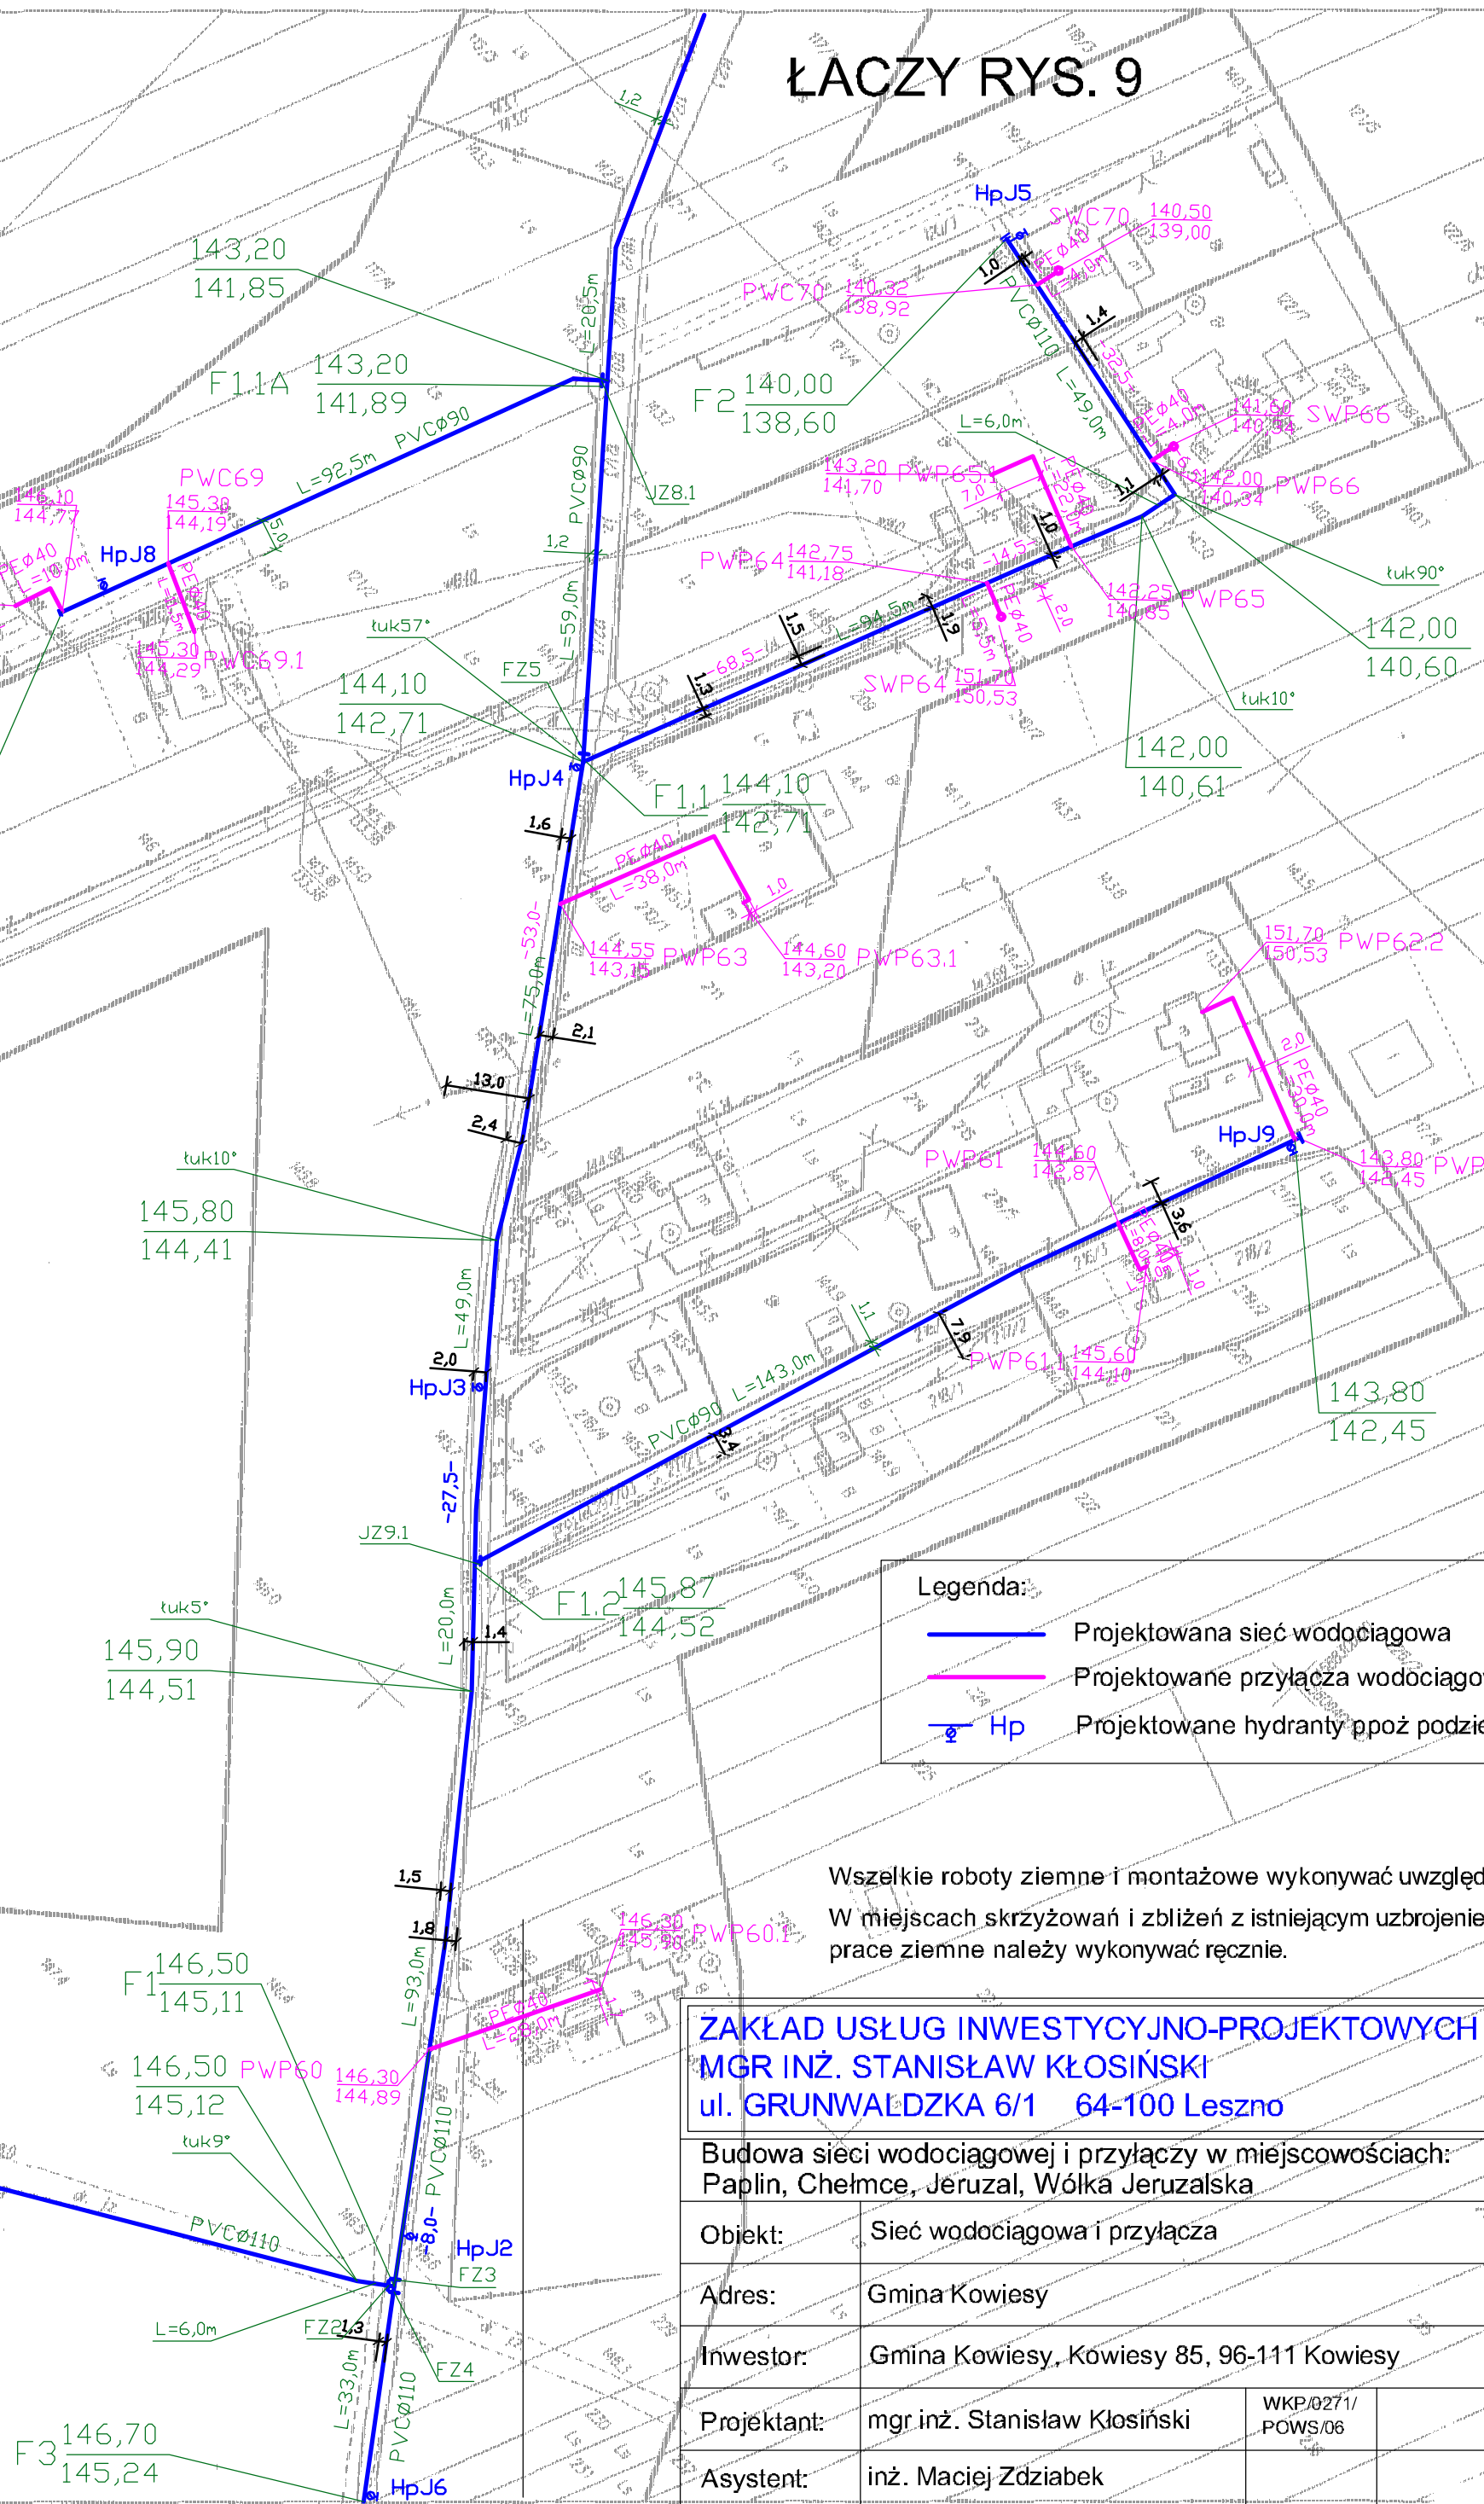

- Legenda:
- Projektowana sieć wodociągowa
 - Projektowane przyłącza wodociągowe
 - Hp Projektowane hydranty ppoż. podziemne

Wszelkie roboty ziemne i montażowe wykonywać uwzględniając opinię ZUD.
W miejscach skrzyżowań i zbliżeń z istniejącym uzbrojeniem terenu
prace ziemne należy wykonywać ręcznie.

ZAKŁAD USŁUG INWESTYCYJNO-PROJEKTOWYCH
MGR INŻ. STANISŁAW KŁOSIŃSKI
ul. GRUNWALDZKA 6/1 64-100 Leszno

Budowa sieci wodociągowej i przyłączy w miejscowościach:
Paplin, Chelmce, Jeruzal, Wólka Jeruzalska

Objekt:	Sieć wodociągowa i przyłącza	data	03.2008
Adres:	Gmina Kowiesy	skala	1:1000
Inwestor:	Gmina Kowiesy, Kowiesy 85, 96-111 Kowiesy	Nr rys.	
Projektant:	mgr inż. Stanisław Kłosiński	WPK/0271/ POWS/06	
Asystent:	inż. Maciej Zdziabek		
Sprawdził:	mgr inż. Zygmunt Maniacyk	1514/91/Lo	

5