

MAPA SYTUACYJNO - WYSOKOŚCIOWA
Skala 1 : 1000

Województwo: łódzkie
Powiat: skierniewicki
Gmina: Kowlesy
Część: JERUZAL, dz. nr 23-droga, część dz. nr 17-droga
Ozn. Ark: 113.414.173, 113.414.221, 113.414.223

Mapa niniejsza może służyć do celów projektowych.

Przedstawiona sytuacja w zakresie opracowania oznaczonym kolorem niebieskim jest zgodna ze stanem faktycznym na gruncie na dzień 01.08.2007r.

Nie wyklucza się istnienia w terenie innych nie wykazanych na niniejszej mapie urządzeń podziemnych, które nie były zgłoszone do inwentaryzacji, lub, o których brak jest informacji w istniejących brzożowych.

Wykazane na niniejszej mapie granice zostały wykreślone na podstawie danych ewidencyjnych. Granice prawne nigdy nie były ustalane. W wyniku podlegających rozgraniczeniowego granic i powierzchni, nieuchronnie może ulec zmianie.

WYKONAWCA:


C. Remińska, I. Wolkowski-Wolkiewicz
P.U.G.-K. "GEOPLAN"
91-100 Skierniewice, ul. Reymonta 9
tel. 0-46 832 12 16
REGON 140034541 NIP 626-13-67-438

GEODETA PRZEWIORY

mgr inż. inżynieria Kowleska
mgr inż. inżynieria Kowleska
Skierniewice dn. 01.08.2007 r.

STARGOWY POCZĄTKU
Wydziel. Gminski, z siedzibą w Gminie (Gminie)
W obszarze umieszczonym na mapie...
dokumenty i plany...
W obszarze umieszczonym na mapie...
dokumenty i plany...
W obszarze umieszczonym na mapie...
dokumenty i plany...
W obszarze umieszczonym na mapie...
dokumenty i plany...

SZKIC ORIENTACJI

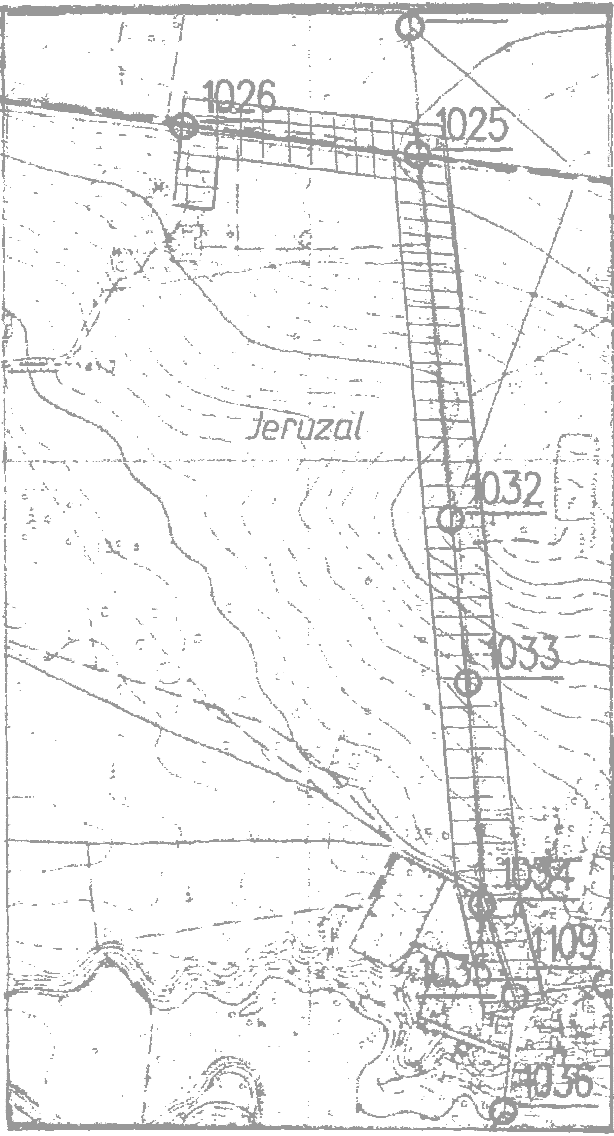

SKALA 1:10 000

mgr inż. inżynieria Kowleska
mgr inż. inżynieria Kowleska
Skierniewice dn. 01.08.2007 r.

ZAKŁAD USŁUG INWESTYCYJNO-PROJEKTOWYCH mgr inż. STANISŁAW KOSIŃSKI ul. GRUNWALDZKA 6/1 64-100 Łęszno			
Budowa sieci wodociągowej i przyłącza w miejscowościach: Paplin, Chemiczne, Jeruzal, Wólka Jeruzalska			
Objekt: Sieć wodociągowa i przyłącza			data 03.2008
Adres: Gmina Kowlesy			skala 1:1000
Inwestor: Gmina Kowlesy, Kowlesy 85-96-111 Kowlesy			Nr rys.
Projektant: mgr inż. Stanisław Kosiński			Wspierający
Asystent: inż. Marek Zdzienicki			Powstałe
Sprawdził: mgr inż. Zdzienicki			151449110
			23

Legenda:
— Projektowana sieć wodociągowa
— Projektowane przyłącza wodociągowe
— Projektowane hydranty przy podziemne

Wszelkie roboty ziemne i montażowe wykonywać uwzględniając opinię ZUD.
W miejscach skrzyżowań i zbieżni z istniejącym uzbrojeniem terenu
prace ziemne należy wykonywać ręcznie.