


Rzut parteru - wod-kan i p.poż.

Nr pom.	Nazwa pom.	Pow. użytk.
		[m ²]
0/01	Sala gimnastyczna	290,39
0/02	Pom. gospodarcze	4,08
0/03	Sala lekcyjna	38,30
0/04	Węzeł szatniowo-sanitarny chl.	17,84
0/05	Węzeł szatniowo-sanitarny dz.	17,84
0/06	Komunikacja	68,51
0/07	Wiatrołap	4,00
0/08	Pokój biurowy	9,74
0/09	Pom. gospodarcze	5,15
0/10	Szatnia	24,36
0/11	Sala lekcyjna	34,15
0/12	Komunikacja	27,28
0/13	WC dziewczynek	10,79
0/14	WC chłopców	10,89
0/15	Wiatrołap	3,27
0/16	Komunikacja	22,21
0/17	Pom. gospodarcze	2,29
0/18	Biblioteka	22,41
0/19	Komunikacja	8,23
0/20	Szatnia	11,27
0/21	Sala lekcyjna	47,83
0/22	WC	2,36
0/23	Magazyn oleju	9,33
0/24	Kotłownia	15,30
0/25	Pom. gospodarcze	17,09
0/26	Pom. gospodarcze	6,29
Razem parter:		731,20

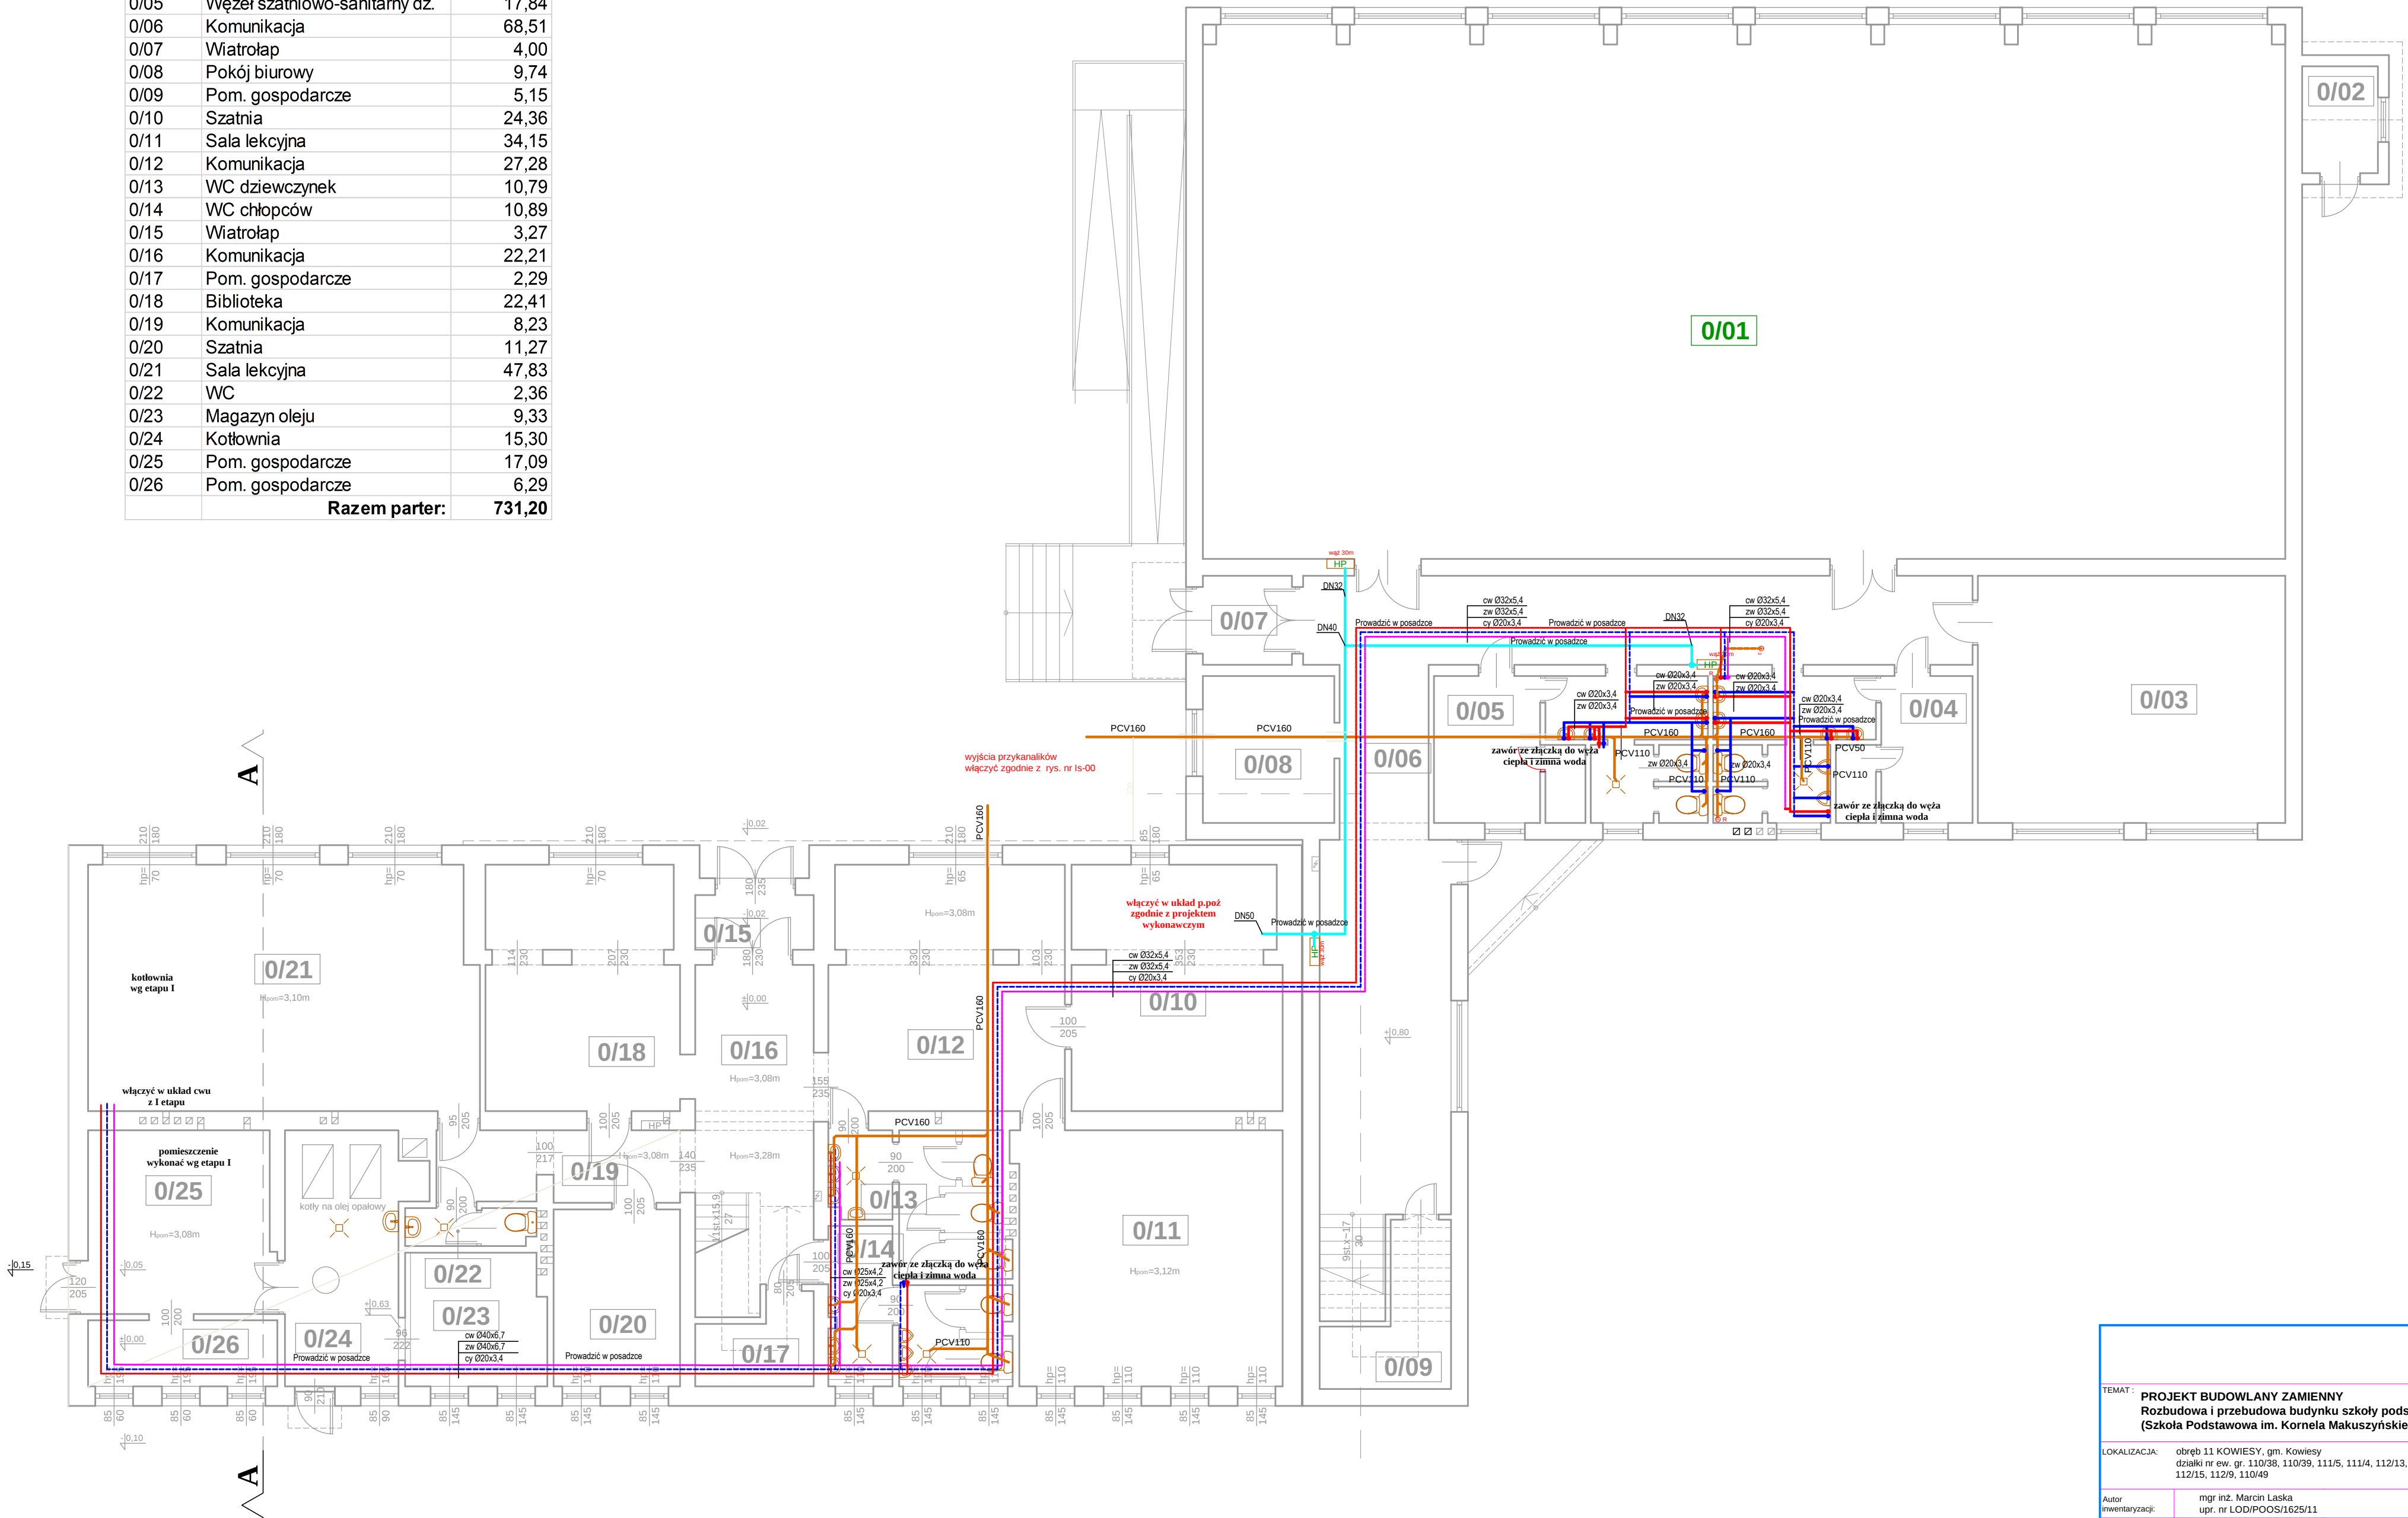

TEMAT : **PROJEKT BUDOWLANY ZAMIENNY**
Rozbudowa i przebudowa budynku szkoły podstawowej
(Szkoła Podstawowa im. Kornela Makuszyńskiego)

LOKALIZACJA: **obwód 11 KOWIESY, gm. Kowiesy**
działki nr ew. gr. 110/38, 110/39, 111/5, 111/4, 112/13,
112/15, 112/9, 110/49

Autoryzacja: **mgr inż. Marcin Łaska**
upr. nr LOD/POOS/1625/11

TYTUŁ RYS.: **RZUT PARTERU - INSTALACJA WOD-KAN I P.POŻ**

DATA: **GRUDZIEŃ 2018 R.** SKALA: **1:100** NR. RYS.: **IS-01**