


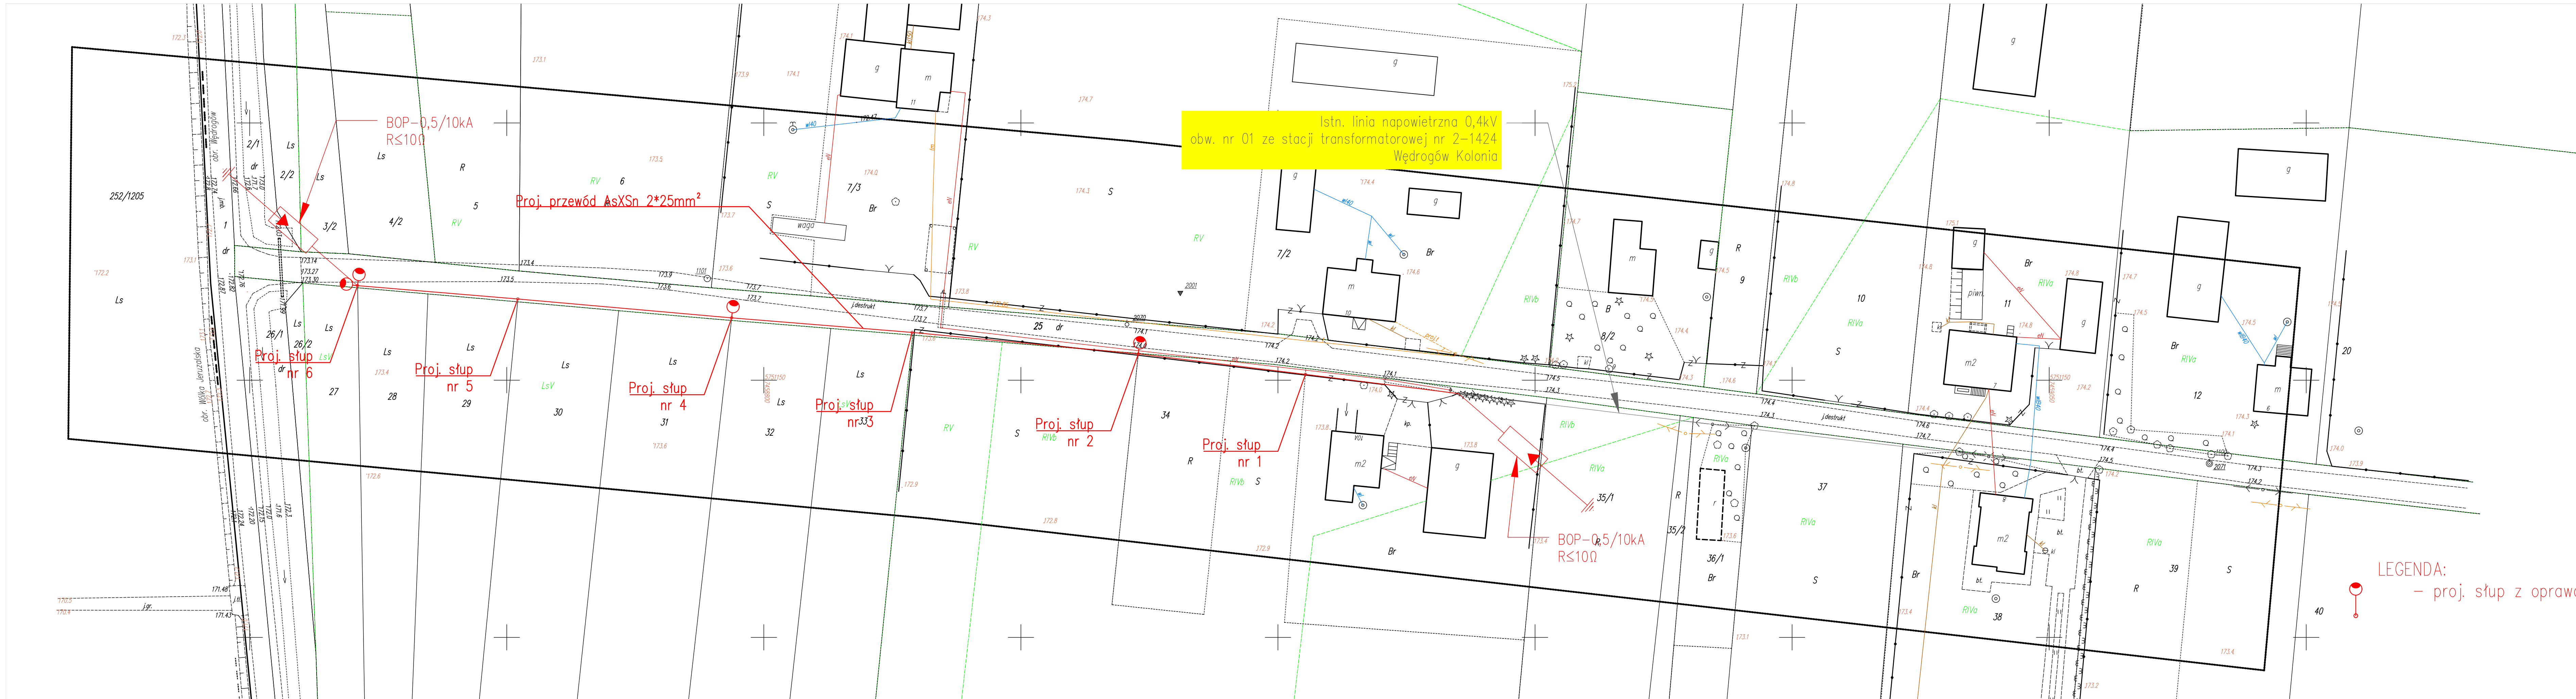

MAPA DO CELÓW PROJEKTOWYCH
Skala 1 : 500

Województwo: łódzkie
Powiat: skierniewicki
Jedn. ewid.: 101504_2 Kowiesy
Obręb: 0022 WĘDRÓGÓW
Działka nr 25
GGN.6640.1.812.2016

Układ współrzędnych prostokątnych płaskich „2000”
Układ wysokościowy „Kronsztadt 60”

Przedstawiona sytuacja w zakresie opracowania oznaczonym linią przerywaną
jest zgodna ze stanem faktycznym na gruncie na dzień 24.06.2016 r.

Nie wyklucza się istnienia w terenie innych nie wykazanych na niniejszej mapie
urządzeń podziemnych, które nie były zgłoszone do inwentaryzacji, lub, o których
brak jest informacji w instytucjach branżowych.

Granice działek nr 1, 2/1, 2/2, 7/2, 7/3, 26/1, 26/2, 34 zostały określone z wymaganą
dokładnością pomiaru. Pozostałe granice działek nie są ustalone.
W wyniku postępowania rozgraniczeniowego, ustalenia lub wznowienia granice działek
i ich powierzchnie mogą ulec zmianie.

Mapę wykonano bez ustalenia obciążeń służebnościami gruntowymi.

WYKONAWCA:


USŁUGI GEODEZYJNO-KARTOGRAFICZNE
mgr inż. GRAŻYNA KAMIŃSKA
96-100 Skierniewice, ul. Trzciska 78
tel. (0-46) 832-12-15, (0-601) 28-93-47
NIP 853-011-18-17 REGON 750374642
upr. MGPIB nr 13251

GEODETA UPRAWNIONY
mgr inż. Grażyna Kamińska
upr. MGPIB nr 13251

Skierniewice dn. 07.07.2016 r.

Podpisz się, że niniejszy dokument został
opracowany w wyniku pracy geodezyjnych
i kartograficznych, których zadaniem jest opisać
technicznie sytuację do uszczegółowienia
państwowego zasobu geodezyjnego i kartograficznego
STAROSTWO POWIATOWE
w Skierniewicach
Wydział Geodezji, Katastru i Gospodarki
Nieruchomościami
Identyfikator ewidencyjny materiału
zasobu - operatu katastralnego
P.1015, 2016, 870
Data wykonania operatu technicznego do ewidencji
materiałów zasobu.....
Imię, nazwisko i podpis osoby reprezentującej
organ.....

SZKIC ORIENTACJI

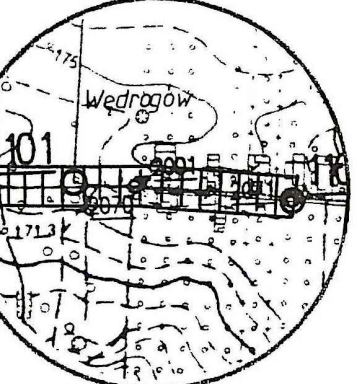

SKALA 1 : 10 000

LEGENDA:
- proj. słup z oprawą

Projekt zagospodarowania terenu			
budowy oświetlenia ulicznego w miejsc. Wędrógów gm. Kowiesy nr ewid. dz. 34, 25			
ANDBART Usługi inżynierskie Andrzej Bartosik projektant-sprawy	TEMAT: Projekt budowlany budowy oświetlenia ulicznego w miejsc. Wędrógów gm. Kowiesy.	Format : A4	Skala : 1:500 Data : 2016.11
RYSUNEK : Plan linii oświetlenia na projektowanych słupach		Podpis	
Rys. nr 1	Imię i nazwisko	Nr uprawnień	Podpis
Opracował :	techn. Andrzej Bartosik	4/84 Sk-ce	
Projektował :	techn. Lech Uzar	386/92/UW	
Sprawdził :	mgr inż. Bogdan Uzar	61/75/OP	