


Adres inwestycji:
obręb 11 KOWIESY, gm. Kowiesy
działki nr ew. gr. 110/38, 110/39, 111/9, 111/4, 112/13,
112/15, 112/9, 110/49

Inwestor:
Gmina Kowiesy
z siedzibą: Kowiesy 85, 96-111 Kowiesy

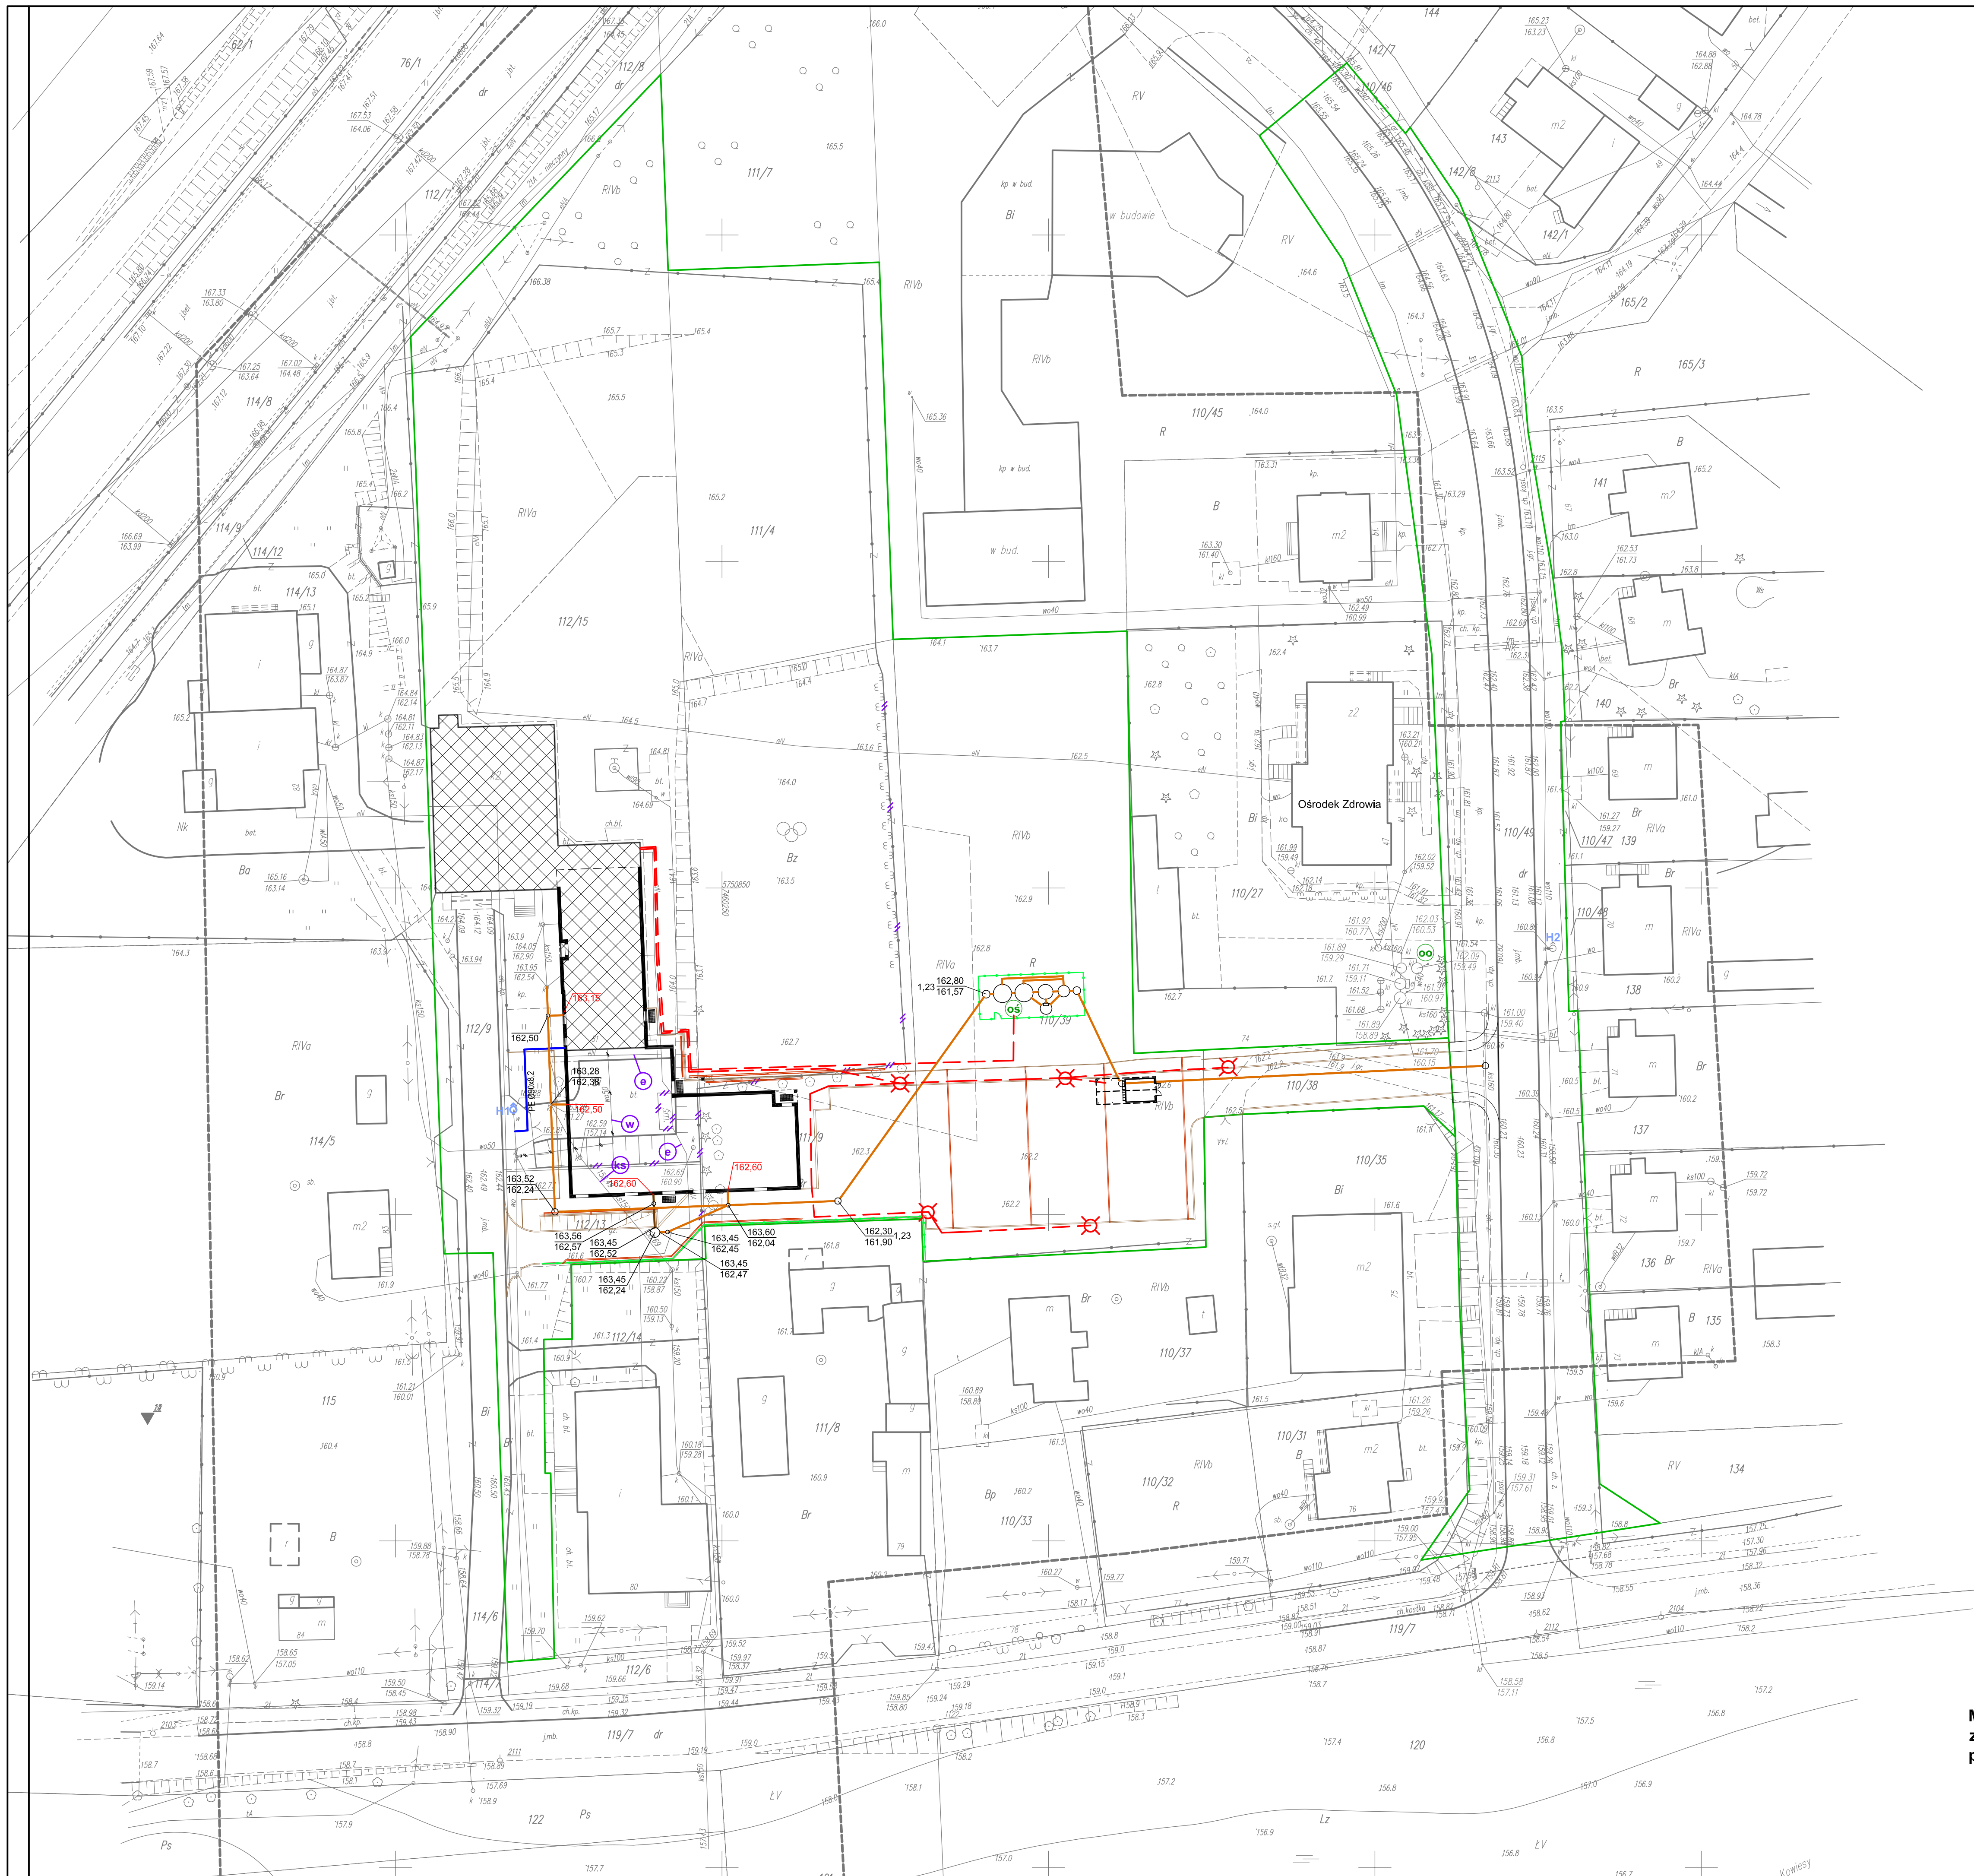

- | | |
|---|--|
|  | granica nieruchomości |
|  | projektowane odwodnienia liniowe |
|  | istniejący hydrant w odległości 8,1m od budynku - projektowany do wymiany |
|  | istniejący hydrant w odległości 117,8mm od budynku |
|  | projektowana biologiczna oczyszczalnia ścieków - ogrodzona |
|  | istniejąca biologiczna oczyszczalnia ścieków dla Ośrodka Zdrowia |
|  | projektowana zewnętrzna instalacja kanalizacji sanitarnej |
|  | projektowana zewnętrzna instalacja kanalizacji technologicznej |
|  | projektowane przyłącze wodociągowe |
|  | istniejąca instalacja zewnętrzna ks - do likwidacji |
|  | istniejące przyłącze wodociągowe - do likwidacji |
|  | projektowane oprawy oświetlenia na słupach 9 m |
|  | projektowane kable YAKXS 4x35 mm ² + FeZn 30x4 zasilające oświetlenie parkingu i dróg dojazdowych i oświetlenie wlaty i YAKY 4x16 mm ² + FeZn 30x4 do zasilania oczyszczalni |
|  | istniejące kable elektroenergetyczne - kolizja z budynkiem do usunięcia zgodnie z warunkami z ZE |

**Mapa zgodna z mapą sytuacyjno-wysokościową
zaewidencjonowaną w dniu 04.11.2015 r.
pod numerem P.1015.2015.1237**

	FIRMA BUDOWLANA I HANDLOWA mgr inż. Barbara MALEC	
	91 - 020 102 ul. Inowrocławska 5 m. 61	
TEL.:		
PROJEKT BUDOWLANY ZAMIANY Rozbudowa i przebudowa budowlany szkoły podstawowej z Szkołą Podstawową im. Kornelia Makuszyńskiego		
LOKALIZACJA:	obręb 11 KOWESY, gm. Kowesy działki nr. 11/038, 11/039, 11/119, 11/114, 11/213, 11/215, 11/29, 11/049	
PROJEKTANT:	mgr inż. Barbara MALEC ul. nr. 8 - Łw 071	
PROJEKTANT (mgr. inżynier):	mgr inż. Wiesława KOŁODZKA ul. nr. L00208/PW/0512	
PROJEKTANT (mgr. architekt):	mgr inż. Jerzy TOCZMYŃSKI ul. nr. UAKA 5/58 105/01	
TYTUŁ:	PROJEKT ZAGOSPODAROWANIA TERENU I ZPROJEKTOWANYM UZBROJENIEM TERENU	
DATA:	KWIECIEŃ 2017 R.	SKALA: 1:500
		NR.: 7-02