



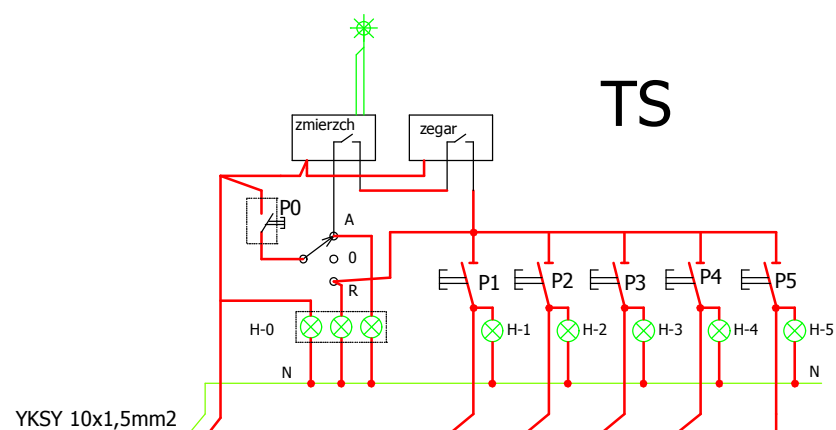

Skrzynka izolacyjna 30x30cm, IP-54
zamykana na klucz

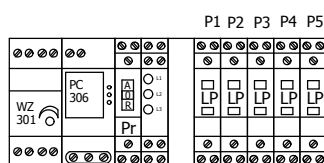

wyłącznik z boku szafki
lub na drzwiczkach

NAZWA OBIEKTU:

BOISKO WIELOFUNKCYJNE

ADRES OBIEKTU:

Kowiesy, dz. nr 111/4,112/5

96 - 111 Kowiesy



ARCHIVISION

Imię i nazwisko :

Nr i specjalność uprawnień

Podpis

Projektował:

mgr inż. Józef Wojcieszak upr. 61/90/Wł
- instalacje elektryczne

Asystent projektanta:

inż. Jakub Różewicz

INWESTOR :

Gmina Kowiesy

Kowiesy 85, 96-111 Kowiesy

TYTUŁ RYSUNKU :

Schemat rozdzielnic TS

Data

Wrzesień 2016

Skala

1: 100

Nr rys.

E-4

Napięcie znamionowe: 3x400/230V

Układ sieciowy: TN-S

Ochrona od porażeń: samoczynne wyłączenie
zasilania, wyłącznik różnicowoprądowy.