


ZAKRES RYSUNKU

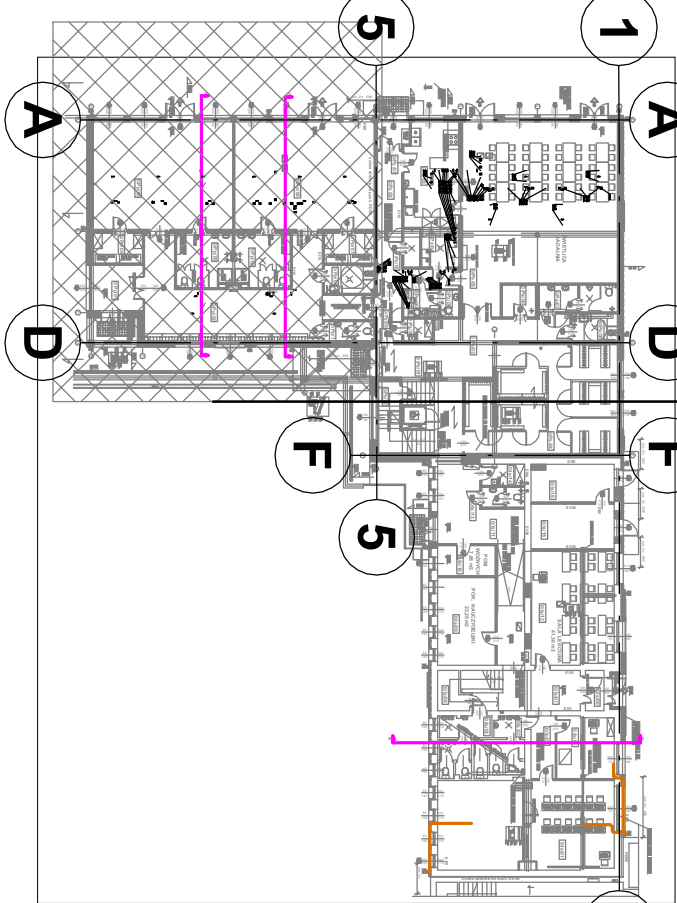

OZNACZENIA:

- Kanał nowiny system N1
  - Kanał wywiewny system W1
  - Kanał nowiny system N2
  - Kanał nowiny system W2
  - Kanał nowiny system N2
  - Kanał nowiny system N3
- Proj. kłopa p.poż. EIS 120

Pomieszczenia poza zakresem opracowania		
Nr pom.	Nazwa pom.	Pow. użytk. [m <sup>2</sup> ]
0/01	Sala gimnastyczna	290,39
0/02	Pom. gospodarcze	4,08
0/03	Sala lekcyjna	38,30
0/04	Węzeł szatniowo-sanitarny chł.	17,84
0/05	Węzeł szatniowo-sanitarny dz.	17,84
0/06	Komunikacja	68,51
0/07	Wiatrołap	4,00
0/08	Pokój biurowy	9,74
0/09	Pom. gospodarcze	5,15
Razem parter - pom. poza zakresem opracowania:		455,85
Część istniejąca poddawana przebudowie		
Nr pom.	Nazwa pom.	Pow. użytk. [m <sup>2</sup> ]
0/Is/01	Sala lekcyjna - komputerowa	68,36
0/Is/02	WC dziewczynek	10,79
0/Is/03	WC chłopców	10,86
0/Is/04	Komunikacja	6,67
0/Is/05	Serverownia	15,55
0/Is/06	Wiatrołap	3,27
0/Is/07	Komunikacja	22,21
0/Is/08	Pomieszczenie gospodarcze	2,29
0/Is/09	Pokój nauczycielski	22,25
0/Is/10	Pomieszczenie woźnych	7,66
0/Is/11	Komunikacja	35,98
0/Is/12	Sala lekcyjna	41,38
0/Is/13	WC nauczycieli	3,51
0/Is/14	Pomieszczenie porządkowe	3,95
0/Is/15	Magazyn oleju	16,31
0/Is/16	Kotłownia	13,47
Razem parter - pom. w części poddawanej przebudowie:		284,51

Projektowana rozbudowa		
Nr pom.	Nazwa pom.	Pow. użytk. [m <sup>2</sup> ]
0/Ps/01	Wiatrołap, schody	31,65
0/Ps/02	Pomieszczenie techniczne	4,66
0/Ps/03	Kuchnia - catering	20,93
0/Ps/04	Szatnia uczniów	67,75
0/Ps/05	Jadalnia, świetlica	115,14
0/Ps/06	Magazynek	4,64
0/Ps/07	WC chłopców	8,99
0/Ps/08	WC dziewczynki i dla niepełnosprawnych	5,34

0/Pz/01	Wiatrołap, magazyn termosów	3,71
0/Pz/02	Komunikacja	19,90
0/Pz/03	Kuchnia - catering	24,60
0/Pz/04	Zmywalnia naczyń słobowych	6,15
0/Pz/05	Młynia wózków	2,63
0/Pz/06	Pomieszczenie socjalne i szatnia pracowników zaplecza	4,09
0/Pz/07	WC pracowników zaplecza	2,12
0/Pz/08	Komunikacja	4,83
0/Pz/09	Pomieszczenie porządkowe	2,77
0/Pp/01	Wiatrołap	9,84
0/Pp/02	Hol, szatnia przedszkolna	60,24
0/Pp/03	Sala przedszkolna 1	65,73
0/Pp/04	Magazyn leżaków	6,58
0/Pp/05	Sanitariat dla przedszkolaków	13,11
0/Pp/06	Sala przedszkolna 2	65,73
0/Pp/07	Magazyn leżaków	6,58
0/Pp/08	Sanitariat dla przedszkolaków	13,11
0/Pp/09	WC dla niepełnosprawnych	6,10
0/Pp/10	WC nauczycieli	4,11
Razem parter - pom. w części rozbudowywanej:		581,03
Razem parter:		1 321,39

Jednostka projektowa:	Branża:	Stadium:
WW PROJEKT Wojciech Wołnicki	SANITARNA	PW
ul. Prochnika 3/28; 97-300 Piotrków Tryb.		

Obiekt budowany:  
PROJEKT BUDOWLANY ZAMIENNY  
Rozbudowa i przebudowa budynku szkoły podstawowej  
(Szkoła Podstawowa im. Kornelia Makuszyńskiego)

Instalacje:	PROJEKT ZAMIENNY INSTALACJI SANITARNYCH
-------------	--------------------------------------------

Lokalizacja:	Investor:
obrob 11 KOWIESY, gm. Kowiesy działki nr ew. gr. 110/038, 110/39, 111/15, 111/4, 112/73, 112/15, 112/9, 110/49	Gmina Kowiesy z siedzibą: Kowiesy 85, 96-111 Kowiesy

Projektant:	mgr inż. Wojciech Wołnicki	Podpis:
mgr inż. LOD/2036/PWOS/12		
Asystent projektanta:	mgr inż. Edyta Smalikowska	Podpis:
mgr inż. LOD/2035/PWOS/12		
Sprawdzający:	mgr inż. Bogdan Adamus	Podpis:
mgr inż. LOD/2035/PWOS/12		

Typ rysunku:	RZUT PARTERU CZ. 2	Rysunek nr:
Instalacja wentylacji mechanicznej		
Utworzony:	12.2015.	Zatwierdzony:
04.2017.		Skala:
1:50		
18		